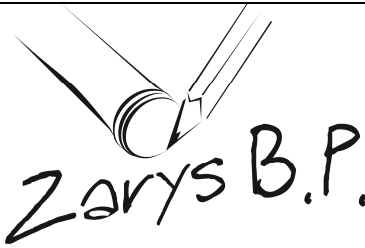


JEDNOSTKA PROJEKTOWA:	 „Zarys” Biuro Projektowe Michał Adamik 43-190 Mikołów, Rynek 2 tel. kom. 505 999 936 email: zarysbp@gmail.com NIP: 6351688640 REGON:243276834
--------------------------	---

INWESTOR:	Tyska Spółdzielnia Mieszkaniowa „OSKARD” 43-100 Tychy, ul. Dąbrowskiego 39
INWESTYCJA /OBIEKT:	43-100 Tychy, ul. Wyszyńskiego 56-58
RODZAJ OPRACOWANIA:	Projekt wymiany wewnętrznej instalacji gazowej w budynku mieszkaniowym wielorodzinnym
STADIUM:	PROJEKT TECHNICZNY
PROJEKTOWAŁ:	mgr inż. Michał Adamik upr. nr. SLK/8959/PWBS/19
SPRAWDZIŁ:	
KATEGORIA:	VIII
Oświadczam , że projekt techniczny wymiany wewnętrznej instalacji gazowej w budynku mieszkalnym wielorodzinnym przy ul. Wyszyńskiego 56-58 w Tychach został wykonany zgodnie z obowiązującymi przepisami prawa budowlanego (Ustawa z dnia 7 lipca 1994 r. art.34 ust.3d pkt. 3), oraz zasadami wiedzy technicznej polskimi normami oraz posiadaną wiedzą techniczną .	
Wyry, lipiec 2026	

I. OPIS TECHNICZNY

1. DANE OGÓLNE

- 1.1. Przedmiot i zakres opracowania
- 1.2. Autor opracowania.
- 1.3. Podstawa opracowania.

2. ROZWIĄZANIE PROJEKTOWE-WEWNĘTRZNEJ INSTALACJI GAZU

- 2.1. Stan istniejący
- 2.2. Opis rozwiązań projektowych, przybory gazowe
- 2.3. Wentylacja

3. WYTYCZNE WYKONANIA I ODBIORU INSTALACJI GAZOWEJ

4. INFORMACJA O OBSZARZE ODDZIAŁYWANIA OBIEKTU

5. INFORMACJA DOTYCZĄCA BEZPIECZEŃSTWA I OCHRONY ZDROWIA

6. ZESTAWIENIE PODSTAWOWYCH MATERIAŁÓW

II. CZĘŚĆ RYSUNKOWA

- Rys. IS-1G Instalacja gazu – orientacja budynku - skala 1:1000,
- Rys. IS-2G Instalacja gazu – rzut piwnicy - skala 1:100,
- Rys. IS-3G Instalacja gazu – rzut parteru - skala 1:100,
- Rys. IS-4G Instalacja gazu – rzut I-go piętra - skala 1:100,
- Rys. IS-4G Instalacja gazu – rzut piętra 2 - skala 1:100,
- Rys. IS-5G Instalacja gazu – rzut piętra typowego II-VIII - skala 1:100,
- Rys. IS-6G Instalacja gazu – rzut piętra typowego IX-XI - skala 1:100,
- Rys. IS-7G Instalacja gazu –rozwiniecie instalacji pionów 1 i 2 - skala -:-:-

III. ZAŁĄCZNIKI.

- Oświadczenie projektanta
- Uprawnienia i zaświadczenie projektanta
- Warunki przyłączenia do sieci gazowej Polskiej Spółki Gazownictwa Sp. z o.o.

I. OPIS TECHNICZNY.

1. DANE OGÓLNE.

1.1. Przedmiot i zakres opracowania

Niniejsze opracowanie stanowi projekt wymiany wewnętrznej instalacji gazu dla budynku wielorodzinnego zlokalizowanego w Tychach przy ulicy Wyszyńskiego 56-58.

Budynek zasilany jest gazem ziemnym wysokometanowym symbol E wg PN-C-04750: 2011.

Zakres opracowania obejmuje wykonanie nowej instalacji gazowej od kurków głównych zamontowanych w dwóch szafkach gazowych na ścianie zewnętrznej budynku do kuchni gazowych w mieszkaniach. Istniejące kuchenki gazowe nie podlegają wymianie. Budynek posiada dwa przyłącza gazowe z rur stalowych wraz z kurkami głównymi, które pozostają bez zmian.

Inwestor: Tyska Spółdzielnia Mieszkaniowa „OSKARD”
43-100 Tychy
ul. Dąbrowskiego 39

1.2. Autor opracowania.

Michał Adamik
ul. Pszczyńska 66, 43-175 Wry
nr uprawnień budowlanych SLK/8959/PWBS/19

1.3. Podstawa opracowania.

Podstawę opracowania stanowią:

- Umowa z dnia 10.02.2026 r.
- Warunki przyłączenia do sieci gazowej Polskiej Spółki Gazownictwa Sp. z o.o.
- Mapa zasadnicza w skali 1:500
- Obowiązujące normy i przepisy wytyczne do projektowania, katalogi producentów tj. Rozporządzenie Ministra Infrastruktury z dnia 12.04.2002 r. w sprawie warunków technicznych jakim powinny odpowiadać budynki i ich usytuowanie, wraz z późniejszymi zmianami.
- Wizje lokalne w terenie,
- Uzgodnienia z Inwestorem,

2. ROZWIĄZANIE PROJEKTOWE-WEWNĘTRZNEJ INSTALACJI GAZU.

2.1. Stan istniejący

Budynek będący przedmiotem opracowania jest obiektem istniejącym. Jest to budynek mieszkalny wielorodzinny, w całości podpiwniczony, składający się z 2 klatek. Budynek ten posiada 12 kondygnacji nadziemnych. W przypadku przebudowy instalacji nie jest wymagana opinia rzeczoznawcy ds. przeciwpożarowych. Łączna ilość lokali mieszkalnych z instalacją gazową dla całego budynku wynosi 65 lokali.

W w/w obiekcie istnieje przyłącze gazu.

2.2. Opis rozwiązań projektowych, przybory gazowe

Projekt przewiduje demontaż istniejącej instalacji gazowej od kurków głównych do urządzeń gazowych

w mieszkaniach, w miejsce likwidowanej instalacji należy zabudować nową wraz z pionami zlokalizowanymi w każdej z klatek schodowych.

W zakres projektu wchodzi:

- wykonanie instalacji z rur stalowych czarnych bez szwu od kurków głównych do gazomierzy
- wykonanie przewodów od gazomierzy do kuchenek gazowych w mieszkaniach z rur miedzianych
- umieszczenie gazomierzy na klatkach schodowych w szafkach wentylowanych z drzwiczkami i szybą do odczytu stanu licznika, montowanych jeden pod drugim w wentylowanej szafce
- dopuszcza się zawsze montaż szafek gazowych pionowo jedna nad drugą, gdy jest to możliwe.
- wykonanie w klatkach na najwyższej kondygnacji otworów wywiewnych o przekroju netto 200 cm² każdy i zakończenie ich kratkami wentylacyjnymi
- przełożenie ewentualnych kabli elektrycznych bądź teletechnicznych przy projektowanych pionach gazowych.

Projektowana instalacja gazowa zasilać będzie istniejące kuchenki gazowe 4-ro palnikowe z piekarnikiem, zlokalizowane w pomieszczeniach kuchennych i gazowe podgrzewacze przepływowe w pomieszczeniach łazienek w każdym z mieszkań. Łączna ilość zamontowanych kuchni i piecyków gazowych to 63 szt.

2.3.Wentylacja

W pomieszczeniach z urządzeniami gazowymi należy zapewnić odpowiednią wentylację nawiewno-wywiewną zgodnie z Rozporządzeniem Ministra Infrastruktury z dnia 12.04.2002r. w sprawie warunków technicznych, jakim powinny odpowiadać budynki i ich usytuowanie (tekst jednolity Dz. U. z 2015 r. poz. 1422 z późniejszymi zmianami).

W klatkach schodowych istnieją otwory wywiewne, usytuowane w górnej części klatek schodowych.

3. WYTYPYCHNE WYKONANIA I ODBIORU INSTALACJI GAZOWEJ

Wytyczne wykonania instalacji gazowej.

Instalację wewnętrzną gazową zaprojektowano z rur stalowych czarnych bez szwu wg PN-EN-10208-2+AC łączonych przez spawanie w części wspólnej, natomiast w mieszkaniach jako miedzianą łączoną przez zaciskanie.

Przy przejściach przez ściany, przewody należy prowadzić w rurach ochronnych uszczelnionych szczeliwem elastycznym niepowodującym korozji. Rury instalacji gazowej w tych miejscach (przed nałożeniem rur ochronnych) należy pomalować farbą podkładową, a następnie dwukrotnie olejną w kolorze żółtym. Rury ochronne w ścianach powinny wystawać po min. 3 cm z każdej strony ściany. W miejscach przejść przez mury nie wolno stosować żadnych połączeń. Przejścia przez ścianę zewnętrzną uszczelnić dobrze ubitym sznurem smołowym i olkitem. Rury stalowe muszą posiadać niezbędny certyfikat oraz powinny być oznakowane zgodnie z normą. Prowadzenie przewodów:

po ścianach i pod stropami w odległości 2 cm od powierzchni tynku, z zastosowaniem typowych uchwytów instalacyjnych

przewody instalacji gazowej w stosunku do innych instalacji stanowiących wyposażenie budynku należy lokalizować w sposób zapewniający bezpieczeństwo ich użytkowania, z zachowaniem odległości umożliwiających wykonanie prac konserwacyjnych.

instalacji gazowej należy prowadzić zgodnie z załączonymi rzutami oraz rozwinięciem wewnętrznej instalacji gazowej.

Odcinki poziome należy prowadzić ze spadkiem 0,3 % w kierunku urządzeń gazowych.

Minimalne odległości przewodów gazowych wynoszą :

w odległości co najmniej 10 cm powyżej innych przewodów instalacyjnych;

- w odległości co najmniej 2 cm w przypadku krzyżowania się z innymi przewodami;
- w odległości 15 cm nad przewodami elektrycznymi, wodociągowymi i kanalizacyjnymi;
- w odległości 15 cm pod przewodami c.o.;
- w odległości 10 cm od nieuszczelnionych puszek instalacji elektrycznej;
- w odległości 60 cm od urządzeń elektrycznych iskrzących (wyłączników, bezpieczników gniazd wtykowych itp.), jeżeli nie są umieszczone we wnękach i oddzielone od siebie przegrodą z materiałów niepalnych.

Wykonywanie instalacji gazowej przez kanały wentylacyjne lub spalinowe jest niedopuszczalne. Przewody instalacji gazowej należy mocować do ścian za pomocą odpowiednich uchwytów w następujących odległościach:

- na poziomach dla rur Ø 15-80 - co 1,5 m
- na pionach dla rur Ø 15-80 - co 2,5 m

Przed kuchenką gazową zamontować zawór kulowy odcinający z filtrem gazu.

Zawory z filtrem powinny być zamontowane w łatwo dostępnym miejscu.

Elementem pomiarowym zużycia gazu dla mieszkań będą projektowane gazomierze miechowe zamontowane w klatce schodowej w wentylowanych szafkach z drzwiczkami i szybą do odczytu stanu gazomierza. Ilość gazomierzy na każdej kondygnacji zgodnie z załącznikami rysunkowymi.

Gazomierze montować w przedziale wysokości około 1.3 do 1.8 m licząc od poziomu posadzki do spodu gazomierza. Przed gazomierzami montować zawory odcinające kulowe gwintowane.

Uwaga:

- Rozplombowanie gazomierzy, demontaż oraz ich ponowny montaż wraz z zaplombowaniem należy zlecić do Polskiej Spółki Gazownictwa Sp. z o.o. z siedzibą w Tychach.
- Wszystkie prace należy wykonać pod nadzorem służb technicznych Tyskiej Spółdzielni Mieszkaniowej „OSKARD”.

Zabezpieczenie antykorozyjne instalacji gazowej.

Po dokonaniu próby szczelności instalacji gazowej, przewody oczyścić do III stopnia czystości i zabezpieczyć przed korozją. Ochronę antykorozyjną należy wykonać na wszystkich odcinkach instalacji gazowej poprzez nałożenie pokrycia malarskiego N1-L/U-AP wg BN-76/8076-05. Barwa zewnętrznej warstwy pokrycia żółta wg PN-70/H-01270/01. Poszczególne powłoki powinny mieć zróżnicowaną warstwę.

Sprawdzenie i odbiór instalacji gazowej.

Po wykonaniu instalacji należy, w obecności dostawcy gazu, przeprowadzić próbę odbioru instalacji, w czasie której należy wykonać następujące czynności:

- sprawdzenie prawidłowości prowadzenia przewodów gazowych i rur spalinowych oraz usytuowania poszczególnych elementów instalacji zgodnie z projektem;
- sprawdzenie jakości użytych materiałów i prawidłowość wykonania robót montażowych
- przeprowadzenie próby szczelności przewodów.

Próba szczelności polega na napełnieniu przewodów gazowych powietrzem pod ciśnieniem 50 kPa. Po upływie 15-30 min. należy wykonać pomiar spadku ciśnienia manometrem. Jeżeli w ciągu 30 min. nie zaobserwuje się spadku ciśnienia na manometrze, instalację można uznać za szczelną. Jeżeli wynik próby jest negatywny, wykonawca powinien odnaleźć miejsca nieszczelności, używając do tego wody mydlanej lub specjalnych testerów szczelności. Nieszczelne elementy należy wymienić względnie rozmontować przewody i złącza wykonać na nowo. Jeżeli trzykrotnie wykonana próba da wynik negatywny, instalację należy wykonać na nowo. Instalacja powinna być napełniona gazem w ciągu 6 miesięcy od daty wykonania próby szczelności.

Zgodnie z przepisami obowiązującymi do wykonania wewnętrznej instalacji gazowej z rur miedzianych należy zastosować do wyboru dwie metody łączenia: z zastosowaniem łączników lutowanych na twardo oraz z zastosowaniem łączników zaprasowywanych. Obie te metody są zgodne z Rozporządzeniem Ministra Infrastruktury w sprawie warunków, jakim powinny odpowiadać budynki i ich usytuowanie z dnia 12 kwietnia 2002 r. (t.j. Dz.U. 2019 poz. 1065.)

Zachowując wymiar średnic:

- 1" stal - dn28mm miedz
- 3/4" stal - dn22mm miedz
- 1/2" stal - dn18mm miedz
- 3/8" stal - dn15mm miedz

4. INFORMACJA O OBSZARZE ODDZIAŁYWANIA OBIEKTU.

Planowany zakres robót budowlanych nie powoduje zmiany obszaru oddziaływania istniejącego budynku. Obszar ten mieści się w granicach przedmiotowej działki.

5. INFORMACJA DOTYCZĄCA BEZPIECZEŃSTWA I OCHRONY ZDROWIA

Zgodnie z Prawem Budowlanym zakres robót przewidzianych w niniejszym projekcie technicznym instalowania instalacji gazowej w budynku mieszkalnym wielorodzinnym w Tychach przy ul. Wyszyńskiego 56-58nie wymaga opracowania planu bezpieczeństwa i ochrony zdrowia.

6. ZESTAWIENIE PODSTAWOWYCH MATERIAŁÓW

	Rura stalowa czarna bez szwu ze stali R35 wg PN-80/H-74219 Dn 32	6	mb
	Rura stalowa czarna bez szwu ze stali R35 wg PN-80/H-74219 Dn 40	12	mb
	Rura stalowa czarna bez szwu ze stali R35 wg PN-80/H-74219 Dn 50	29	mb
	Rura stalowa czarna bez szwu ze stali R35 wg PN-80/H-74219 Dn 65	40	mb
	Rura stalowa czarna bez szwu ze stali R35 wg PN-80/H-74219 Dn 80	57	mb
	Rury miedziane twarde, ciągnione bez szwu, do gazu $\varnothing 28 \times 1,5$	567	mb
	Rury miedziane twarde, ciągnione bez szwu, do gazu $\varnothing 22 \times 1$	136	mb
	Rury miedziane twarde, ciągnione bez szwu, do gazu $\varnothing 18 \times 1$	210	mb
	Kurek kulowy Dn 15 atestowany	65	szt.
	Kurek kulowy Dn 20 atestowany	65	szt.
	Kurek kulowy Dn 25 atestowany	195	szt.
	Kurek kulowy Dn 80 atestowany	2	szt.
	Dwuzłączki z brązu do gazu Dn 15	65	szt.
	Dwuzłączki z brązu do gazu Dn 20	65	szt.
	Zwężki przejściowe stal/miedź Dn32/Dn28	65	szt.
	Szafki gazowe na gazomierze firmy Ken typ G-044, z materiału trudnozapalnego, wentylowane, z szybką do odczytu gazomierza	65	szt.
	Kratka wentylacyjna wywiewna montowana na klatkach schodowych $\varnothing 160$	2	szt.
	Kratka wentylacyjna nawiewna 40x10cm montowana w drzwiach wejściowych na klatkach schodowych	2	szt.
	Gazomierze G4 istniejące (do przełożenia z mieszkań na klatki schodowe)	65	szt.

II. CZĘŚĆ RYSUNKOWA.

Rys. IS-1G Instalacja gazu – orientacja budynku - skala 1:1000,

Rys. IS-2G Instalacja gazu – rzut piwnicy - skala 1:100,

Rys. IS-3G Instalacja gazu – rzut parteru - skala 1:100,

Rys. IS-4G Instalacja gazu – rzut I-go piętra - skala 1:100,

Rys. IS-4G Instalacja gazu – rzut piętra 2 - skala 1:100,

Rys. IS-5G Instalacja gazu – rzut piętra typowego II-VIII - skala 1:100,

Rys. IS-6G Instalacja gazu – rzut piętra typowego IX-XI - skala 1:100,

Rys. IS-7G Instalacja gazu –rozwinięcie instalacji pionów 1 i 2 - skala -:---

III. ZAŁĄCZNIKI

Oświadczenie projektanta

Uprawnienia i zaświadczenie projektanta

Warunki przyłączenia do sieci gazowej Polskiej Spółki Gazownictwa Sp. z o.o.

Wry, lipiec 2026 r.


OŚWIADCZENIE

Niniejszym oświadczam, że

PRZEBUDOWA INSTALACJI GAZOWEJ W BUDYNKU WIELORODZINNYM PRZY UL. WYSZYŃSKIEGO 56-58W TYCHACH

jest zgodny z przepisami ustawy z dnia 7 lipca 1994-Prawo Budowlane (t. j. Dz. U. 21 maja 2019r., poz. 1186 z p. zm.) działając z treścią art. 20 ust. 4 i innymi wymaganymi ustaw, przepisów i obowiązującymi Polskimi Normami oraz zasadami wiedzy technicznej i jest kompletny z punktu widzenia celu, któremu ma służyć .

Projektant: mgr inż. Michał Adamik
nr uprawnień: SLK/8959/PWBS/19

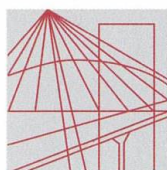

Ś L Ą S K A
O K R Ę G O W A
I Z B A
I N Ż Y N I E R Ó W
B U D O W N I C T W A

OKRĘGOWA KOMISJA KWALIFIKACYJNA

Sygn. akt SLK/OKK/7131.7132/8959/19 **DECYZJA**

Katowice, dnia 18 grudnia 2019 r.

Na podstawie art. 12 ust. 2, art. 12 ust. 3, art. 12 ust. 4c pkt 3, art. 13, art. 14 ust. 1 pkt 4b, art. 15a ust. 1, art. 15a ust. 20 ustawy z dnia 7 lipca 1994r. Prawo budowlane (Dz.U. z 2019r., poz. 1186, z późn. zm.) oraz na podstawie art. 24 ust. 1 pkt 2 ustawy z dnia 15 grudnia 2000r. o samorządach zawodowych architektów oraz inżynierów budownictwa (Dz.U. z 2019r., poz. 1117), po ustaleniu, że zostały spełnione warunki w zakresie przygotowania zawodowego oraz po złożeniu egzaminu na uprawnienia budowlane z wynikiem pozytywnym

Pan Michał Adamik

mgr inż. inżynierii środowiska
ur. dnia 4 listopada 1984 r. w Mikołowie

otrzymuje

UPRAWNIENIA BUDOWLANE

numer ewidencyjny SLK/8959/PWBS/19

do projektowania i kierowania robotami budowlanymi

w specjalności instalacyjnej w zakresie sieci, instalacji i urządzeń cieplnych, wentylacyjnych, gazowych, wodociągowych i kanalizacyjnych bez ograniczeń

Zakres uprawnień:

- projektowanie obiektu budowlanego i kierowanie robotami budowlanymi związanymi z obiektem budowlanym, takim jak: sieci i instalacje ciepłe, wentylacyjne, gazowe, wodociągowe i kanalizacyjne,
- sprawdzanie projektów budowlanych w zakresie uzyskanej specjalności i sprawowanie nadzoru autorskiego,
- sporządzanie projektu zagospodarowania działki lub terenu, w zakresie uzyskanej specjalności,
- kierowanie wytwarzaniem konstrukcyjnych elementów budowlanych oraz nadzór i kontrola techniczna wytwarzania tych elementów,
- wykonywanie nadzoru inwestorskiego,
- sprawowanie kontroli technicznej utrzymania obiektów budowlanych, z zastrzeżeniem art. 62 ustawy Prawo budowlane.

UZASADNIENIE

W wyniku pozytywnego postępowania kwalifikacyjnego i pozytywnego wyniku egzaminu ze znajomości procesu budowlanego oraz praktycznego zastosowania wiedzy technicznej wydanie niniejszych uprawnień budowlanych jest uzasadnione.

Od niniejszej decyzji służy prawo odwołania do Krajowej Komisji Kwalifikacyjnej Polskiej Izby Inżynierów Budownictwa w Warszawie, za pośrednictwem Okręgowej Komisji Kwalifikacyjnej ŚOIIB w Katowicach w terminie 14 dni od dnia jej doręczenia.

Zgodnie z art. 127a k.p.a., w trakcie biegu terminu do wniesienia odwołania strona może zrzec się prawa do wniesienia odwołania wobec organu administracji publicznej, który wydał decyzję (tj. Okręgowej Komisji Kwalifikacyjnej Śląskiej Okręgowej Izby Inżynierów Budownictwa). W takim wypadku, z dniem doręczenia organowi oświadczenia o zrzeczeniu się prawa do wniesienia odwołania przez ostatnią ze stron postępowania, decyzja staje się ostateczna i prawomocna. Informuje się ponadto, że jeżeli w wyniku złożenia oświadczenia o zrzeczeniu się odwołania decyzja uzyska przymioty ostateczności i prawomocności – zamyka to również drogę do zaskarżenia jej do sądu administracyjnego.

Otrzymują:

1. Pan Michał Adamik
2. Okręgowa Rada Izby
3. Główny Inspektor
4. Nadzoru Budowlanego
- a/a.



Skład orzekający OKK

1. 
mgr inż. Franciszek Buszka

2. 
mgr inż. Jan Spychała

3. 
inż. Hieronim Spizewski



Zaświadczenie

o numerze weryfikacyjnym:

SLK-E4H-4KF-SSC *

Pan Michał Adamik o numerze ewidencyjnym SLK/IS/1268/19
adres zamieszkania ul. Pszczyńska 66, 43-175 Wiry
jest członkiem Śląskiej Okręgowej Izby Inżynierów Budownictwa i posiada wymagane
ubezpieczenie od odpowiedzialności cywilnej.
Niniejsze zaświadczenie jest ważne do dnia 2026-12-31.


Zaświadczenie zostało wygenerowane elektronicznie i opatrzone bezpiecznym podpisem elektronicznym
weryfikowanym przy pomocy ważnego kwalifikowanego certyfikatu w dniu 2025-12-12 roku przez:

Roman Karwowski, Przewodniczący Rady Śląskiej Okręgowej Izby Inżynierów Budownictwa.


* Weryfikację poprawności danych w niniejszym zaświadczeniu można sprawdzić za pomocą numeru weryfikacyjnego zaświadczenia na
stronie Polskiej Izby Inżynierów Budownictwa www.piiib.org.pl lub kontaktując się z biurem właściwej Okręgowej Izby Inżynierów
Budownictwa.



Temat: Domy[...]

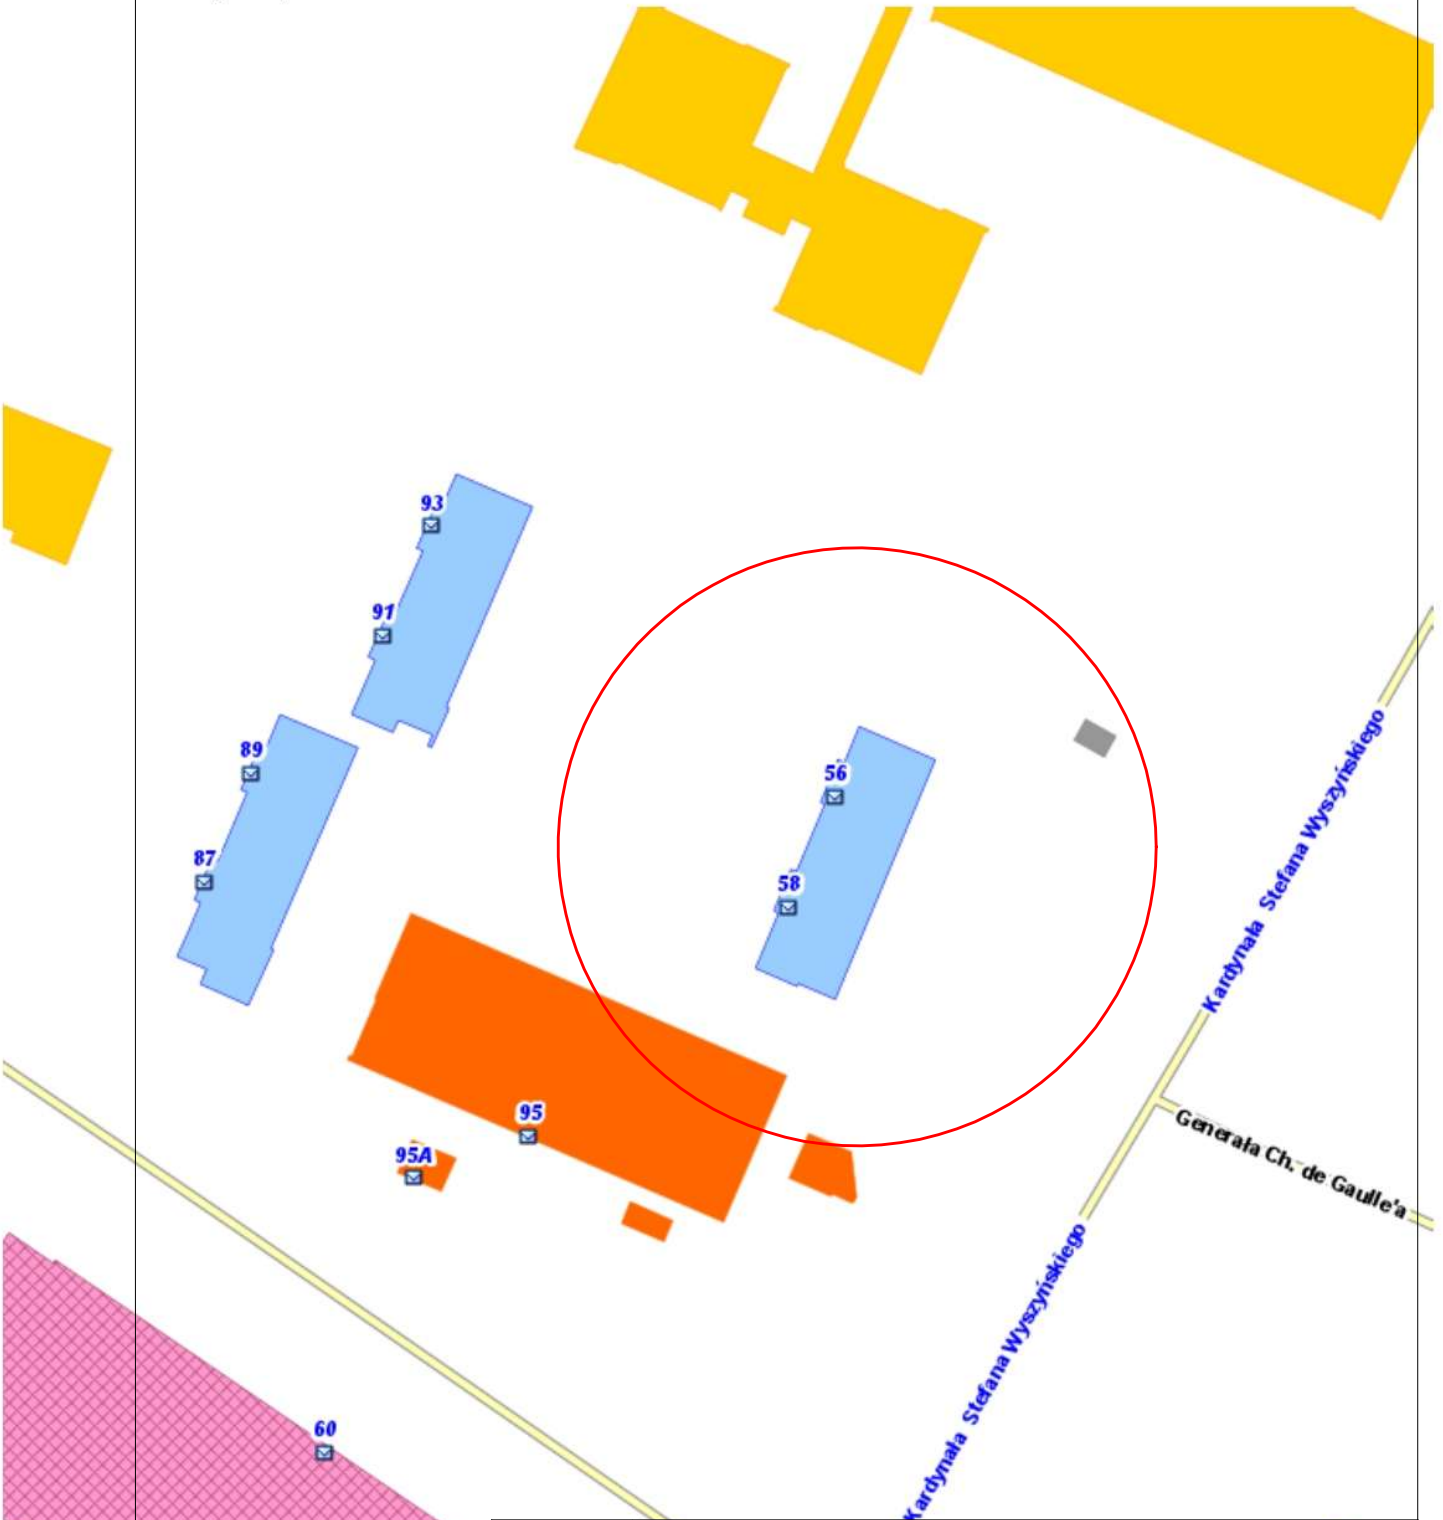

Nazwa obiektu	Budynek mieszkalny wielorodzinny		
Inwestor	Tyska Spółdzielnia Mieszkaniowa "OSKARD" 43-100 Tychy, ul. Dąbrowskiego 39		
Adres obiektu	ul. Wyszyńskiego 56-58, 43-100 Tychy		
Przedmiot rysunku	Instalacja gazu - orientacja budynku		Skala 1: 1000
Projektował	mgr inż. Michał Adamik upr.bud. SLK/8959/PWBS/19		Nr rysunku IS-1G
Branża	Instalacje sanitarne	Stadium	Projekt techniczny
			lipiec 2026

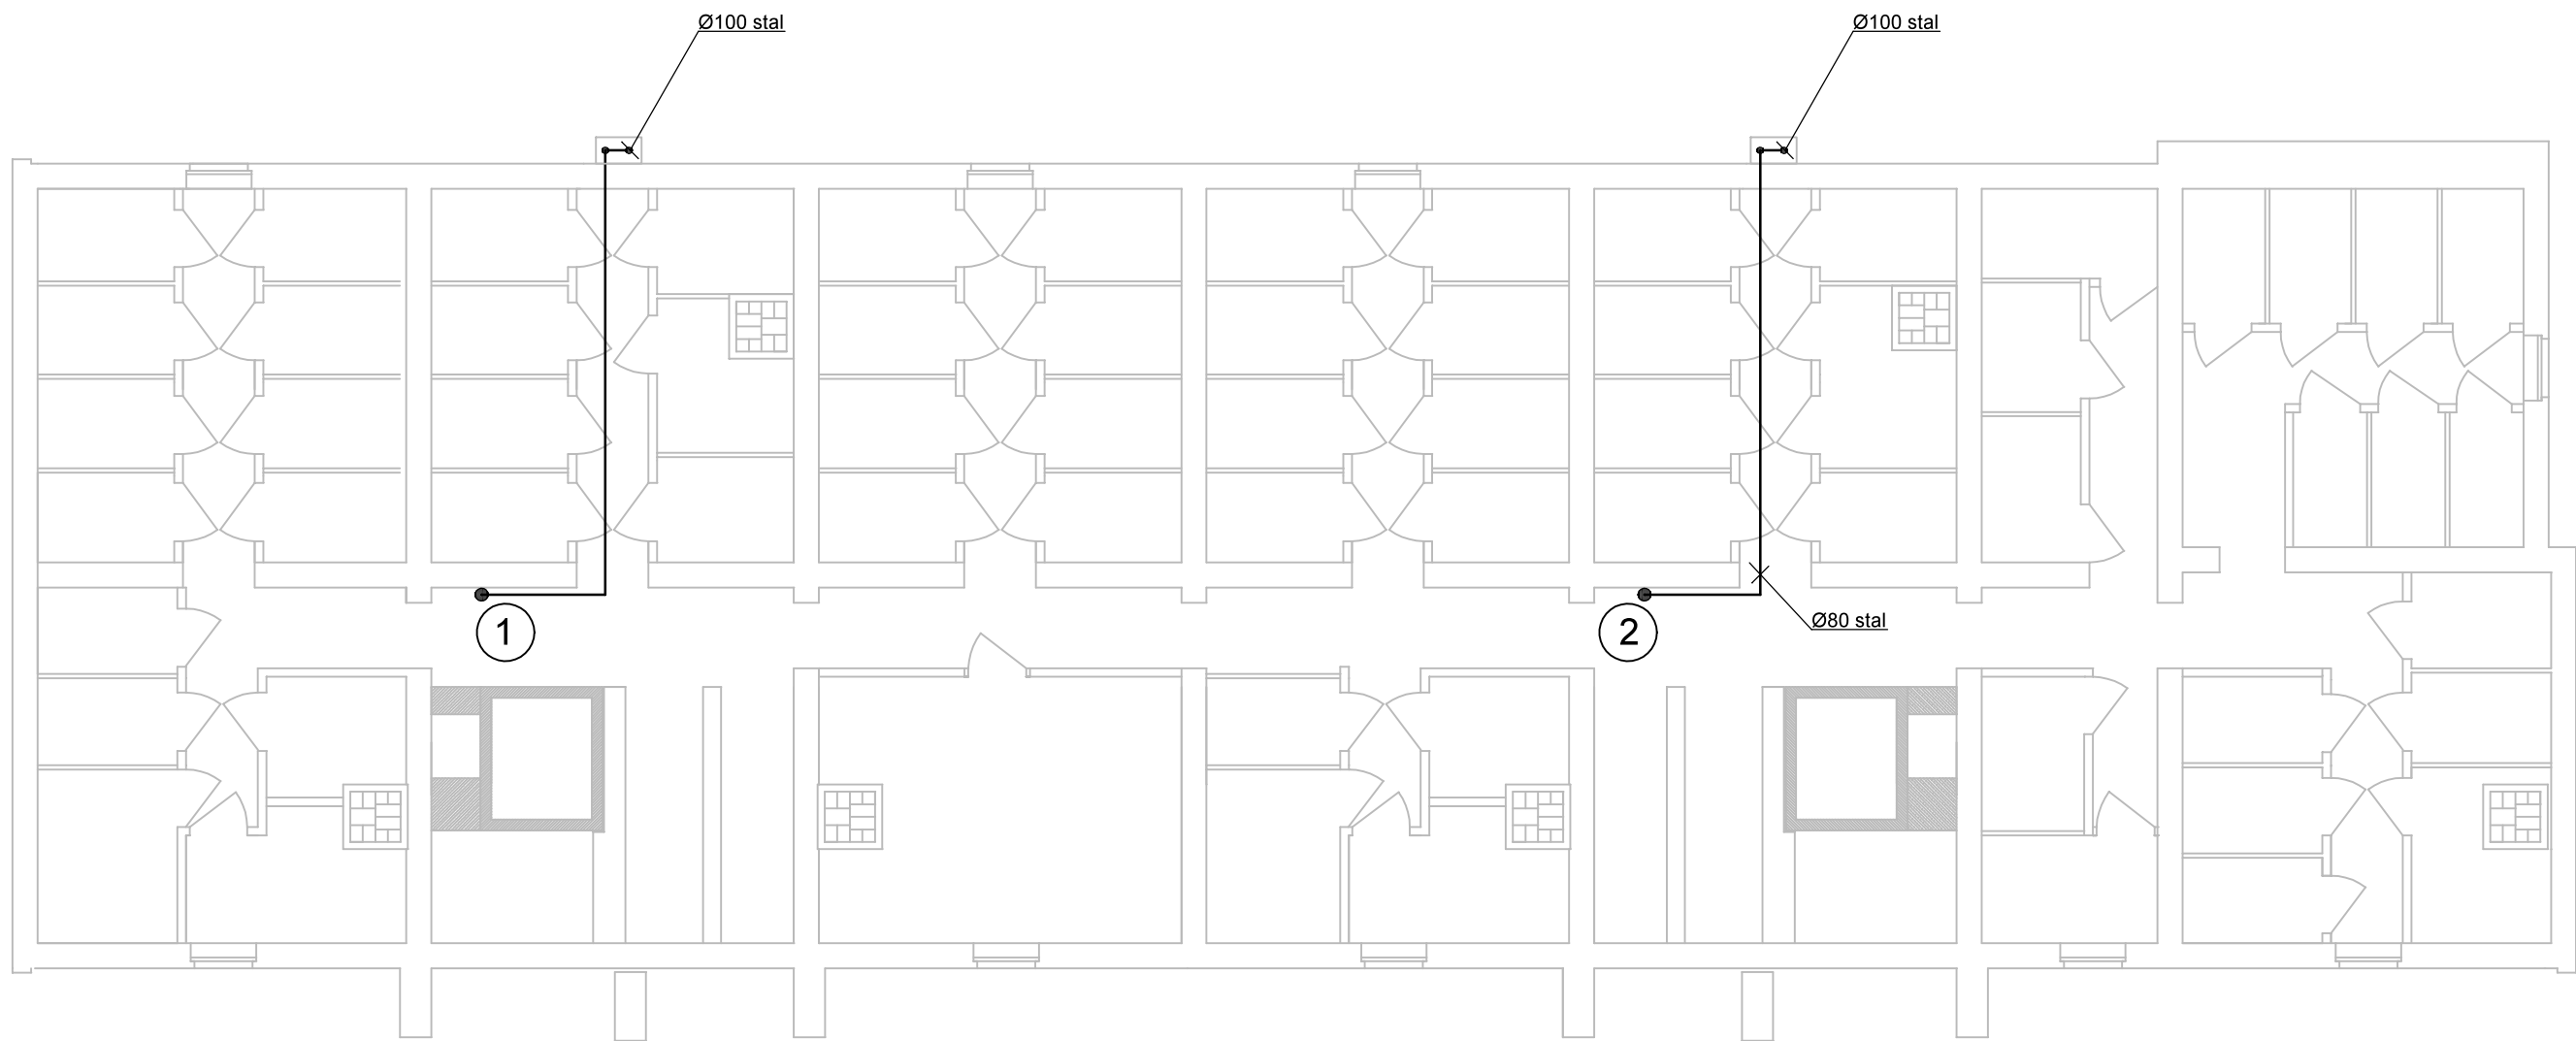


OZNACZENIA:

- - projektowane przewody gazowe
- KG - kuchnia gazowa
- GPP - gazowy podgrzewacz przepływowy

UWAGI:

1. Instalację gazową wykonać:
- od kurka głównego do gazomierzy z rur stalowych czarnych bez szwu
 - od gazomierzy do kuchni gazowych w mieszkaniach z rur miedzianych
 - wentylację klatek schodowych wykonać zgodnie z pkt. 3.11 opisu technicznego

Nazwa obiektu	Budynek mieszkalny wielorodzinny W.	
Inwestor	Tyska Spółdzielnia Mieszkaniowa "OSKARD" 43-100 Tychy, ul. Dąbrowskiego 39	
Adres obiektu	ul. Wyszyńskiego 56-58, 43-100 Tychy	
Przedmiot rysunku	Rzut piwnic	Skala 1: 100
Projektował	mgr inż. Michał Adamik upr.bud. SLK/8959/PWBS/19	Nr rysunku IS-2
Branża	Instalacje sanitarne	lipiec 2026

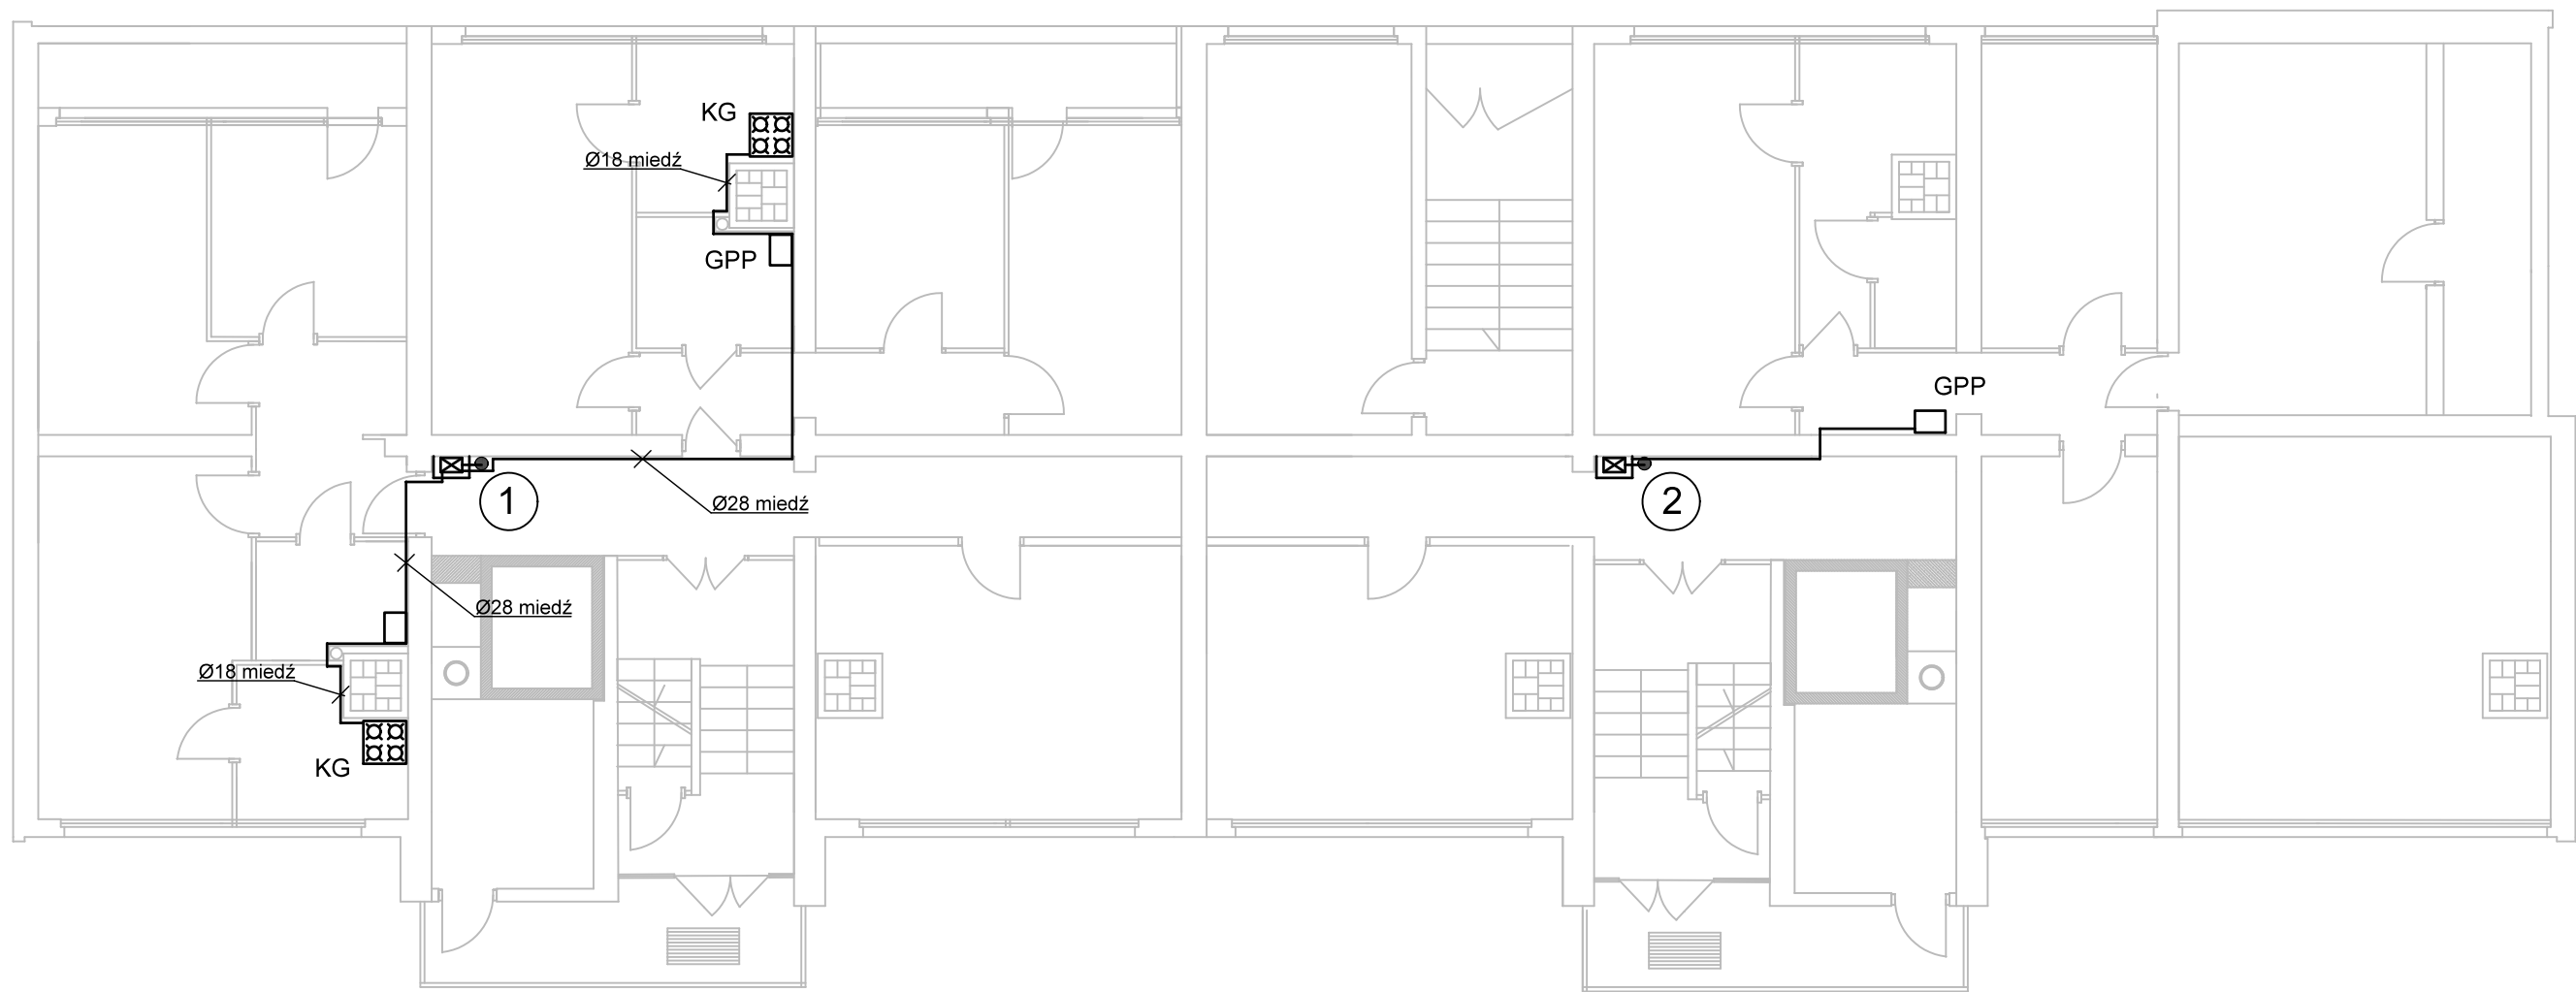


OZNACZENIA:

- - projektowane przewody gazowe
- KG - kuchnia gazowa
- GPP - gazowy podgrzewacz przepływowy

UWAGI:

Nazwa obiektu	Budynek mieszkalny wielorodzinny W.	
Inwestor	Tyska Spółdzielnia Mieszkaniowa "OSKARD" 43-100 Tychy, ul. Dąbrowskiego 39	
Adres obiektu	ul. Wyszyńskiego 56-58, 43-100 Tychy	
Przedmiot rysunku	Rzut parteru	Skala 1: 100
Projektował	mgr inż. Michał Adamik upr.bud. SLK/8959/PWBS/19	Nr rysunku IS-3
Branża	Instalacje sanitarne	Lipiec 2026

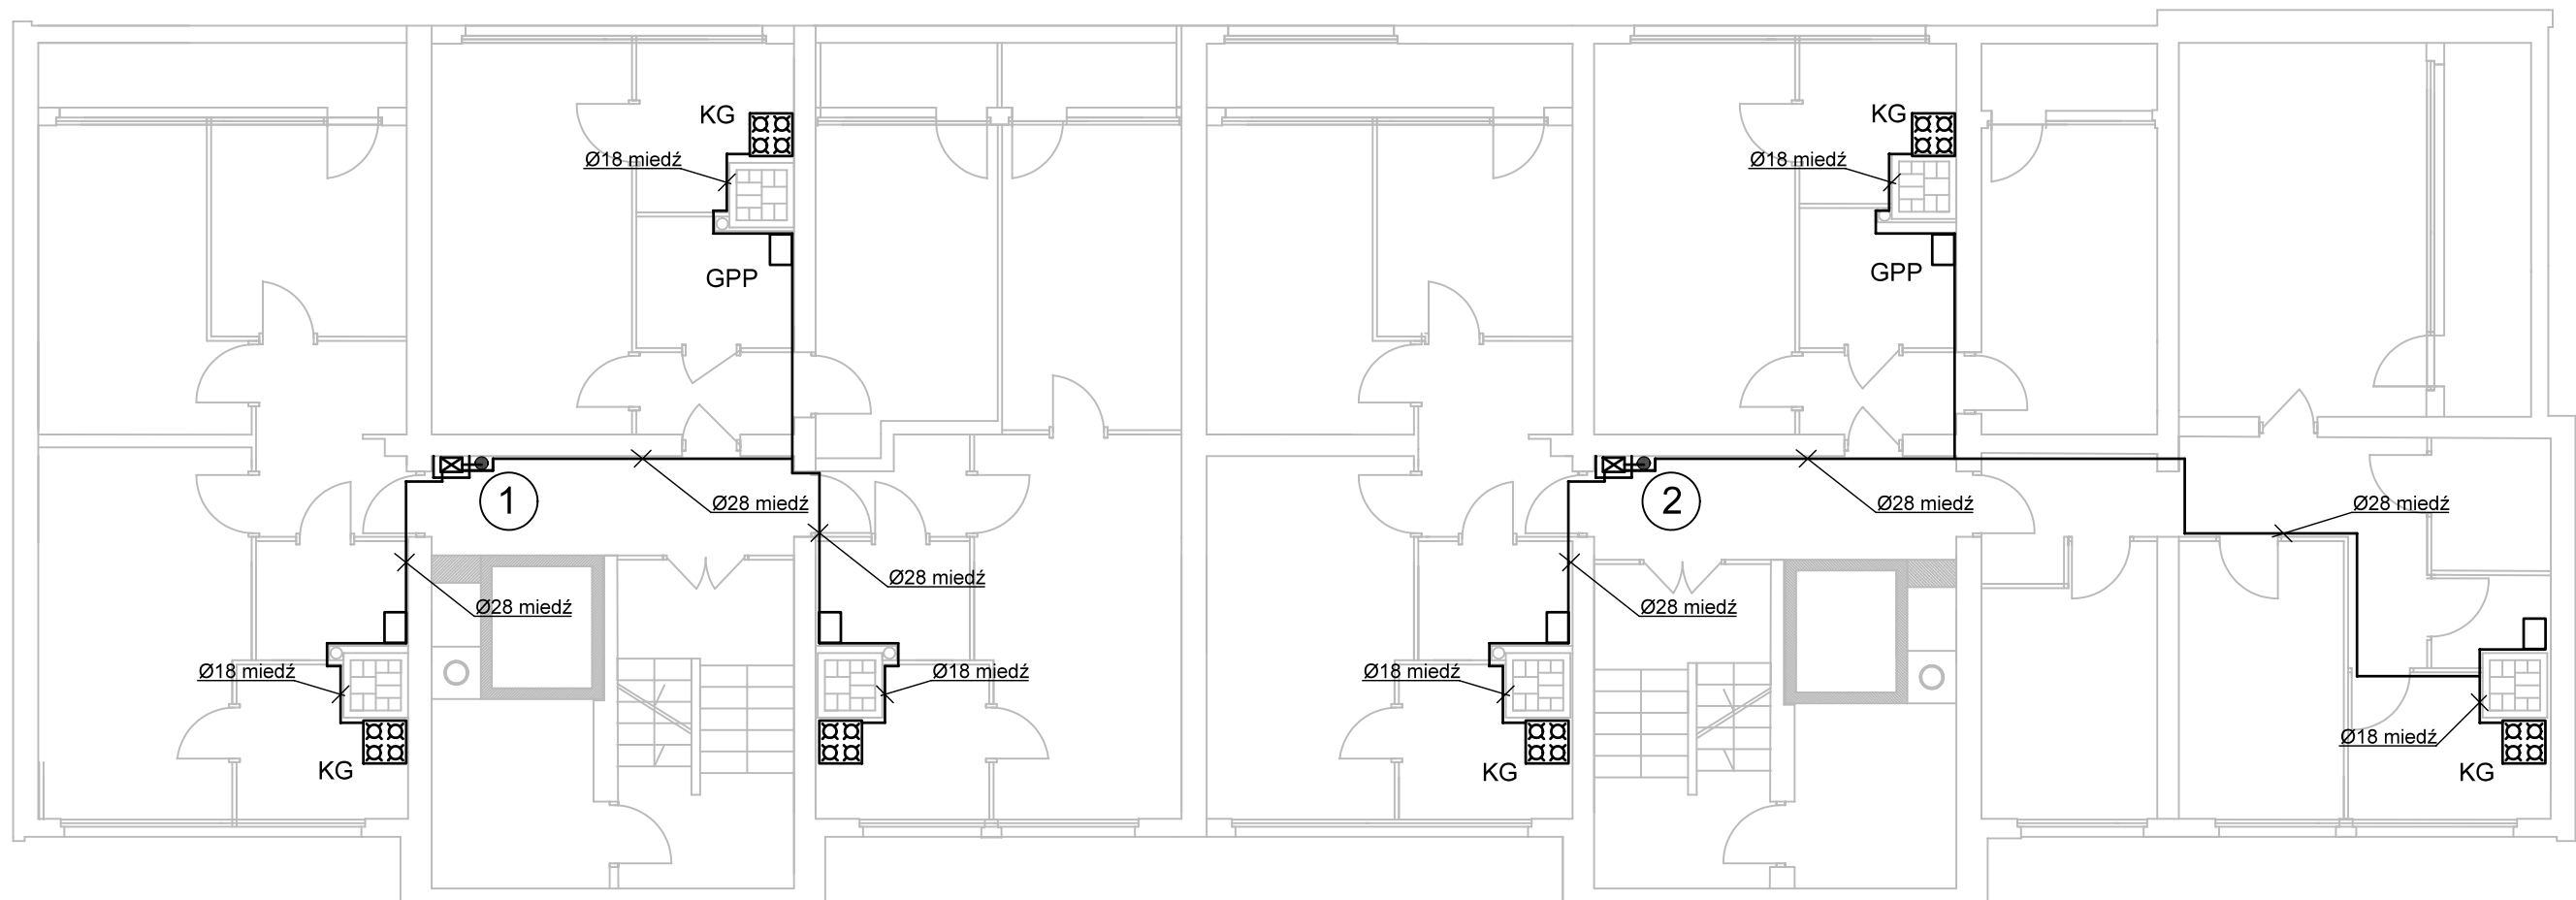


OZNACZENIA:

- - projektowane przewody gazowe
- KG - kuchnia gazowa
- GPP - gazowy podgrzewacz przepływowy

UWAGI:

Nazwa obiektu	Budynek mieszkalny wielorodzinny W.	
Inwestor	Tyska Spółdzielnia Mieszkaniowa "OSKARD" 43-100 Tychy, ul. Dąbrowskiego 39	
Adres obiektu	ul. Wyszyńskiego 56-58, 43-100 Tychy	
Przedmiot rysunku	Rzut I-go piętra	Skala 1: 100
Projektował	mgr inż. Michał Adamik upr.bud. SLK/8959/PWBS/19	Nr rysunku IS-4
Branża	Instalacje sanitarne	Lipiec 2026

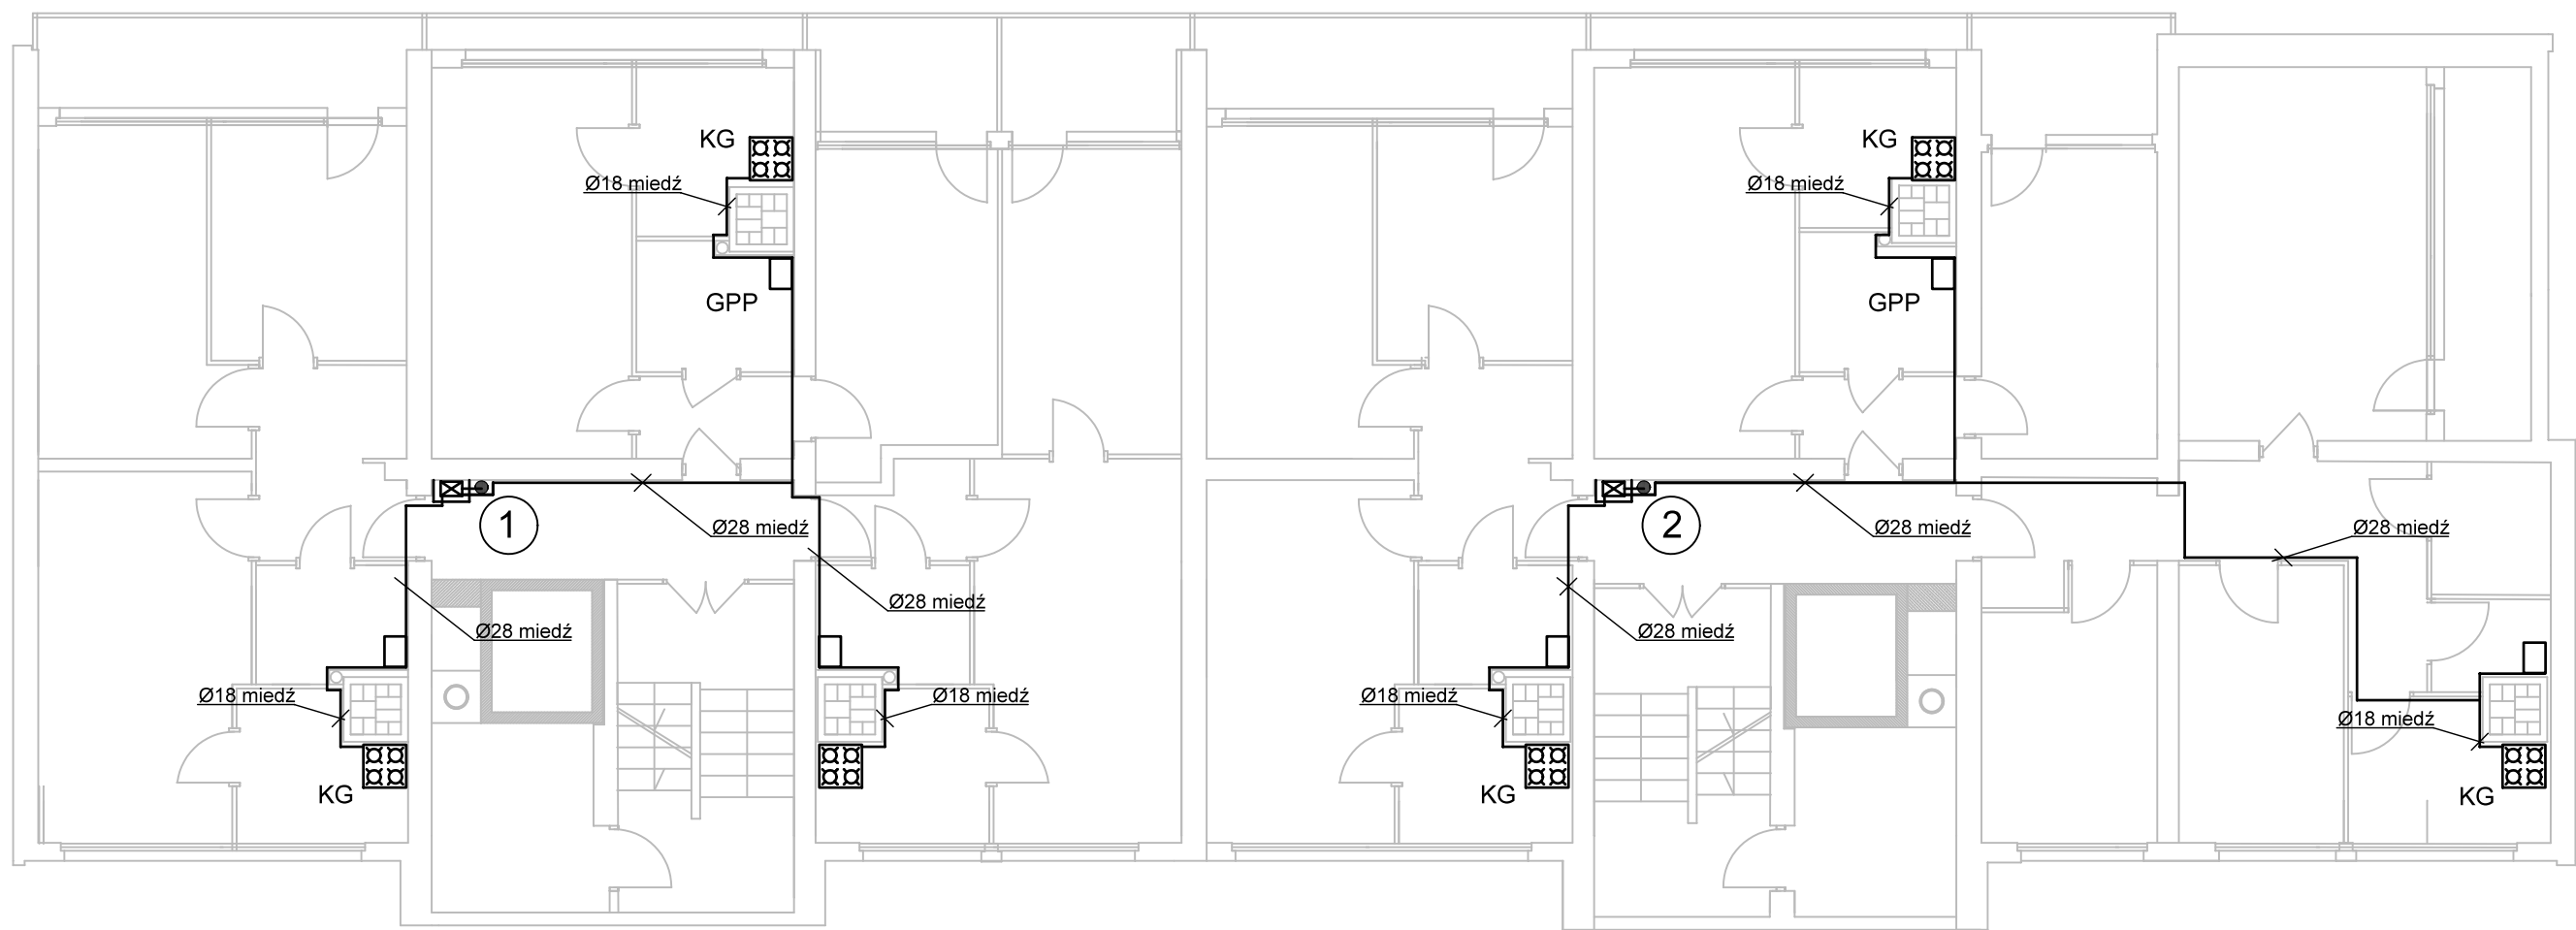


OZNACZENIA:

- - projektowane przewody gazowe
- KG - kuchnia gazowa
- GPP - gazowy podgrzewacz przepływowy

UWAGI:

1. Instalację gazową wykonać:
- od kurka głównego do gazomierzy z rur stalowych czarnych bez szwu
 - od gazomierzy do kuchni gazowych i gazowych podgrzewaczy przepływowych w mieszkaniach z rur miedzianych
 - wentylację klatek schodowych wykonać zgodnie z pkt. 3.11 opisu technicznego

Nazwa obiektu	Budynek mieszkalny wielorodzinny W.		
Inwestor	Tyska Spółdzielnia Mieszkaniowa "OSKARD" 43-100 Tychy, ul. Dąbrowskiego 39		
Adres obiektu	ul. Wyszyńskiego 56-58, 43-100 Tychy		
Przedmiot rysunku	Rzut piętra typowego II-VIII		Skala 1: 100
Projektował	mgr inż. Michał Adamik upr.bud. SLK/8959/PWBS/19		Nr rysunku IS-5
Branża	Instalacje sanitarne		lipiec 2026

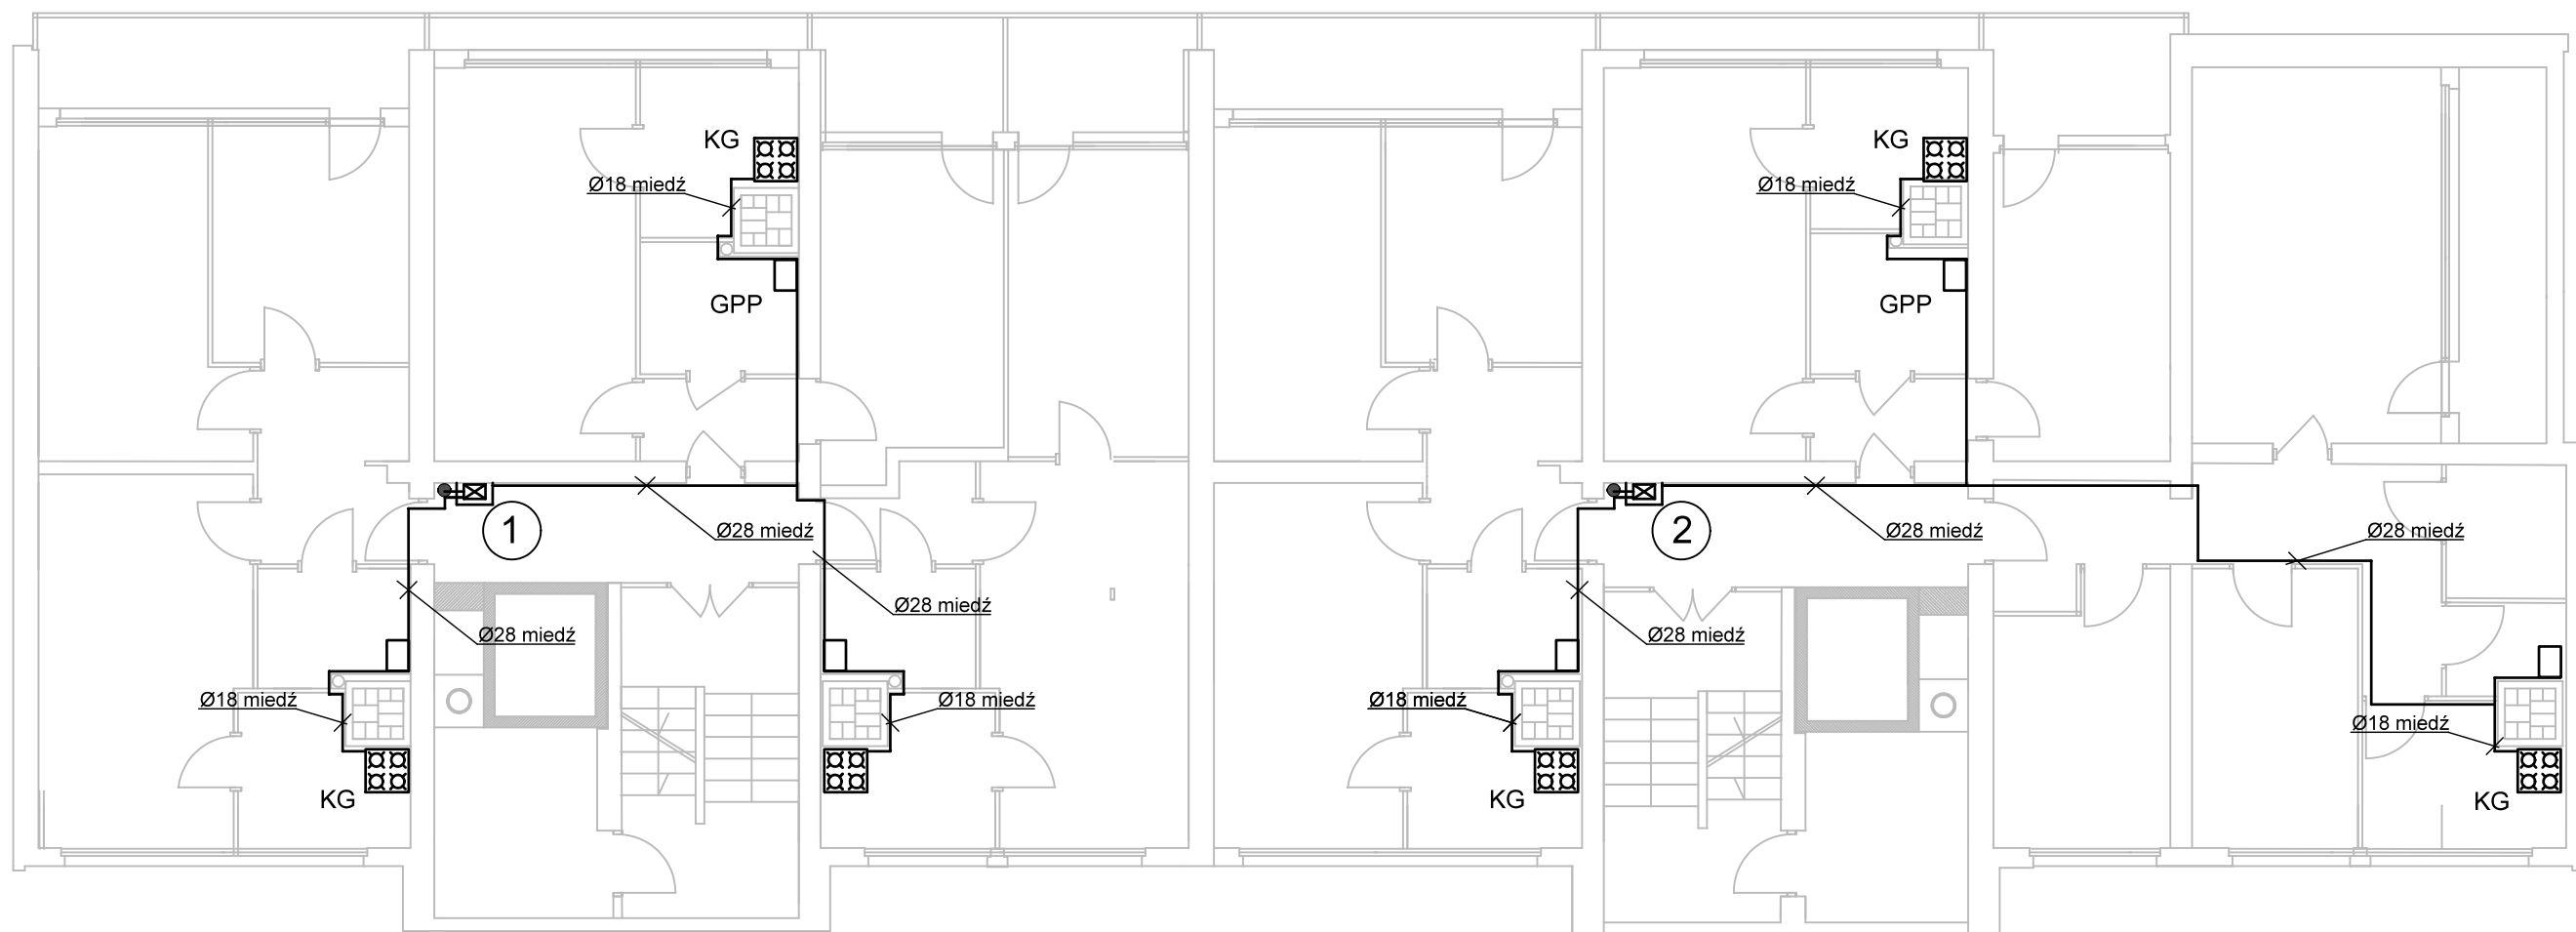


OZNACZENIA:

- projektowane przewody gazowe
- KG - kuchnia gazowa
- GPP - gazowy podgrzewacz przepływowy

UWAGI:

- 1. Instalację gazową wykonać:
 - od kurka głównego do gazomierzy z rur stalowych czarnych bez szwu
 - od gazomierzy do kuchni gazowych w mieszkaniach z rur miedzianych
 - wentylację klatek schodowych wykonać zgodnie z pkt. 3.11 opisu technicznego

Nazwa obiektu	Budynek mieszkalny wielorodzinny W.	
Inwestor	Tyska Spółdzielnia Mieszkaniowa "OSKARD" 43-100 Tychy, ul. Dąbrowskiego 39	
Adres obiektu	ul. Wyszyńskiego 56-58, 43-100 Tychy	
Przedmiot rysunku	Rzut piętra typowego IX-XI	Skala 1: 100
Projektował	mgr inż. Michał Adamik upr.bud. SLK/8959/PWBS/19	Nr rysunku IS-6
Branża	Instalacje sanitarne	lipiec 2026

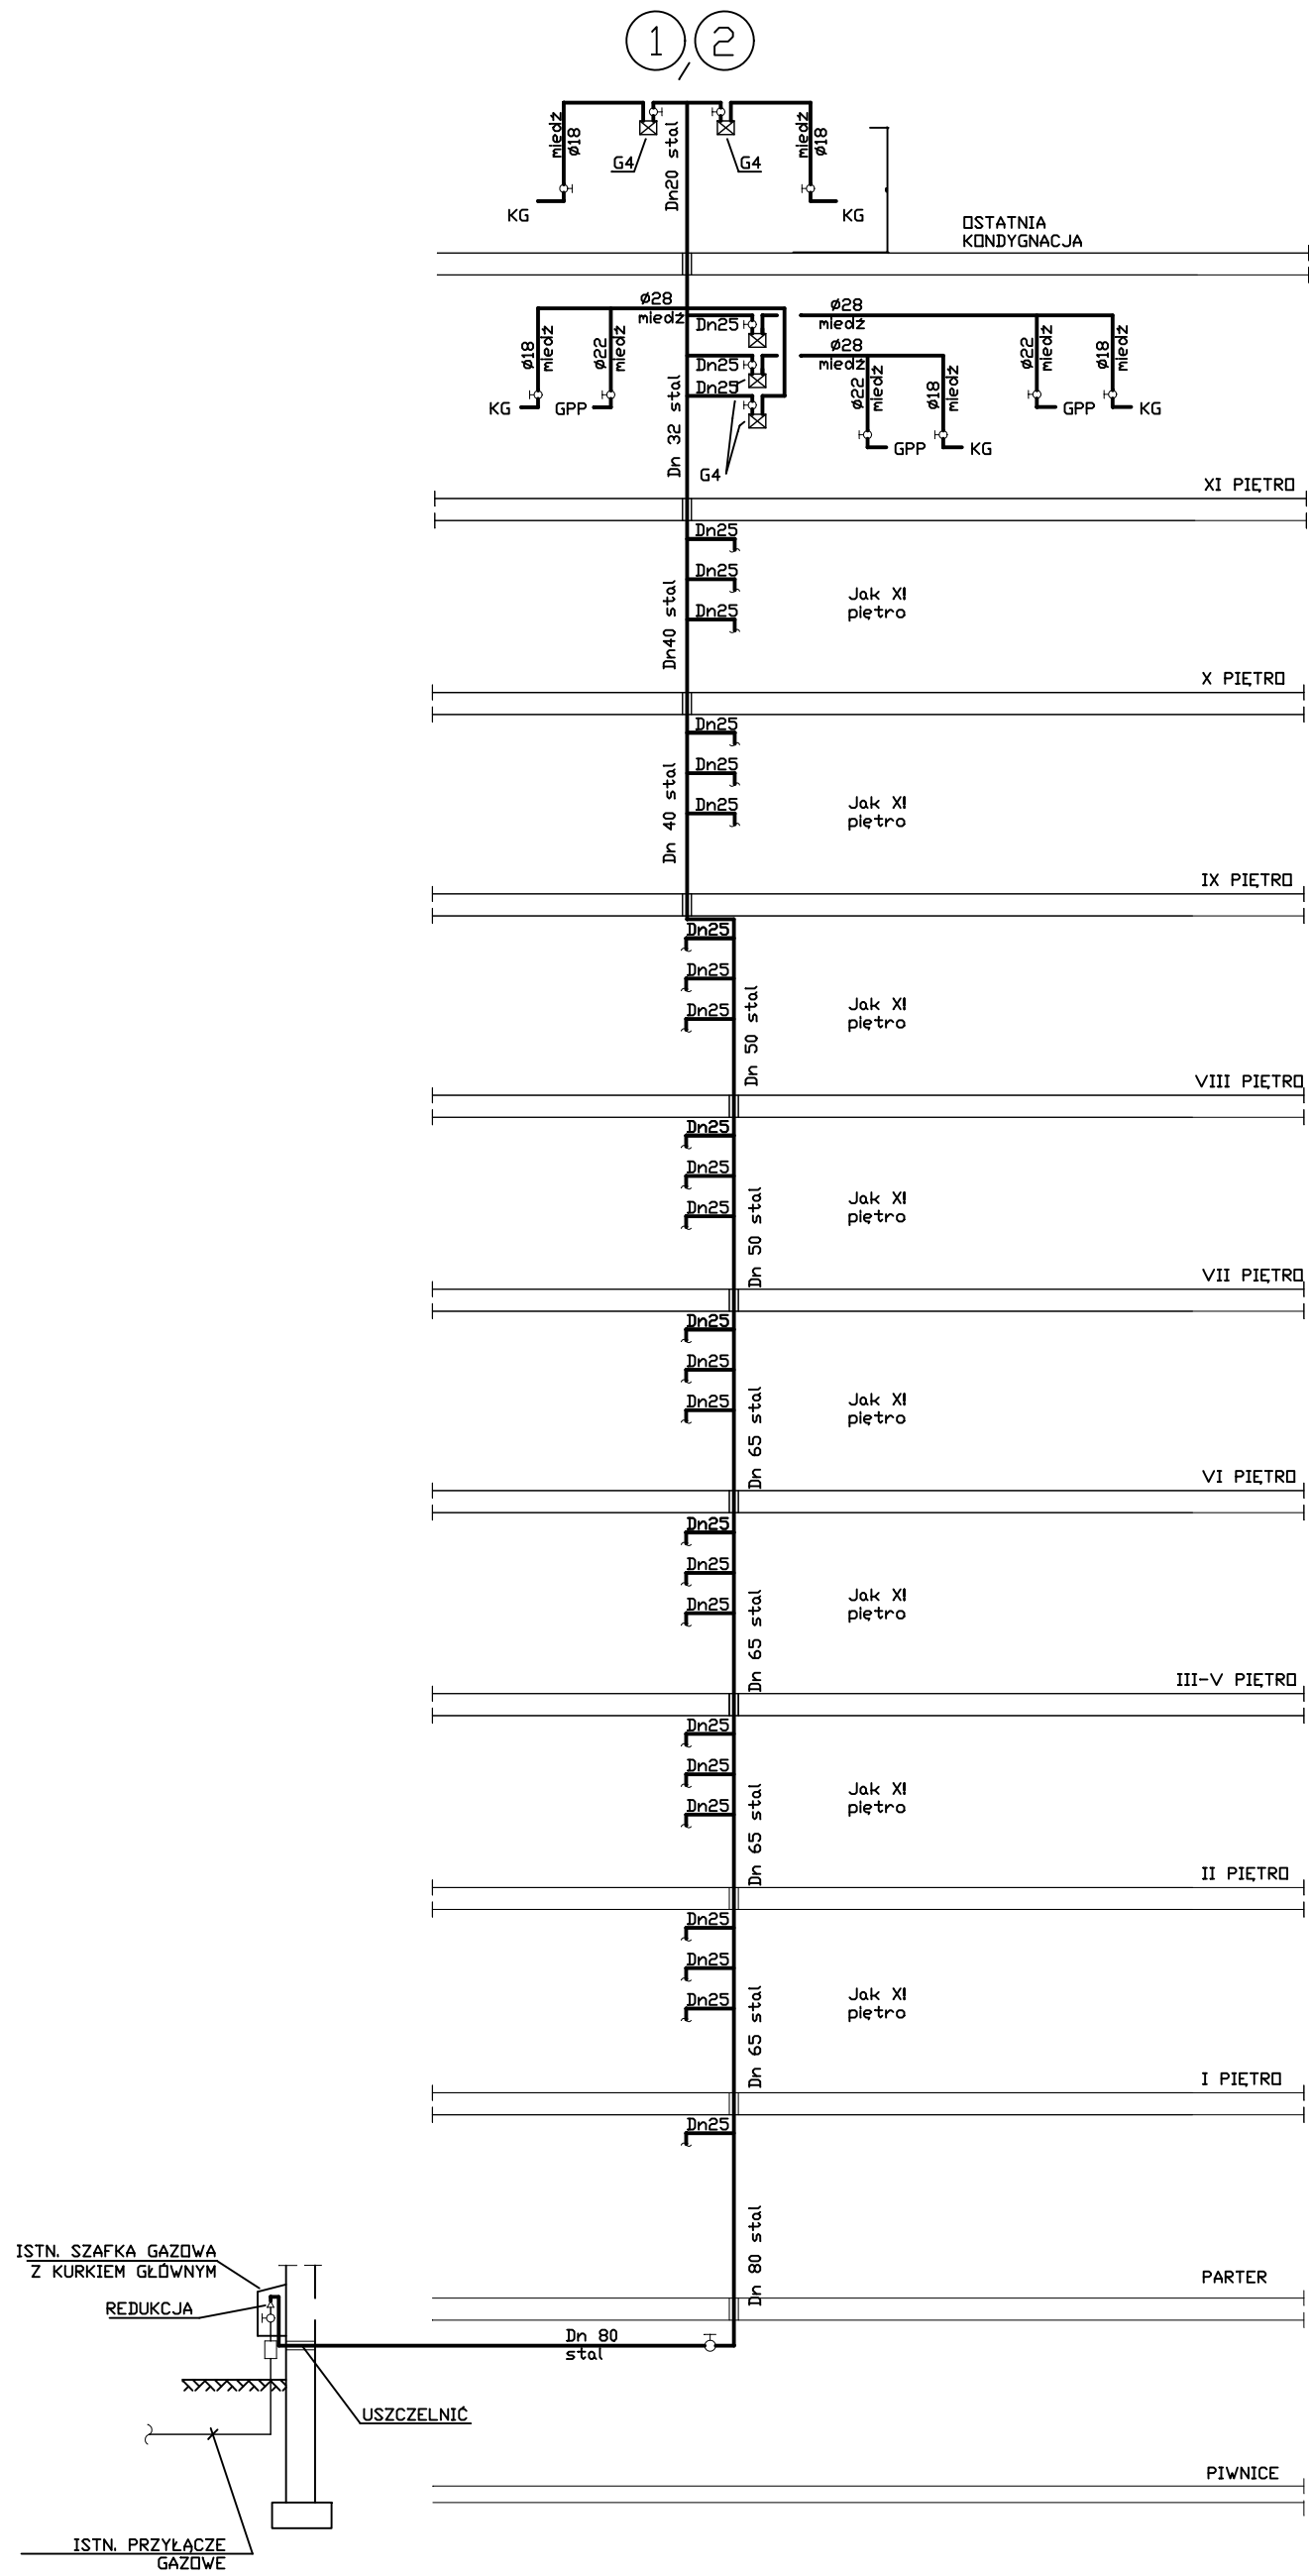

Nazwa obiektu	Budynek mieszkalny wielorodzinny		
Inwestor	Tyska Spółdzielnia Mieszkaniowa "OSKARD" 43-100 Tychy, ul. Dąbrowskiego 39		
Adres obiektu	ul. Wyszyńskiego 56-58, 43-100 Tychy		
Przedmiot rysunku	Instalacja gazu - rozwinięcie pionów 1 i 2		Skala - - -
Projektował	mgr inż. Michał Adamik upr.bud. SLK/8959/PWBS/19		Nr rysunku IS-7G
Branża	Instalacje sanitarne		lpiec 2026

Polska Spółka Gazownictwa sp. z o.o.
Oddział Zakład Gazowniczy w Zabrze
 ul. Szczęść Boże 11, 41-800 Zabrze

Dział Obsługi Klienta
 ul. Szczęść Boże 11, 41-800 Zabrze
 tel. 22 444 33 33
 e-mail: dzial.przylaczen.zabrze@psgaz.pl

Tyska Spółdzielnia Mieszkaniowa „OSKARD” w Tychach	
Wpływ dnia	20.05.2026
L.dz.	3820
Dekretacja	1413
podpis	

**TYSKA SPÓŁDZIELNIA MIESZKANIOWA
„OSKARD”**
 ul. Henryka Dąbrowskiego 39
 43-100 Tychy

22.05.2026
 M. Adernik

Nasz znak: 3100/0000048091/00001/2026/00000

Zabrze, 18.05.2026

WARUNKI PRZYŁĄCZENIA DO SIECI GAZOWEJ

*Przewidywany pobór gazu ziemnego wysokometanowego w ilości nie większej niż 10 m³/h/
 gazu ziemnego zaazotowanego w ilości nie większej niż 25 m³/h.*

W odpowiedzi na wniosek z dnia 28.04.2026 r. w oparciu o Rozporządzenie Ministra Gospodarki z dnia 2 lipca 2010 r. w sprawie szczegółowych warunków funkcjonowania systemu gazowego (Dz. U. z 2018 r., poz. 1158 z późn. zm.), wydaje się następujące Warunki przyłączenia do sieci gazowej:

- Rodzaj paliwa: gaz z rodziny gazy ziemne, wysokometanowy, symbol E
- Miejsce przyłączenia instalacji podmiotu (Punkt wyjścia z systemu gazowego): budynek wielorodzinny, adres: Tychy, ul. Kardynała Stefana Wyszyńskiego 56-58, gmina Tychy
 - Obszar Rozliczeniowy Ciepła spalania (ORCS)¹: 30006800
- Cel wykorzystania paliwa gazowego:
 Przygotowanie posiłków
 Przygotowanie CWU
 Ogrzewanie pomieszczeń
- Rodzaj i ilość urządzeń gazowych, które będą podłączone do instalacji gazowej:

Urządzenie	Moc urządzenia [kW]	Liczba urządzeń [szt.]	Łączna moc urządzeń [kW]
Kocioł gazowy dwufunkcyjny (c.o./c.w.)	21	65	1.365
Kuchnia gazowa	7	65	455
Łączna moc [kW]			1.820

- Dostawa i odbiór paliwa gazowego:
 - Moc przyłączeniowa 49 [m³/h];
 - Roczny odbiór paliwa gazowego: 40488 [m³/rok]
- Miejsce włączenia do czynnej sieci gazowej:
 - Przyłącze istniejące niskiego ciśnienia.
 - Lokalizacja: Tychy, Kardynała Stefana Wyszyńskiego 56.
- Ciśnienie paliwa gazowego:

¹ Wartość ORCS dostępna na stronie Polskiej Spółki Gazownictwa - Mapa ORCS i jakość gazu (psgaz.pl)

- 7.1. w sieci dystrybucyjnej: minimalne: 1,60 [kPa] maksymalne: 2,50 [kPa]
- 7.2. w punkcie dostarczenia i odbioru: minimalne 1,60 [kPa], maksymalne 2,50 [kPa]
8. Wymagania dotyczące kontroli dostawy i odbioru paliwa gazowego:
 - 8.1. Miejsce dostawy i odbioru: budynek wielorodzinny, adres: Tychy, ul. Kardynała Stefana Wyszyńskiego 56-58
 - 8.2. Miejsce usytuowania punktu gazowego: na zewnętrznej ścianie budynku.
 - 8.3. Charakterystyka układu pomiarowego:
 - 8.3.1. Typ gazomierza: Gazomierz mechaniczny G4 R130 - 65 [szt.], lokalizacja: na klatce schodowej, status urządzenia: istniejące.
 - 8.4. Wymagania dotyczące redukcji: nie dotyczy.
 - 8.5. Inne wymagania:
9. Miejsce rozgraniczenia sieci gazowej PSG sp. z o.o. i instalacji odbiorcy przyłączanego stanowi: Kurek główny zlokalizowany na przyłączy na zewnętrznej ścianie budynku
Szafka jest własnością Przyłączanego i na nim spoczywa obowiązek zakupu montażu i konserwacji.
10. Koszt przyłączenia ponosi przedsiębiorstwo gazownicze.
11. Instalacja gazowa powinna być zaprojektowana i wykonana w trybie określonym Prawem budowlanym, zgodnie z wymogami Rozporządzenia Ministra Infrastruktury z dnia 12 kwietnia 2002 r. w sprawie warunków technicznych, jakim powinny odpowiadać budynki i ich usytuowanie (Dz. U. z 2022 r., poz. 1225 z późn. zm.) w oparciu o dokumentację techniczną, na którą uzyskano prawomocne pozwolenie na budowę lub zgłoszenie na roboty budowlane (w przypadku gdy pozwolenie na budowę nie jest wymagane, a wymagane jest zgłoszenie). Zgodnie z powyższymi przepisami zabrania się stosowania w jednym budynku gazu płynnego i gazu z sieci gazowej. Zaprojektowanie i wykonanie instalacji gazowej leży po stronie Klienta.
12. Przyłączane do sieci urządzenia i instalacje muszą spełniać wymagania techniczne i eksploatacyjne zapewniające:
 - 12.1. Bezpieczeństwo funkcjonowania systemu gazowego.
 - 12.2. Zabezpieczenie systemu gazowego przed uszkodzeniami spowodowanymi niewłaściwą pracą przyłączonych urządzeń.
 - 12.3. Zabezpieczenie przyłączonych urządzeń, instalacji przed uszkodzeniami w przypadku awarii lub wprowadzenia ograniczeń w poborze lub dostarczaniu paliw gazowych.
13. W przypadku zmiany parametrów odbioru paliwa gazowego należy ponownie wystąpić z Wnioskiem o określenie nowych Warunków przyłączenia do sieci gazowej.
14. Warunki przyłączenia są ważne przez okres 24 miesięcy od daty ich wydania.
15. Warunki przyłączenia sporządzono w dwóch egzemplarzach, w tym jeden dla Klienta.
16. Klauzule:
 - 16.1. W realizacji przyłączenia (w tym w opracowaniach projektowych) należy stosować rozwiązania techniczne i technologiczne przewidziane wewnętrznymi opracowaniami PSG sp. z o.o. Oddział Zakład Gazowniczy w Zabrze, których odpowiednie części tematyczne będą udostępnione projektantowi/ wykonawcy na jego zgłoszenie, wyrażone w formie pisemnej, tradycyjnej lub elektronicznej.
 - 16.2. Projekt instalacji gazowej nie podlega uzgodnieniu w PSG sp. z o.o.
 - 16.3. Niniejsze Warunki przyłączenia do sieci gazowej stanowią oświadczenie o zapewnieniu dostarczania paliwa gazowego w rozumieniu art. 7 ust 14 Ustawy Prawo energetyczne, jednak nie są zobowiązaniem do sprzedaży paliwa gazowego.
 - 16.4. Inne istotne dla realizacji przedmiotowego przyłączenia informacje:

L. p.	Numer PoD	Kod kreskowy
1.	8018590365500006077735	
	Adres: Tychy ul. Kardynała Stefana Wyszyńskiego 56 lokal nr 8	
2.	8018590365500006077773	
	Adres: Tychy ul. Kardynała Stefana Wyszyńskiego 56 lokal nr 6	
3.	8018590365500006078015	
	Adres: Tychy ul. Kardynała Stefana Wyszyńskiego 56 lokal nr 16	
4.	8018590365500006078053	
	Adres: Tychy ul. Kardynała Stefana Wyszyńskiego 56 lokal nr 23	

5. 8018590365500006078091 
Adres: Tychy ul. Kardynała Stefana Wyszyńskiego 56 lokal nr 21
6. 8018590365500006078534 
Adres: Tychy ul. Kardynała Stefana Wyszyńskiego 56 lokal nr 25
7. 8018590365500006144307 
Adres: Tychy ul. Kardynała Stefana Wyszyńskiego 56 lokal nr 2
8. 8018590365500006266580 
Adres: Tychy ul. Kardynała Stefana Wyszyńskiego 56 lokal nr 1
9. 8018590365500006289213 
Adres: Tychy ul. Kardynała Stefana Wyszyńskiego 56 lokal nr 9
10. 8018590365500006291131 
Adres: Tychy ul. Kardynała Stefana Wyszyńskiego 56 lokal nr 11
11. 8018590365500006321166 
Adres: Tychy ul. Kardynała Stefana Wyszyńskiego 56 lokal nr 15
12. 8018590365500006333442 
Adres: Tychy ul. Kardynała Stefana Wyszyńskiego 56 lokal nr 27
13. 8018590365500006412437 
Adres: Tychy ul. Kardynała Stefana Wyszyńskiego 56 lokal nr 26
14. 8018590365500006414059 
Adres: Tychy ul. Kardynała Stefana Wyszyńskiego 56 lokal nr 12
15. 8018590365500006415247 
Adres: Tychy ul. Kardynała Stefana Wyszyńskiego 56 lokal nr 4
16. 8018590365500006422085 
Adres: Tychy ul. Kardynała Stefana Wyszyńskiego 56 lokal nr 13
17. 8018590365500006507614 
Adres: Tychy ul. Kardynała Stefana Wyszyńskiego 56 lokal nr 7
18. 8018590365500006596458 
Adres: Tychy ul. Kardynała Stefana Wyszyńskiego 56 lokal nr 28
19. 8018590365500006667967 
Adres: Tychy ul. Kardynała Stefana Wyszyńskiego 56 lokal nr 30
20. 8018590365500006668001 
Adres: Tychy ul. Kardynała Stefana Wyszyńskiego 56 lokal nr 24
21. 8018590365500006683769 
Adres: Tychy ul. Kardynała Stefana Wyszyńskiego 56 lokal nr 10
22. 8018590365500006713176 
Adres: Tychy ul. Kardynała Stefana Wyszyńskiego 56 lokal nr 5

23. 8018590365500006797664 
Adres: Tychy ul. Kardynała Stefana Wyszyńskiego 56 lokal nr 20
24. 8018590365500006847413 
Adres: Tychy ul. Kardynała Stefana Wyszyńskiego 56 lokal nr 29
25. 8018590365500006925432 
Adres: Tychy ul. Kardynała Stefana Wyszyńskiego 56 lokal nr 31
26. 8018590365500006945546 
Adres: Tychy ul. Kardynała Stefana Wyszyńskiego 56 lokal nr 32
27. 8018590365500007016443 
Adres: Tychy ul. Kardynała Stefana Wyszyńskiego 56 lokal nr 18
28. 8018590365500007055619 
Adres: Tychy ul. Kardynała Stefana Wyszyńskiego 56 lokal nr 17
29. 8018590365500007123608 
Adres: Tychy ul. Kardynała Stefana Wyszyńskiego 56 lokal nr 19
30. 8018590365500007123783 
Adres: Tychy ul. Kardynała Stefana Wyszyńskiego 56 lokal nr 22
31. 8018590365500007323862 
Adres: Tychy ul. Kardynała Stefana Wyszyńskiego 56 lokal nr 14
32. 8018590365500007545332 
Adres: Tychy ul. Kardynała Stefana Wyszyńskiego 56 lokal nr 3
33. 8018590365500006072105 
Adres: Tychy ul. Kardynała Stefana Wyszyńskiego 58 lokal nr 62
34. 8018590365500006078718 
Adres: Tychy ul. Kardynała Stefana Wyszyńskiego 58 lokal nr 36
35. 8018590365500006078756 
Adres: Tychy ul. Kardynała Stefana Wyszyńskiego 58 lokal nr 43
36. 8018590365500006078794 
Adres: Tychy ul. Kardynała Stefana Wyszyńskiego 58 lokal nr 47
37. 8018590365500006079234 
Adres: Tychy ul. Kardynała Stefana Wyszyńskiego 58 lokal nr 46
38. 8018590365500006079272 
Adres: Tychy ul. Kardynała Stefana Wyszyńskiego 58 lokal nr 49
39. 8018590365500006079418 
Adres: Tychy ul. Kardynała Stefana Wyszyńskiego 58 lokal nr 55
40. 8018590365500006206135 
Adres: Tychy ul. Kardynała Stefana Wyszyńskiego 58 lokal nr 48

41. 8018590365500006266931 
Adres: Tychy ul. Kardynała Stefana Wyszyńskiego 58 lokal nr 63
42. 8018590365500006350814 
Adres: Tychy ul. Kardynała Stefana Wyszyńskiego 58 lokal nr 60
43. 8018590365500006415254 
Adres: Tychy ul. Kardynała Stefana Wyszyńskiego 58 lokal nr 45
44. 8018590365500006415292 
Adres: Tychy ul. Kardynała Stefana Wyszyńskiego 58 lokal nr 33
45. 8018590365500006420241 
Adres: Tychy ul. Kardynała Stefana Wyszyńskiego 58 lokal nr 51
46. 8018590365500006420272 
Adres: Tychy ul. Kardynała Stefana Wyszyńskiego 58 lokal nr 56
47. 8018590365500006422412 
Adres: Tychy ul. Kardynała Stefana Wyszyńskiego 58 lokal nr 38
48. 8018590365500006522259 
Adres: Tychy ul. Kardynała Stefana Wyszyńskiego 58 lokal nr 57
49. 8018590365500006569056 
Adres: Tychy ul. Kardynała Stefana Wyszyńskiego 58 lokal nr 61
50. 8018590365500006632699 
Adres: Tychy ul. Kardynała Stefana Wyszyńskiego 58 lokal nr 53
51. 8018590365500006667400 
Adres: Tychy ul. Kardynała Stefana Wyszyńskiego 58 lokal nr 59
52. 8018590365500006674514 
Adres: Tychy ul. Kardynała Stefana Wyszyńskiego 58 lokal nr 37
53. 8018590365500006674552 
Adres: Tychy ul. Kardynała Stefana Wyszyńskiego 58 lokal nr 35
54. 8018590365500006704808 
Adres: Tychy ul. Kardynała Stefana Wyszyńskiego 58 lokal nr 52
55. 8018590365500006712766 
Adres: Tychy ul. Kardynała Stefana Wyszyńskiego 58 lokal nr 58
56. 8018590365500006712797 
Adres: Tychy ul. Kardynała Stefana Wyszyńskiego 58 lokal nr 50
57. 8018590365500006713138 
Adres: Tychy ul. Kardynała Stefana Wyszyńskiego 58 lokal nr 39
58. 8018590365500006765724 
Adres: Tychy ul. Kardynała Stefana Wyszyńskiego 58 lokal nr 42

59. 8018590365500006849523 
Adres: Tychy ul. Kardynała Stefana Wyszyńskiego 58 lokal nr 54
60. 8018590365500007020815 
Adres: Tychy ul. Kardynała Stefana Wyszyńskiego 58 lokal nr 40
61. 8018590365500007025919 
Adres: Tychy ul. Kardynała Stefana Wyszyńskiego 58 lokal nr 44
62. 8018590365500007050898 
Adres: Tychy ul. Kardynała Stefana Wyszyńskiego 58 lokal nr 64
63. 8018590365500007124148 
Adres: Tychy ul. Kardynała Stefana Wyszyńskiego 58 lokal nr 34
64. 8018590365500007545400 
Adres: Tychy ul. Kardynała Stefana Wyszyńskiego 58 lokal nr 41
65. 8018590365500007545677 
Adres: Tychy ul. Kardynała Stefana Wyszyńskiego 58 lokal nr 63A

POLSKA SPÓŁKA GAZOWNICTWA
Dokument został zaakceptowany przez:
WOJCIECH CICHY, Kier. Sekcji Przyłączania
ZOFIA BOJARSKA, Mł. Spec. ds. Obsługi Klienta
Wygenerowany elektronicznie.
Nie wymaga podpisu ani stempla.

Opracował/a: Zofia Bojarska

Potwierdzam odbiór niniejszych Warunków przyłączenia do sieci gazowej

.....
(miejscowość, data i czytelny podpis Klienta)

Otrzymują:

1. Klient
2. 3100