
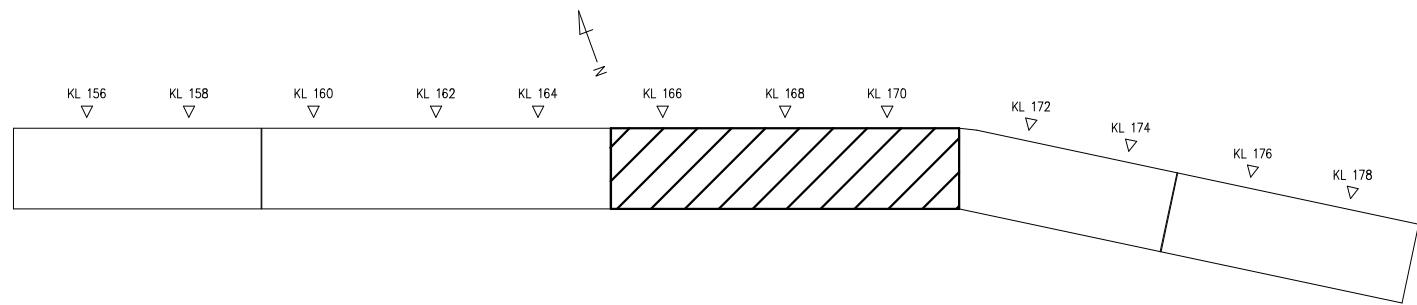


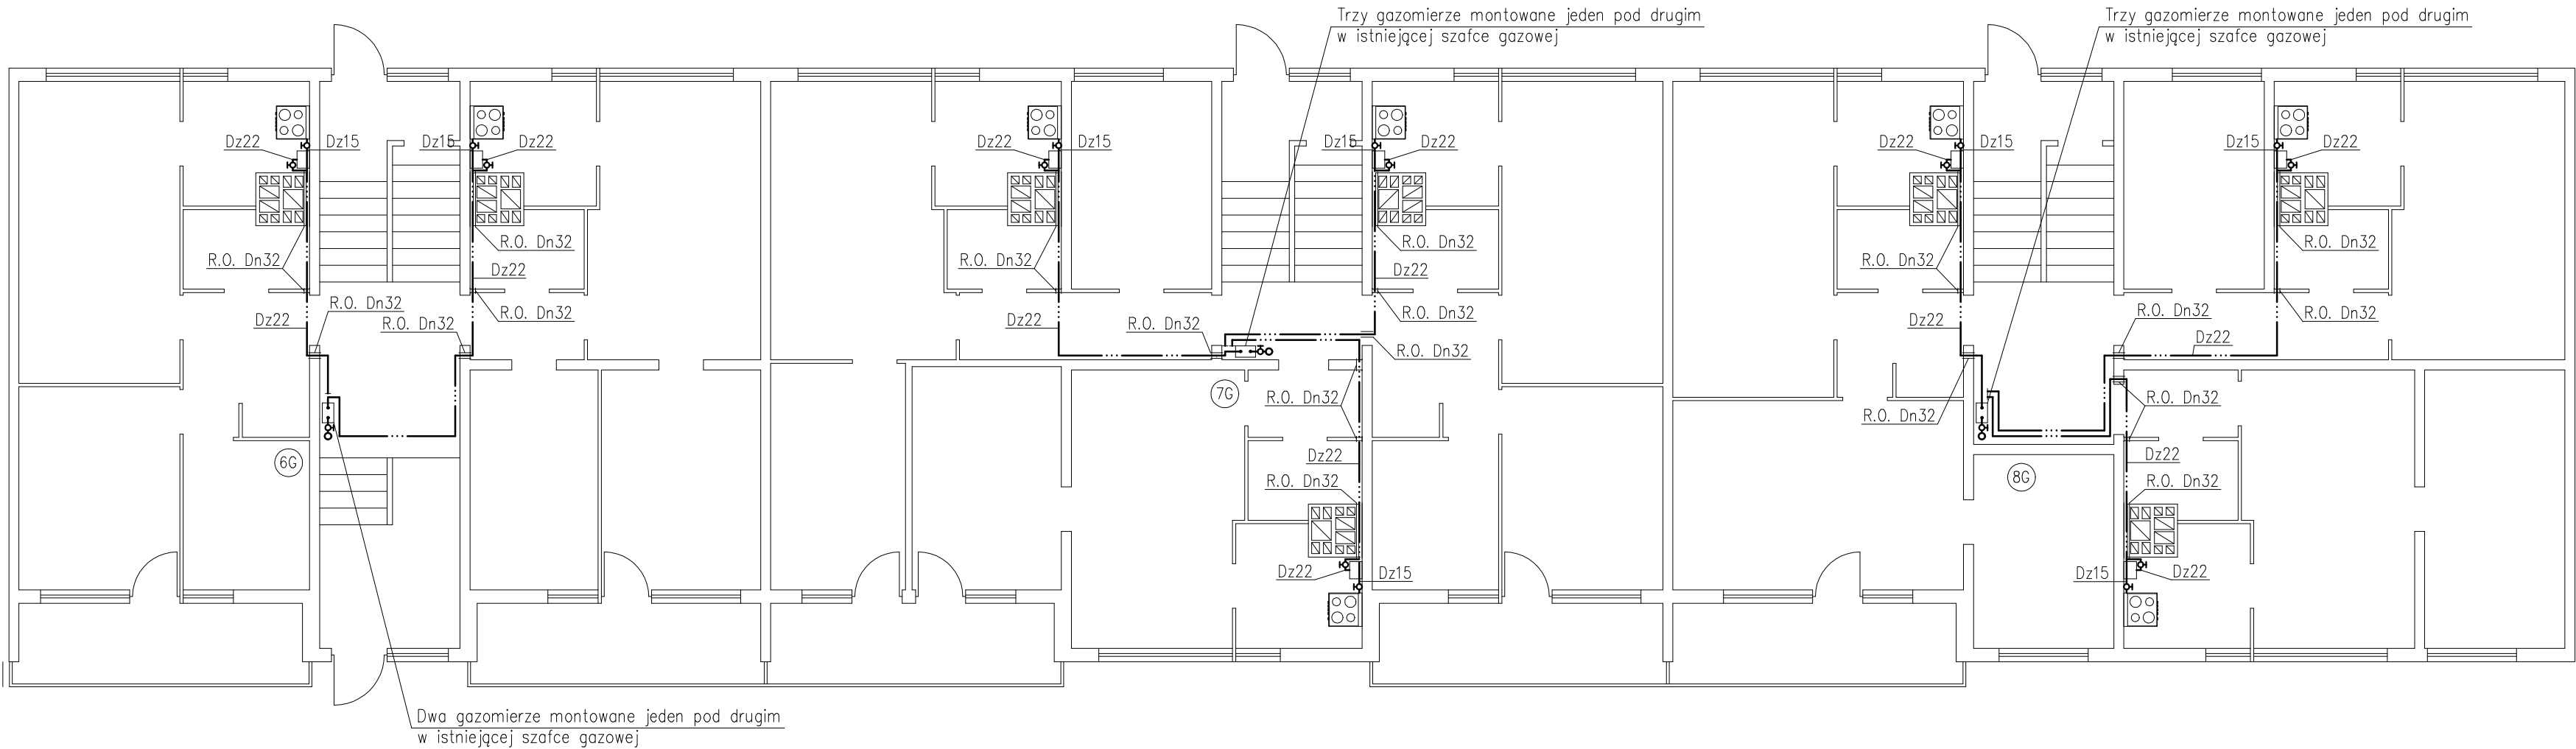

LEGENDA:

- $\varnothing 15$ — Instalacja gazowa z rur stalowych – projektowana
- Dz15 — Instalacja gazowa z rur miedzianych – projektowana
- $\blacktriangleleft$ — Redukcja
- $\cdot$ — Złączka przejściowa stal/miedź
- R.O. Dn50 — Rura ochronna
- Gazomierze
- Kuchnia gazowa 4-ro palnikowa z piekarnikiem elektrycznym – istniejąca
- Przepływowy podgrzewacz gazowy

UWAGA:

1. Wszystkie przejścia przez przegrody budowlane wykonać w tulejach ochronnych dwie dymensje większych od rury przewodowej. Po wykonaniu instalacji tuleje wypełnić materiałem trwale plastycznym.
2. Instalację w obrębie piwnic i klatek schodowych wykonać z rur stalowych czarnych, łączonych przez spawanie a od gazomierza i w obrębie mieszkań z rur miedzianych twardych łączonych poprzez zaciskanie.
3. Rury prowadzić pod stropem pomieszczeń po wierzchu ścian.
4. Gazomierze montować na klatce schodowej w istniejących szafkach gazowych.
5. Do obliczeń hydraulicznych przyjęto, że każde mieszkanie jest wyposażone w kuchenkę 4-ro palnikową z piekarnikiem elektrycznym i gazowy przepływowy podgrzewacz wody (wyposażenie mieszkań w urządzenia gazowe pozostaje bez zmian).
6. W razie konieczności, w miejscu kolizji projektowanej instalacji gazu z innymi rurami należy na nich wykonać odsadzkę.

	Obiekt i adres:	Budynek mieszkalny al. Niepodległości 156 - 178 w Tychach			
	Faza i temat:	PAB Remont wewnętrznej instalacji gazu			
	Nazwa rys.:	Rzut parteru - klatka 166 - 170 - stan projektowany			
	Imię i nazwisko	Nr uprawnień	Podpis	Umowa nr:	
Projektował:	mgr inż. Wojciech Grzyb	SLK/8219/ PWBS/19		Nr rys.: 15	Nr proj.: 43/2026
Sprawdził:	mgr inż. Joanna Węgrzyn	SLK/0959/ PWOS/05		Skala: 1:100	Data: 04.2026 r.
SP INWESTPROJEKT 41-600 ŚWIĘTOCHŁOWICE ul. BIESZCZADZKA 9					