
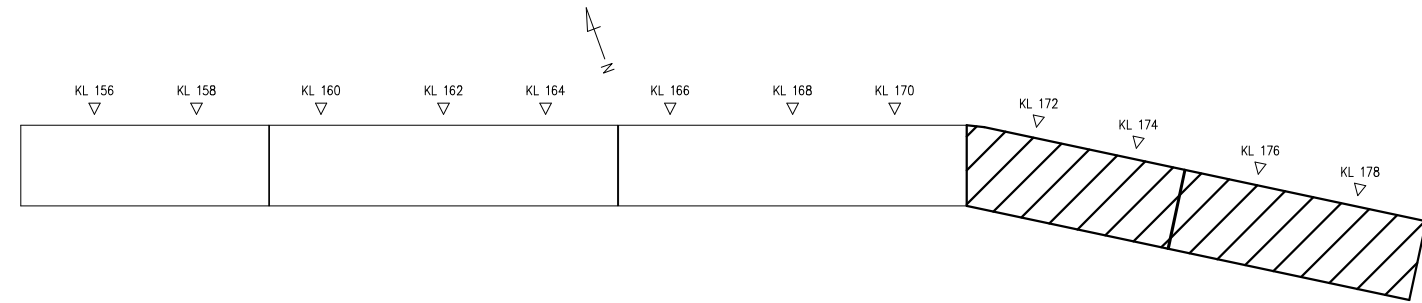


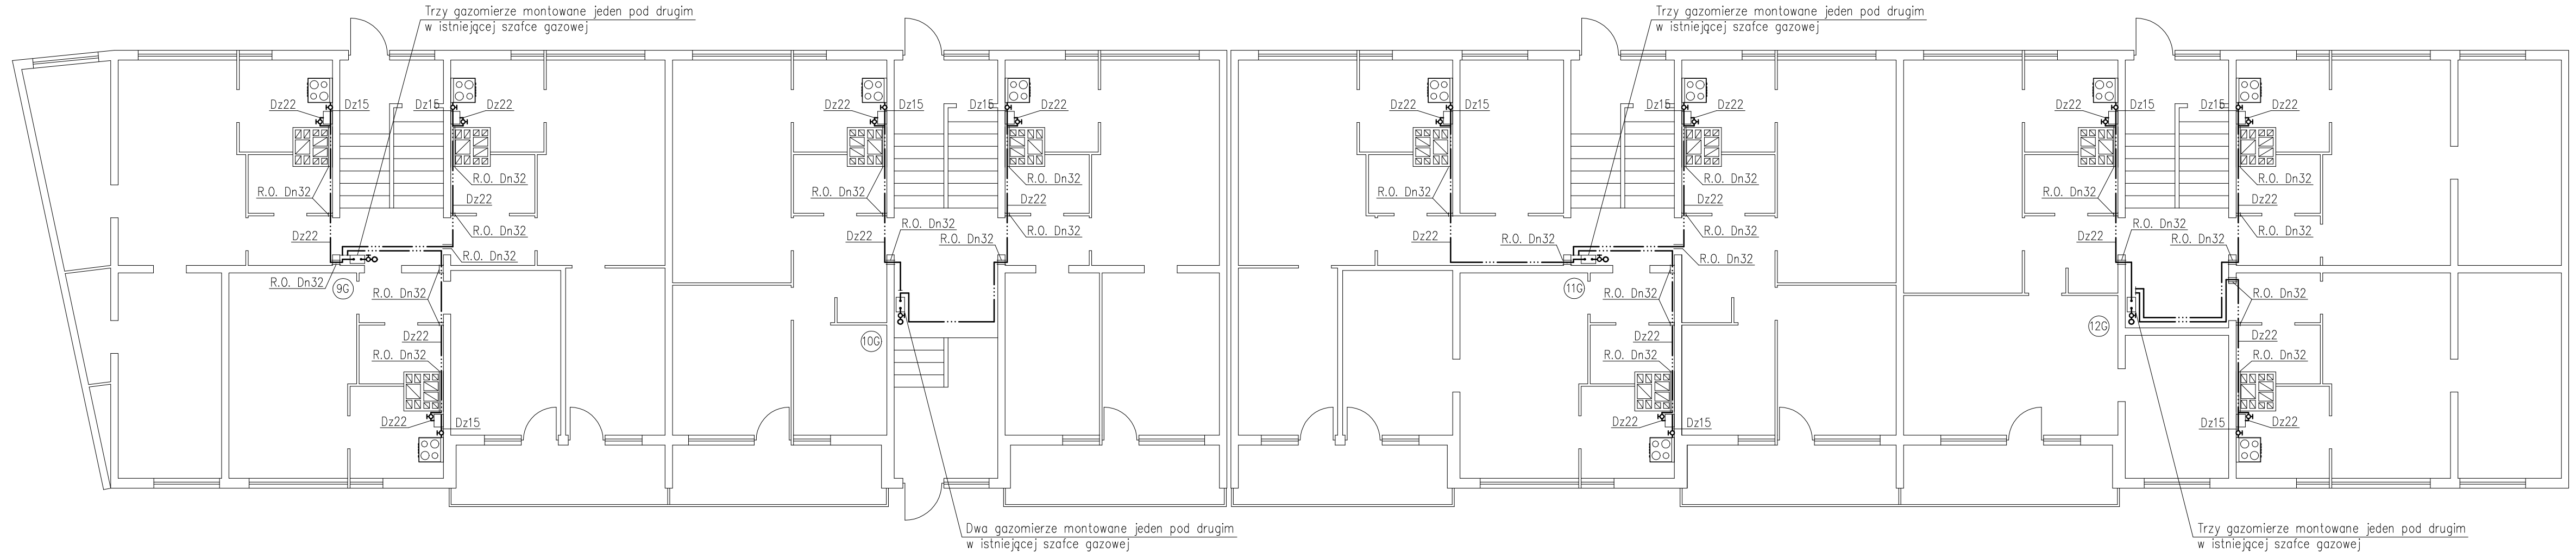

UWAGA:

1. Wszystkie przejścia przez przegrody budowlane wykonać w tulejach ochronnych dwie dymensje większych od rury przewodowej. Po wykonaniu instalacji tuleje wypełnić materiałem trwale plastycznym.
2. Instalację w obrębie piwnic i klatek schodowych wykonać z rur stalowych czarnych, łączonych przez spawanie a od gazomierza i w obrębie mieszkań z rur miedzianych twardych łączonych poprzez zaciskanie.
3. Rury prowadzić pod stropem pomieszczeń po wierzchu ścian.
4. Gazomierze montować na klatce schodowej w istniejących szafkach gazowych.
5. Do obliczeń hydraulicznych przyjęto, że każde mieszkanie jest wyposażone w kuchenkę 4-ro palnikową z piekarnikiem elektrycznym i gazowy przepływowy podgrzewacz wody (wyposażenie mieszkań w urządzenia gazowe pozostaje bez zmian).
6. W razie konieczności, w miejscu kolizji projektowanej instalacji gazu z innymi rurami należy na nich wykonać odsadzkę.

LEGENDA:

- Ø15 Instalacja gazowa z rur stalowych – projektowana
- Dz15 Instalacja gazowa z rur miedzianych – projektowana
- Redukcja
- Złączka przejściowa stal/miedź
- Rura ochronna
- R.O. Dn50
- Gazomierz
- Kuchnia gazowa 4-ro palnikowa z piekarnikiem elektrycznym – istniejąca
- Przepływowy podgrzewacz gazowy

	Obiekt i adres: Budynek mieszkalny al. Niepodległości 156 - 178 w Tychach				
	Faza i temat: PAB Remont wewnętrznej instalacji gazu				
	Nazwa rys.: Rzut parteru - klatka 172 - 178 - stan projektowany				
	Imię i nazwisko	Nr uprawnień	Podpis	Umowa nr:	
Projektował:	mgr inż. Wojciech Grzyb	SLK/8219/ PWBS/19		Nr rys.: 16	Nr proj.: 43/2026
Sprawił:	mgr inż. Joanna Węgrzyn	SLK/0959/ PWOS/05		Skala: 1:100	Data: 04.2026 r.
SP INWESTPROJEKT 41-600 ŚWIĘTOCHŁOWICE ul. BIESZCZADZKA 9					