

JEDNOSTKA PROJEKTOWA:	 „Zarys” Biuro Projektowe Michał Adamik 43-190 Mikołów, Rynek 2 tel. kom. 505 999 936 email: zarysbp@gmail.com NIP: 6351688640 REGON:243276834
--------------------------	---

INWESTOR:	Tyska Spółdzielnia Mieszkaniowa „OSKARD” 43-100 Tychy, ul. Dąbrowskiego 39
INWESTYCJA /OBIEKT:	43-100 Tychy, ul. Budowlanych 16-18/Biblioteczna 7-11
RODZAJ OPRACOWANIA:	Projekt wymiany wewnętrznej instalacji gazowej w budynku mieszkaniowym wielorodzinnym
STADIUM:	PROJEKT TECHNICZNY
PROJEKTOWAŁ:	mgr inż. Michał Adamik upr. nr. SLK/8959/PWBS/19
SPRAWDZIŁ:	
KATEGORIA:	VIII

Oświadczam , że projekt techniczny wymiany wewnętrznej instalacji gazowej w budynku mieszkalnym wielorodzinnym przy ul. Budowlanych 16-18/Biblioteczna 7-11 w Tychach został wykonany zgodnie z obowiązującymi przepisami prawa budowlanego (Ustawa z dnia 7 lipca 1994 r. art.34 ust.3d pkt. 3), oraz zasadami wiedzy technicznej polskimi normami oraz posiadaną wiedzą techniczną .

Mikołów, luty 2026

I. OPIS TECHNICZNY

1. DANE OGÓLNE

- 1.1. Przedmiot i zakres opracowania
- 1.2. Autor opracowania.
- 1.3. Podstawa opracowania.

2. ROZWIĄZANIE PROJEKTOWE-WEWNĘTRZNEJ INSTALACJI CWU

- 2.1. Stan istniejący
- 2.2. Opis rozwiązań projektowych, przybory gazowe
- 2.3. Wentylacja

3. WYTYCZNE WYKONANIA I ODBIORU INSTALACJI CWU

4. INFORMACJA O OBSZARZE ODDZIAŁYWANIA OBIEKTU

5. INFORMACJA DOTYCZĄCA BEZPIECZEŃSTWA I OCHRONY ZDROWIA

6. ZESTAWIENIE PODSTAWOWYCH MATERIAŁÓW

II. CZĘŚĆ RYSUNKOWA

- Rys. IS-1 Orientacja budynku - skala 1:500,
- Rys. IS-2 Rzut piwnic kl. 16 - skala 1:100,
- Rys. IS-3 Rzut piwnic kl. 18 - skala 1:100,
- Rys. IS-4 Rzut piwnic kl. 11 - skala 1:100,
- Rys. IS-5 Rzut piętra typowego kl. 16 - skala 1:100,
- Rys. IS-6 Rzut piętra typowego kl. 18 - skala 1:100,
- Rys. IS-7 Rzut piętra typowego kl. Biblioteczna 11 - skala 1:100,
- Rys. IS-8 Rzut piętra ostatniego kl. Biblioteczna 11 - skala 1:100,
- Rys. IS-9 Rozwinięcie pionu 1 i 2 - skala --:--
- Rys. IS-10 Rozwinięcie pionu 3 - skala --:--

IV. ZAŁĄCZNIKI.

- Oświadczenie projektanta
 - Uprawnienia i zaświadczenie projektanta
 - Warunki przyłączenia do sieci gazowej PSG sp. z o.o.
-

I. OPIS TECHNICZNY.

1. DANE OGÓLNE.

1.1. Przedmiot i zakres opracowania

Niniejsze opracowanie stanowi projekt wymiany wewnętrznej instalacji gazu dla budynku wielorodzinnego zlokalizowanego w Tychach przy ulicy Budowlanych 16-18/Biblioteczna 7-11.

Zakres opracowania obejmuje wykonanie projektowanej instalacji gazu od kurka gazowego zlokalizowanego na elewacji budynku w wentylowanej szafce gazowej, do odbiorników gazu - kuchenek gazowych 4-ro palnikowych zlokalizowanych i gazowych podgrzewaczy przepływowych w lokalach mieszkalnych. Istniejące kuchenki i podgrzewacze nie podlegają wymianie. Budynek posiada przyłącze gazu z rur stalowych Dn50 wraz z kurkiem głównym, który pozostaje bez zmian.

Inwestor: Tyska Spółdzielnia Mieszkaniowa „OSKARD”
43-100 Tychy
ul. Dąbrowskiego 39

1.2. Autor opracowania.

Michał Adamik
Rynek 2, 43-190 Mikołów
nr uprawnień budowlanych SLK/8959/PWBS/19

1.3. Podstawa opracowania.

Podstawę opracowania stanowią:

- Umowa
- Archiwalny projekt instalacji, c.o.
- Warunki przyłączenia do sieci gazowej Polskiej Spółki Gazownictwa Sp. z o.o.
- Mapa zasadnicza w skali 1:1000
- Obowiązujące normy i przepisy wytyczne do projektowania, katalogi producentów tj. Rozporządzenie Ministra Infrastruktury z dnia 12.04.2002 r. w sprawie warunków technicznych jakim powinny odpowiadać budynki i ich usytuowanie, wraz z późniejszymi zmianami.
- Wizje lokalne w terenie,
- Uzgodnienia z Inwestorem,

2. ROZWIĄZANIE PROJEKTOWE-WEWNĘTRZNEJ INSTALACJI GAZU.

2.1. Stan istniejący

Budynek będący przedmiotem opracowania jest obiektem istniejącym. Jest to budynek mieszkalny, wielorodzinny, trzy-klatkowy, o 4 kondygnacjach nadziemnych, zaliczany do grupy budynków niskich. Do budynku doprowadzone są 3 przyłącza gazowe. Klatki Budowlanych 16-18 składają się z 37 mieszkań. Komunikacja w budynku odbywa się przez klatkę schodową. Piony gazowe w ilości 8 szt. prowadzone są w szachtach instalacyjnych zlokalizowanych w kuchniach gdzie również zlokalizowane są gazomierze. Klatka Biblioteczna 11 składa się z 6ciu dwupoziomowych i 2óch jednopoziomowych mieszkań. Piony gazowe w ilości 3 szt. prowadzone są w szachtach instalacyjnych zlokalizowanych w kuchniach gdzie również

zlokalizowane są gazomierze. Komunikacja w budynku odbywa się przez klatkę schodową oraz galerię. Instalacja gazowa obecnie zasila łącznie w 45-ciu mieszkaniach kuchenki gazowe 4-ro palnikowe z piekarnikiem oraz gazowe podgrzewacze przepływowe.

W w/w obiekcie istnieje przyłącze gazu.

2.2. Opis rozwiązań projektowych, przybory gazowe

Projekt przewiduje wymianę istniejącej instalacji gazowej od kurków głównych do urządzeń gazowych w mieszkaniach, należy pozostawić kuchnie gazowe i gazowe podgrzewacze przepływowe. W miejsce likwidowanej instalacji należy wykonać projektowaną instalację wraz z pionami zlokalizowanymi w każdej z klatek schodowych.

W zakres projektu wchodzi:

- wykonanie instalacji z rur stalowych czarnych bez szwu od kurków głównych do gazomierzy
- wykonanie przewodów od gazomierzy do kuchenek gazowych w mieszkaniach z rur miedzianych
- umieszczenie gazomierzy na klatkach schodowych w szafkach wentylowanych z drzwiczkami i szybą do odczytu stanu licznika, montowanych po dwa w jednej szafce
- wykonanie w klatkach na najwyższej kondygnacji otworów wywiewnych o przekroju netto 200 cm² każdy i zakończenie ich kratkami wentylacyjnymi
- przełożenie ewentualnych kabli elektrycznych bądź teletechnicznych przy projektowanych pionach gazowych.

Projektowana instalacja gazowa zasilać będzie istniejące kuchenki gazowe 4-ro palnikowe z piekarnikiem oraz gazowe podgrzewacze przepływowe, zlokalizowane w pomieszczeniach kuchennych i łazienkach w każdym z mieszkań. Łączna ilość zamontowanych kuchni gazowych i podgrzewaczy to 45 szt.

2.3. Wentylacja

W pomieszczeniach z urządzeniami gazowymi należy zapewnić odpowiednią wentylację nawiewno-wywiewną zgodnie z Rozporządzeniem Ministra Infrastruktury z dnia 12.04.2002r. w sprawie warunków technicznych, jakim powinny odpowiadać budynki i ich usytuowanie (tekst jednolity Dz. U. z 2015 r. poz. 1422 z późniejszymi zmianami).

W klatkach schodowych należy wykonać otwory wywiewne, usytuowane w górnej części klatek schodowych. Otwory nawiewne umiejscowić w ścianie przy drzwiach wejściowych.

3. WYTYPYCHNE WYKONANIA I ODBIORU INSTALACJI GAZOWEJ

Wytypychnie wykonania instalacji gazowej.

Instalację wewnętrzną gazową zaprojektowano z rur stalowych czarnych bez szwu wg PN-EN-10208-2+AC łączonych przez spawanie oraz z miedzi łączonej zaciskowo.

Przy przejściach przez ściany, przewody należy prowadzić w rurach ochronnych uszczelnionych szczeliwem elastycznym niepowodującym korozji. Rury instalacji gazowej w tych miejscach (przed nałożeniem rur

ochronnych) należy pomalować farbą podkładową, a następnie dwukrotnie olejną w kolorze żółtym. Rury ochronne w ścianach powinny wystawać po min. 3 cm z każdej strony ściany. W miejscach przejść przez mury nie wolno stosować żadnych połączeń. Przejścia przez ścianę zewnętrzną uszczelnić dobrze ubitym sznurem smołowym i olkitem. Rury stalowe muszą posiadać niezbędny certyfikat oraz powinny być oznakowane zgodnie z normą. Prowadzenie przewodów:

po ścianach i pod stropami w odległości 2 cm od powierzchni tynku, z zastosowaniem typowych uchwytów instalacyjnych

przewody instalacji gazowej w stosunku do innych instalacji stanowiących wyposażenie budynku należy lokalizować w sposób zapewniający bezpieczeństwo ich użytkowania, z zachowaniem odległości umożliwiających wykonanie prac konserwacyjnych.

instalacji gazowej należy prowadzić zgodnie z załączonymi rzutami oraz rozwinieciem wewnętrznej instalacji gazowej.

Odcinki poziome należy prowadzić ze spadkiem 0,3 % w kierunku urządzeń gazowych.

Minimalne odległości przewodów gazowych wynoszą :

w odległości co najmniej 10 cm powyżej innych przewodów instalacyjnych;

- w odległości co najmniej 2 cm w przypadku krzyżowania się z innymi przewodami;
- w odległości 15 cm nad przewodami elektrycznymi, wodociągowymi i kanalizacyjnymi;
- w odległości 15 cm pod przewodami c.o.;
- w odległości 10 cm od nieuszczelnionych puszek instalacji elektrycznej;
- w odległości 60 cm od urządzeń elektrycznych iskrzących (wyłączników, bezpieczników gniazd wtykowych itp.), jeżeli nie są umieszczone we wnękach i oddzielone od siebie przegrodą z materiałów niepalnych.

Wykonywanie instalacji gazowej przez kanały wentylacyjne lub spalinowe jest niedopuszczalne. Przewody instalacji gazowej należy mocować do ścian za pomocą odpowiednich uchwytów w następujących odległościach:

- na poziomach dla rur Ø 15-25 - co 1,5 m
- na pionach dla rur Ø 15-25 - co 2,5 m

Przed kuchenką gazową zamontować zawór kulowy odcinający z filtrem gazu.

Zawory z filtrem powinny być zamontowane w łatwo dostępnym miejscu.

Elementem pomiarowym zużycia gazu dla mieszkań będą projektowane gazomierze miechowe zamontowane w klatce schodowej w wentylowanych szafkach z drzwiczkami i szybą do odczytu stanu gazomierza. Ilość gazomierzy na każdej kondygnacji zgodnie z załącznikami rysunkowymi.

Gazomierze montować w przedziale wysokości około 1.3 do 1.8 m licząc od poziomu posadzki do spodu gazomierza. Przed gazomierzami montować zawory odcinające kulowe gwintowane.

Uwaga:

- Rozplombowanie gazomierzy, demontaż oraz ich ponowny montaż wraz z zaplombowaniem należy zlecić do Polskiej Spółki Gazownictwa Sp. z o.o. z siedzibą w Tychach.

- Wszystkie prace należy wykonać pod nadzorem służb technicznych Tyskiej Spółdzielni Mieszkaniowej „OSKARD”.

Zabezpieczenie antykorozyjne instalacji gazowej.

Po dokonaniu próby szczelności instalacji gazowej, przewody oczyścić do III stopnia czystości i zabezpieczyć przed korozją. Ochronę antykorozyjną należy wykonać na wszystkich odcinkach instalacji gazowej poprzez nałożenie pokrycia malarskiego N1-L/U-AP wg BN-76/8076-05. Barwa zewnętrznej warstwy pokrycia żółta wg PN-70/H-01270/01. Poszczególne powłoki powinny mieć zróżnicowaną warstwę.

Sprawdzenie i odbiór instalacji gazowej.

Po wykonaniu instalacji należy, w obecności dostawcy gazu, przeprowadzić próbę odbioru instalacji, w czasie której należy wykonać następujące czynności:

- sprawdzenie prawidłowości prowadzenia przewodów gazowych i rur spalinowych oraz usytuowania poszczególnych elementów instalacji zgodnie z projektem;
- sprawdzenie jakości użytych materiałów i prawidłowość wykonania robót montażowych
- przeprowadzenie próby szczelności przewodów.

Próba szczelności polega na napełnieniu przewodów gazowych powietrzem pod ciśnieniem 50 kPa. Po upływie 15-30 min. należy wykonać pomiar spadku ciśnienia manometrem. Jeżeli w ciągu 30 min. nie zaobserwuje się spadku ciśnienia na manometrze, instalację można uznać za szczelną. Jeżeli wynik próby jest negatywny, wykonawca powinien odnaleźć miejsca nieszczelności, używając do tego wody mydlanej lub specjalnych testerów szczelności. Nieszczelne elementy należy wymienić względnie rozmontować przewody i złącza wykonać na nowo. Jeżeli trzykrotnie wykonana próba da wynik negatywny, instalację należy wykonać na nowo. Instalacja powinna być napełniona gazem w ciągu 6 miesięcy od daty wykonania próby szczelności.

Zgodnie z przepisami obowiązującymi do wykonania wewnętrznej instalacji gazowej z rur miedzianych należy zastosować do wyboru dwie metody łączenia: z zastosowaniem łączników lutowanych na twardo oraz z zastosowaniem łączników zaprasowywanych. Obie te metody są zgodne z Rozporządzeniem Ministra Infrastruktury w sprawie warunków, jakim powinny odpowiadać budynki i ich usytuowanie z dnia 12 kwietnia 2002 r. (t.j Dz.U. 2019 poz. 1065.)

Zachowując wymiar średnic:

- 1" stal - dn28mm miedz
- 3/4" stal - dn22mm miedz
- 1/2" stal - dn18mm miedz
- 3/8" stal - dn15mm miedz

4. INFORMACJA O OBSZARZE ODDZIAŁYWANIA OBIEKTU.

Planowany zakres robót budowlanych nie powoduje zmiany obszaru oddziaływania istniejącego budynku. Obszar ten mieści się w granicach przedmiotowej działki.

5. INFORMACJA DOTYCZĄCA BEZPIECZEŃSTWA I OCHRONY ZDROWIA

Zgodnie z Prawem Budowlanym zakres robót budowlanych przewidzianych w niniejszym projekcie technicznym wymiany instalacji gazowej w budynku mieszkalnym wielorodzinnym w Tychach przy

ul. Budowlanych 16-18/Biblioteczna 7-11, nie wymaga opracowania planu bezpieczeństwa i ochrony zdrowia.

6. ZESTAWIENIE PODSTAWOWYCH MATERIAŁÓW

1.	Rura stalowa czarna bez szwu ze stali R35 wg PN-80/H-74219 Dn 25	74	mb
2.	Rura stalowa czarna bez szwu ze stali R35 wg PN-80/H-74219 Dn 32	90	mb
3.	Rura stalowa czarna bez szwu ze stali R35 wg PN-80/H-74219 Dn 40	12	mb
4.	Rura stalowa czarna bez szwu ze stali R35 wg PN-80/H-74219 Dn 50	2	mb
5.	Tuleja stalowa ochronna od Dn 20 do Dn 40	28	szt.
6.	Rury miedziane twarde, ciągnione bez szwu, do gazu $\varnothing 18 \times 1$	43	mb
7.	Rury miedziane twarde, ciągnione bez szwu, do gazu $\varnothing 22 \times 1$	25	mb
8.	Rury miedziane twarde, ciągnione bez szwu, do gazu $\varnothing 28 \times 1$	50	mb
9.	Kurek kulowy Dn 15 atestowany (podłączenie kuchenek)	45	szt.
10.	Kurek kulowy Dn 25 atestowany (odcięcie gazomierza)	16	szt.
11.	Kurek kulowy Dn 25 atestowany (odcięcie podgrzewacza)	8	szt.
12.	Dwuzłączki z brązu do gazu Dn 15	8	szt.
13.	Zwężki stalowe symetryczne Dn50/Dn40	2	szt.
14.	Zwężki stalowe symetryczne Dn40/Dn32	2	szt.
15.	Zwężki stalowe symetryczne Dn32/Dn25	8	szt.
16.	Szafki gazowe na gazomierze firmy Ken typ G-045, z materiału trudnozapalnego, wentylowane, z szybką do odczytu gazomierza	8	szt.
17.	Kratka wentylacyjna wywiewna montowana na klatkach schodowych $\varnothing 160$	2	szt.
18.	Gazomierze G4 istniejące (do przełożenia z mieszkań na klatki schodowe)	8	szt.

II. CZĘŚĆ RYSUNKOWA.

Rys. IS-1 Orientacja budynku - skala 1:500,

Rys. IS-2 Rzut piwnic kl. 16 - skala 1:100,

Rys. IS-3 Rzut piwnic kl. 18 - skala 1:100,

Rys. IS-4 Rzut piwnic kl. 11 - skala 1:100,

Rys. IS-5 Rzut piętra typowego kl. 16 - skala 1:100,

Rys. IS-6 Rzut piętra typowego kl. 18 - skala 1:100,

Rys. IS-7 Rzut piętra typowego kl. Biblioteczna 11 - skala 1:100,

Rys. IS-8 Rzut piętra ostatniego kl. Biblioteczna 11 - skala 1:100,

Rys. IS-9 Rozwinięcie pionu 1 i 2 - skala --:--

Rys. IS-10 Rozwinięcie pionu 3 - skala --:--

III. ZAŁĄCZNIKI

Oświadczenie projektanta

Uprawnienia i zaświadczenie projektanta

Warunki przyłączenia do sieci gazowej Polskiej Spółki Gazownictwa Sp. z o.o.

Wyry, luty 2026 r.


OŚWIADCZENIE

Niniejszym oświadczam, że

PROJEKT TECHNICZNY WYMIANY INSTALACJI GAZOWEJ W BUDYNKU
WIELORODZINNYM PRZY UL. BUDOWLANYCH 16-18/BIBLIOTECZNA 7-11 W
TYCHACH

jest zgodny z przepisami ustawy z dnia 7 lipca 1994-Prawo Budowlane (t. j. Dz. U. 2024 r., poz. 725 z p. zm.) działając z treścią art. 20 ust. 4 i innymi wymaganymi ustaw, przepisów i obowiązującymi Polskimi Normami oraz zasadami wiedzy technicznej i jest kompletny z punktu widzenia celu, któremu ma służyć .

Projektant: mgr inż. Michał Adamik
nr uprawnień: SLK/8959/PWBS/19

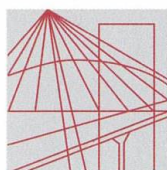

Ś L Ą S K A
O K R Ę G O W A
I Z B A
I N Ż Y N I E R Ó W
B U D O W N I C T W A

OKRĘGOWA KOMISJA KWALIFIKACYJNA

Sygn. akt SLK/OKK/7131.7132/8959/19 **DECYZJA**

Katowice, dnia 18 grudnia 2019 r.

Na podstawie art. 12 ust. 2, art. 12 ust. 3, art. 12 ust. 4c pkt 3, art. 13, art. 14 ust. 1 pkt 4b, art. 15a ust. 1, art. 15a ust. 20 ustawy z dnia 7 lipca 1994r. Prawo budowlane (Dz.U. z 2019r., poz. 1186, z późn. zm.) oraz na podstawie art. 24 ust. 1 pkt 2 ustawy z dnia 15 grudnia 2000r. o samorządach zawodowych architektów oraz inżynierów budownictwa (Dz.U. z 2019r., poz. 1117), po ustaleniu, że zostały spełnione warunki w zakresie przygotowania zawodowego oraz po złożeniu egzaminu na uprawnienia budowlane z wynikiem pozytywnym

Pan Michał Adamik

mgr inż. inżynierii środowiska
ur. dnia 4 listopada 1984 r. w Mikołowie

otrzymuje

UPRAWNIENIA BUDOWLANE

numer ewidencyjny SLK/8959/PWBS/19

do projektowania i kierowania robotami budowlanymi

w specjalności instalacyjnej w zakresie sieci, instalacji i urządzeń cieplnych, wentylacyjnych, gazowych, wodociągowych i kanalizacyjnych bez ograniczeń

Zakres uprawnień:

- projektowanie obiektu budowlanego i kierowanie robotami budowlanymi związanymi z obiektem budowlanym, takim jak: sieci i instalacje ciepłe, wentylacyjne, gazowe, wodociągowe i kanalizacyjne,
- sprawdzanie projektów budowlanych w zakresie uzyskanej specjalności i sprawowanie nadzoru autorskiego,
- sporządzanie projektu zagospodarowania działki lub terenu, w zakresie uzyskanej specjalności,
- kierowanie wytwarzaniem konstrukcyjnych elementów budowlanych oraz nadzór i kontrola techniczna wytwarzania tych elementów,
- wykonywanie nadzoru inwestorskiego,
- sprawowanie kontroli technicznej utrzymania obiektów budowlanych, z zastrzeżeniem art. 62 ustawy Prawo budowlane.

UZASADNIENIE

W wyniku pozytywnego postępowania kwalifikacyjnego i pozytywnego wyniku egzaminu ze znajomości procesu budowlanego oraz praktycznego zastosowania wiedzy technicznej wydanie niniejszych uprawnień budowlanych jest uzasadnione.

Od niniejszej decyzji służy prawo odwołania do Krajowej Komisji Kwalifikacyjnej Polskiej Izby Inżynierów Budownictwa w Warszawie, za pośrednictwem Okręgowej Komisji Kwalifikacyjnej ŚOIIB w Katowicach w terminie 14 dni od dnia jej doręczenia.

Zgodnie z art. 127a k.p.a., w trakcie biegu terminu do wniesienia odwołania strona może zrzec się prawa do wniesienia odwołania wobec organu administracji publicznej, który wydał decyzję (tj. Okręgowej Komisji Kwalifikacyjnej Śląskiej Okręgowej Izby Inżynierów Budownictwa). W takim wypadku, z dniem doręczenia organowi oświadczenia o zrzeczeniu się prawa do wniesienia odwołania przez ostatnią ze stron postępowania, decyzja staje się ostateczna i prawomocna. Informuje się ponadto, że jeżeli w wyniku złożenia oświadczenia o zrzeczeniu się odwołania decyzja uzyska przymioty ostateczności i prawomocności – zamyka to również drogę do zaskarżenia jej do sądu administracyjnego.

Otrzymują:

1. Pan Michał Adamik
2. Okręgowa Rada Izby
3. Główny Inspektor
4. Nadzoru Budowlanego
- a/a.




Skład orzekający OKK

1. *[Signature]*
mgr inż. Franciszek Buszka

2. *[Signature]*
mgr inż. Jan Spychała

3. *[Signature]*
inż. Hieronim Spizewski

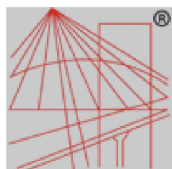

P O L S K A
I Z B A
I N Ż Y N I E R Ó W
B U D O W N I C T W A

Zaświadczenie

o numerze weryfikacyjnym:
SLK-E4H-4KF-SSC *

Pan Michał Adamik o numerze ewidencyjnym SLK/IS/1268/19
adres zamieszkania ul. Pszczyńska 66, 43-175 Wry
jest członkiem Śląskiej Okręgowej Izby Inżynierów Budownictwa i posiada wymagane
ubezpieczenie od odpowiedzialności cywilnej.
Niniejsze zaświadczenie jest ważne do dnia 2026-12-31.

Zaświadczenie zostało wygenerowane elektronicznie i opatrzone bezpiecznym podpisem elektronicznym
weryfikowanym przy pomocy ważnego kwalifikowanego certyfikatu w dniu 2025-12-12 roku przez:


Roman Karwowski, Przewodniczący Rady Śląskiej Okręgowej Izby Inżynierów Budownictwa.

* Weryfikację poprawności danych w niniejszym zaświadczeniu można sprawdzić za pomocą numeru weryfikacyjnego zaświadczenia na
stronie Polskiej Izby Inżynierów Budownictwa www.piib.org.pl lub kontaktując się z biurem właściwej Okręgowej Izby Inżynierów
Budownictwa.




Strona internetowa Polskiej Izby Inżynierów Budownictwa
www.piib.org.pl

Temat: Domy[...]

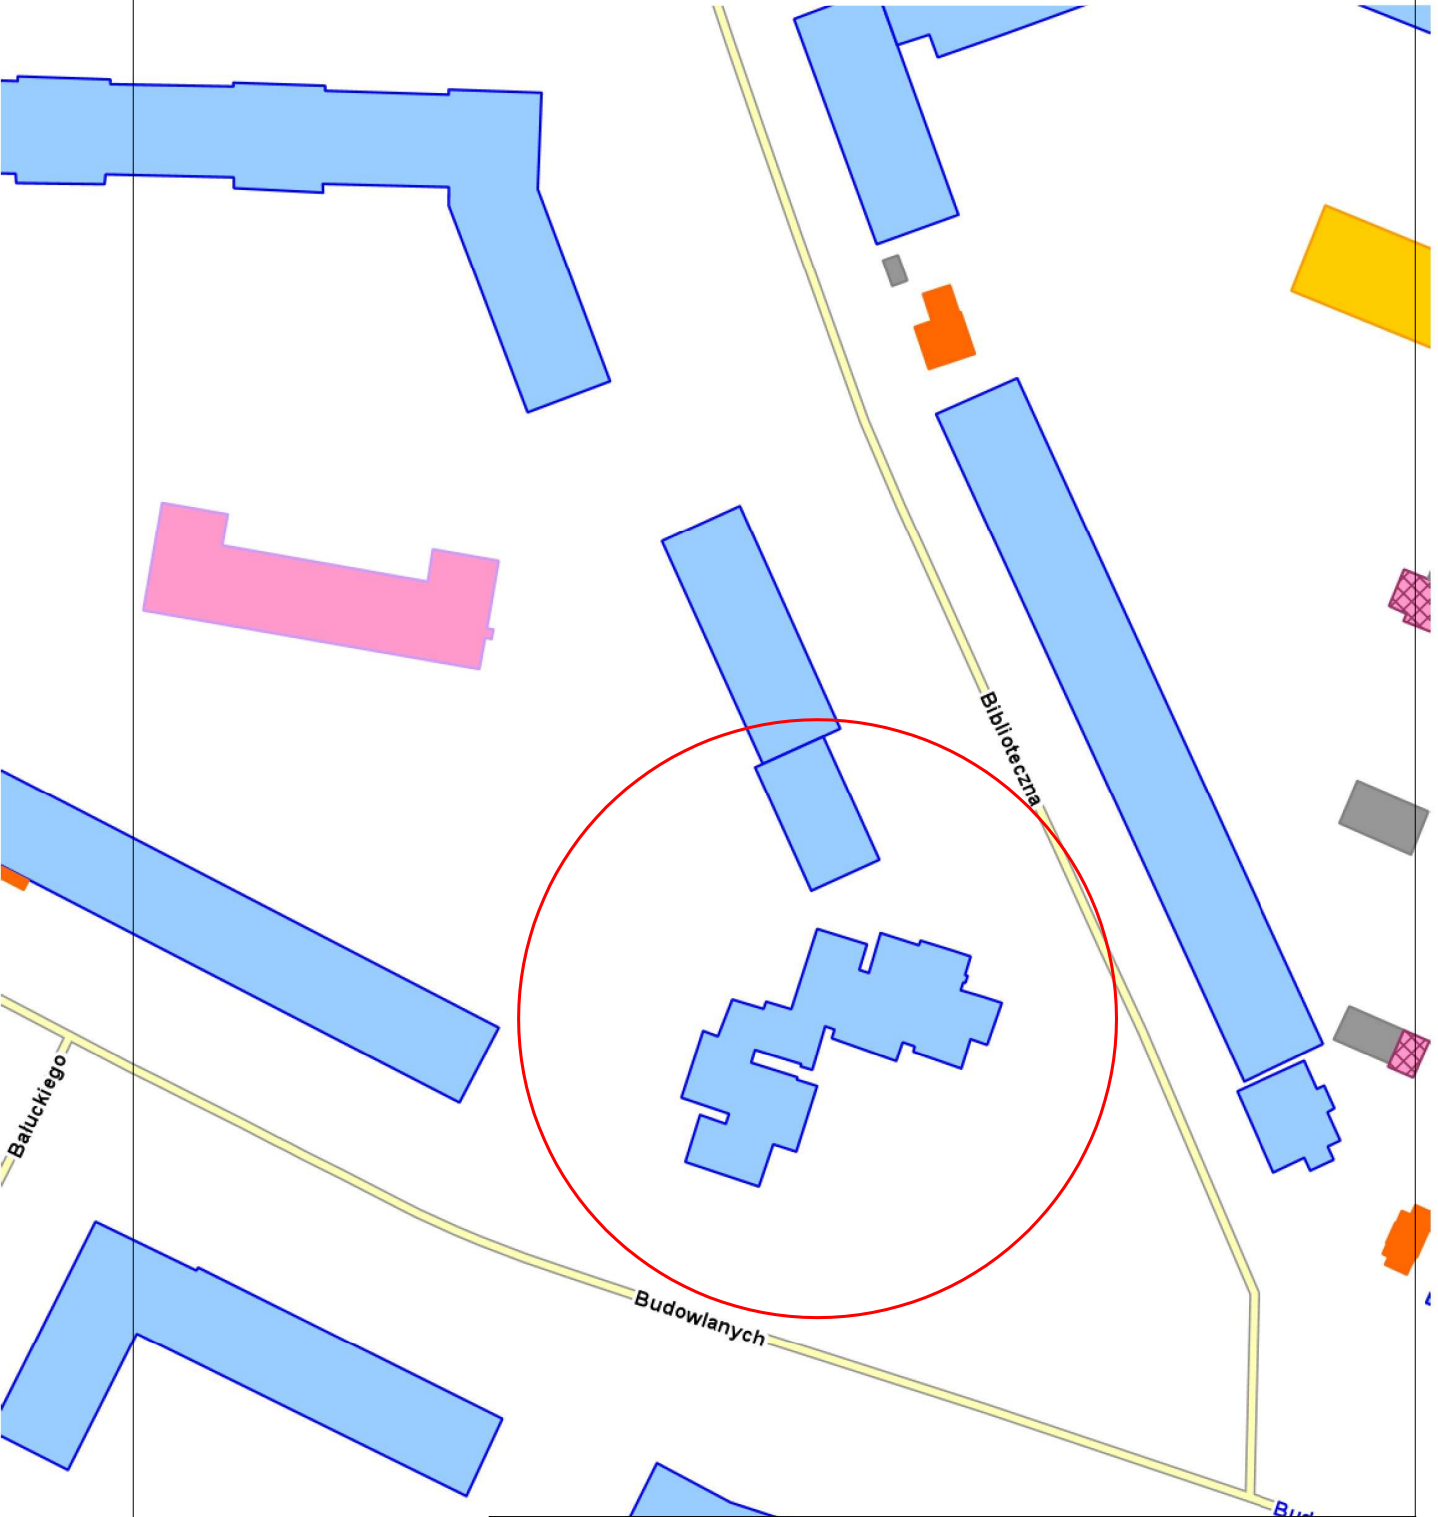

Nazwa obiektu	Budynek mieszkalny wielorodzinny			
Inwestor	Tyska Spółdzielnia Mieszkaniowa "OSKARD" 43-100 Tychy, ul. Dąbrowskiego 39			
Adres obiektu	ul. Budowlanych 16-18/Biblioteczna 7-11, 43-100 Tychy			
Przedmiot rysunku	Instalacja gazu - orientacja budynku			Skala 1: 1000
Projektował	mgr inż. Michał Adamik upr.bud. SLK/8959/PWBS/19			Nr rysunku IS-1G
Branża	Instalacje sanitarne	Stadlum	Projekt techniczny	luty 2026

Uwaga: Ten wydruk ma charakter wyłącznie poglądowy i nie może być traktowany jako dokument oficjalny.

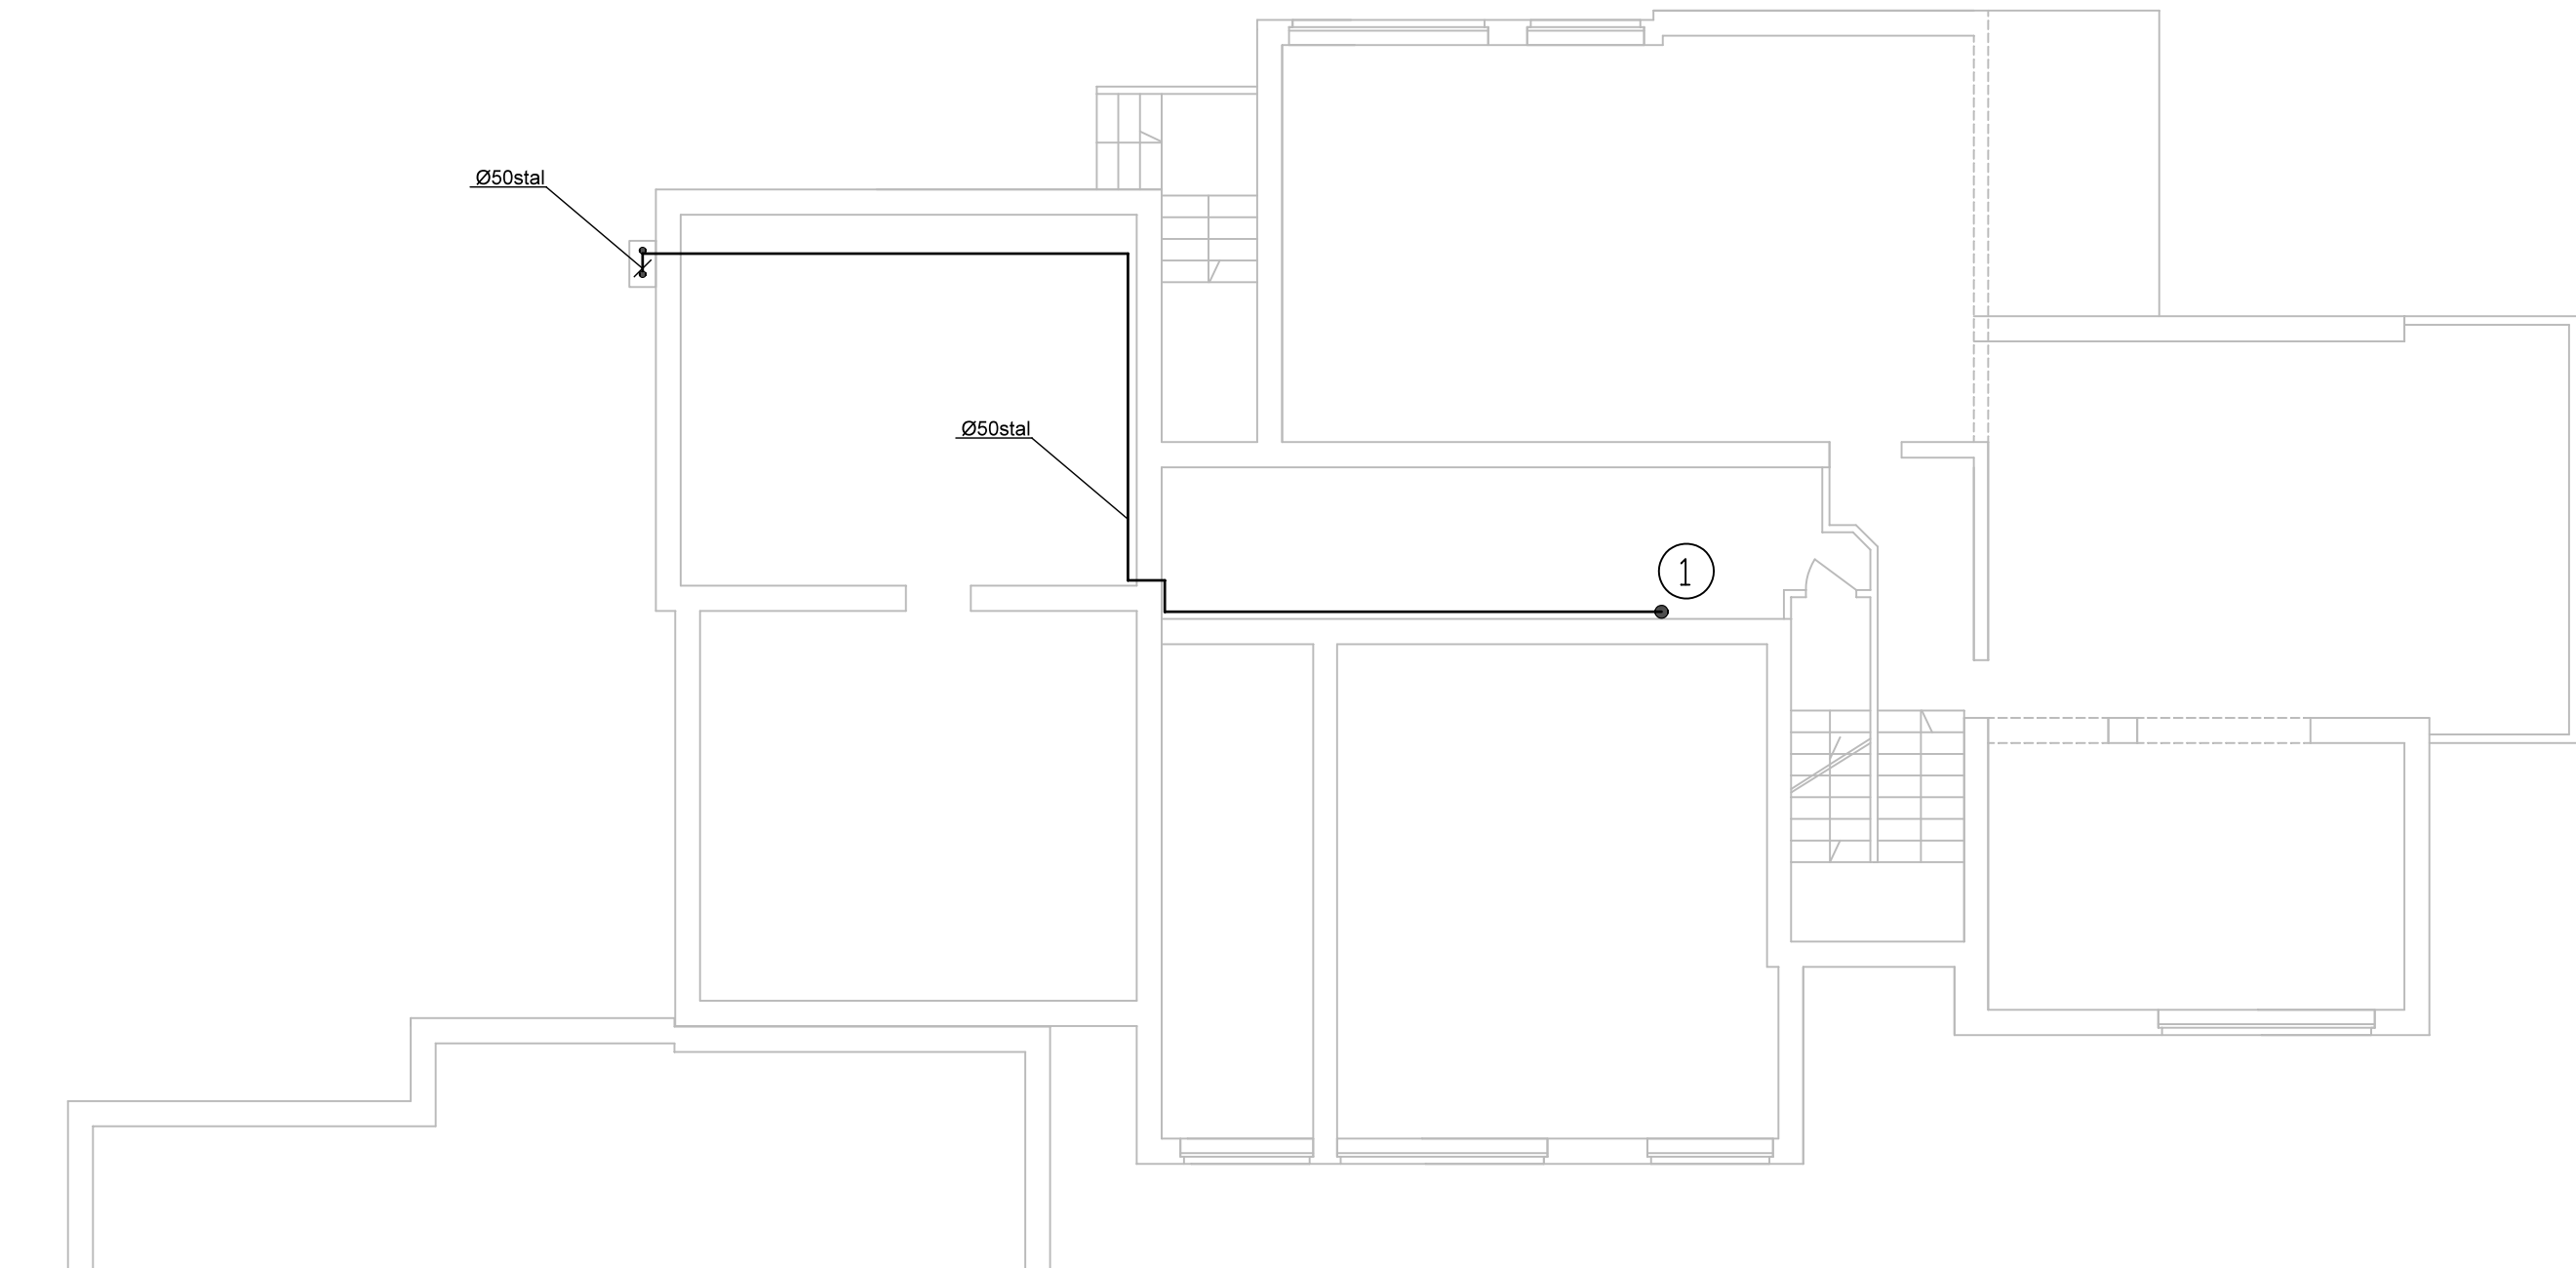


OZNACZENIA:

- - projektowane przewody gazowe
- KG - kuchnia gazowa
- GPP - gazowy podgrzewacz przepływowy

UWAGI:

1. Instalację gazową wykonać:
- od kurka głównego do gazomierzy z rur stalowych czarnych bez szwu
 - od gazomierzy do kuchni gazowych w mieszkaniach z rur miedzianych
 - wentylację klatek schodowych wykonać zgodnie z pkt. 3.11 opisu technicznego

Nazwa obiektu	Budynek mieszkalny wielorodzinny W.		
Inwestor	Tyska Spółdzielnia Mieszkaniowa "OSKARD" 43-100 Tychy, ul. Dąbrowskiego 39		
Adres obiektu	ul. Budowlanych 16-18/Biblioteczna 7+11, 43-100 Tychy		
Przedmiot rysunku	Rzut piwnic kl. 16		Skala 1: 100
Projektował	mgr inż. Michał Adamik upr.bud. SLK/8959/PWBS/19		Nr rysunku IS-2
Branża	Instalacje sanitarne		luty 2026

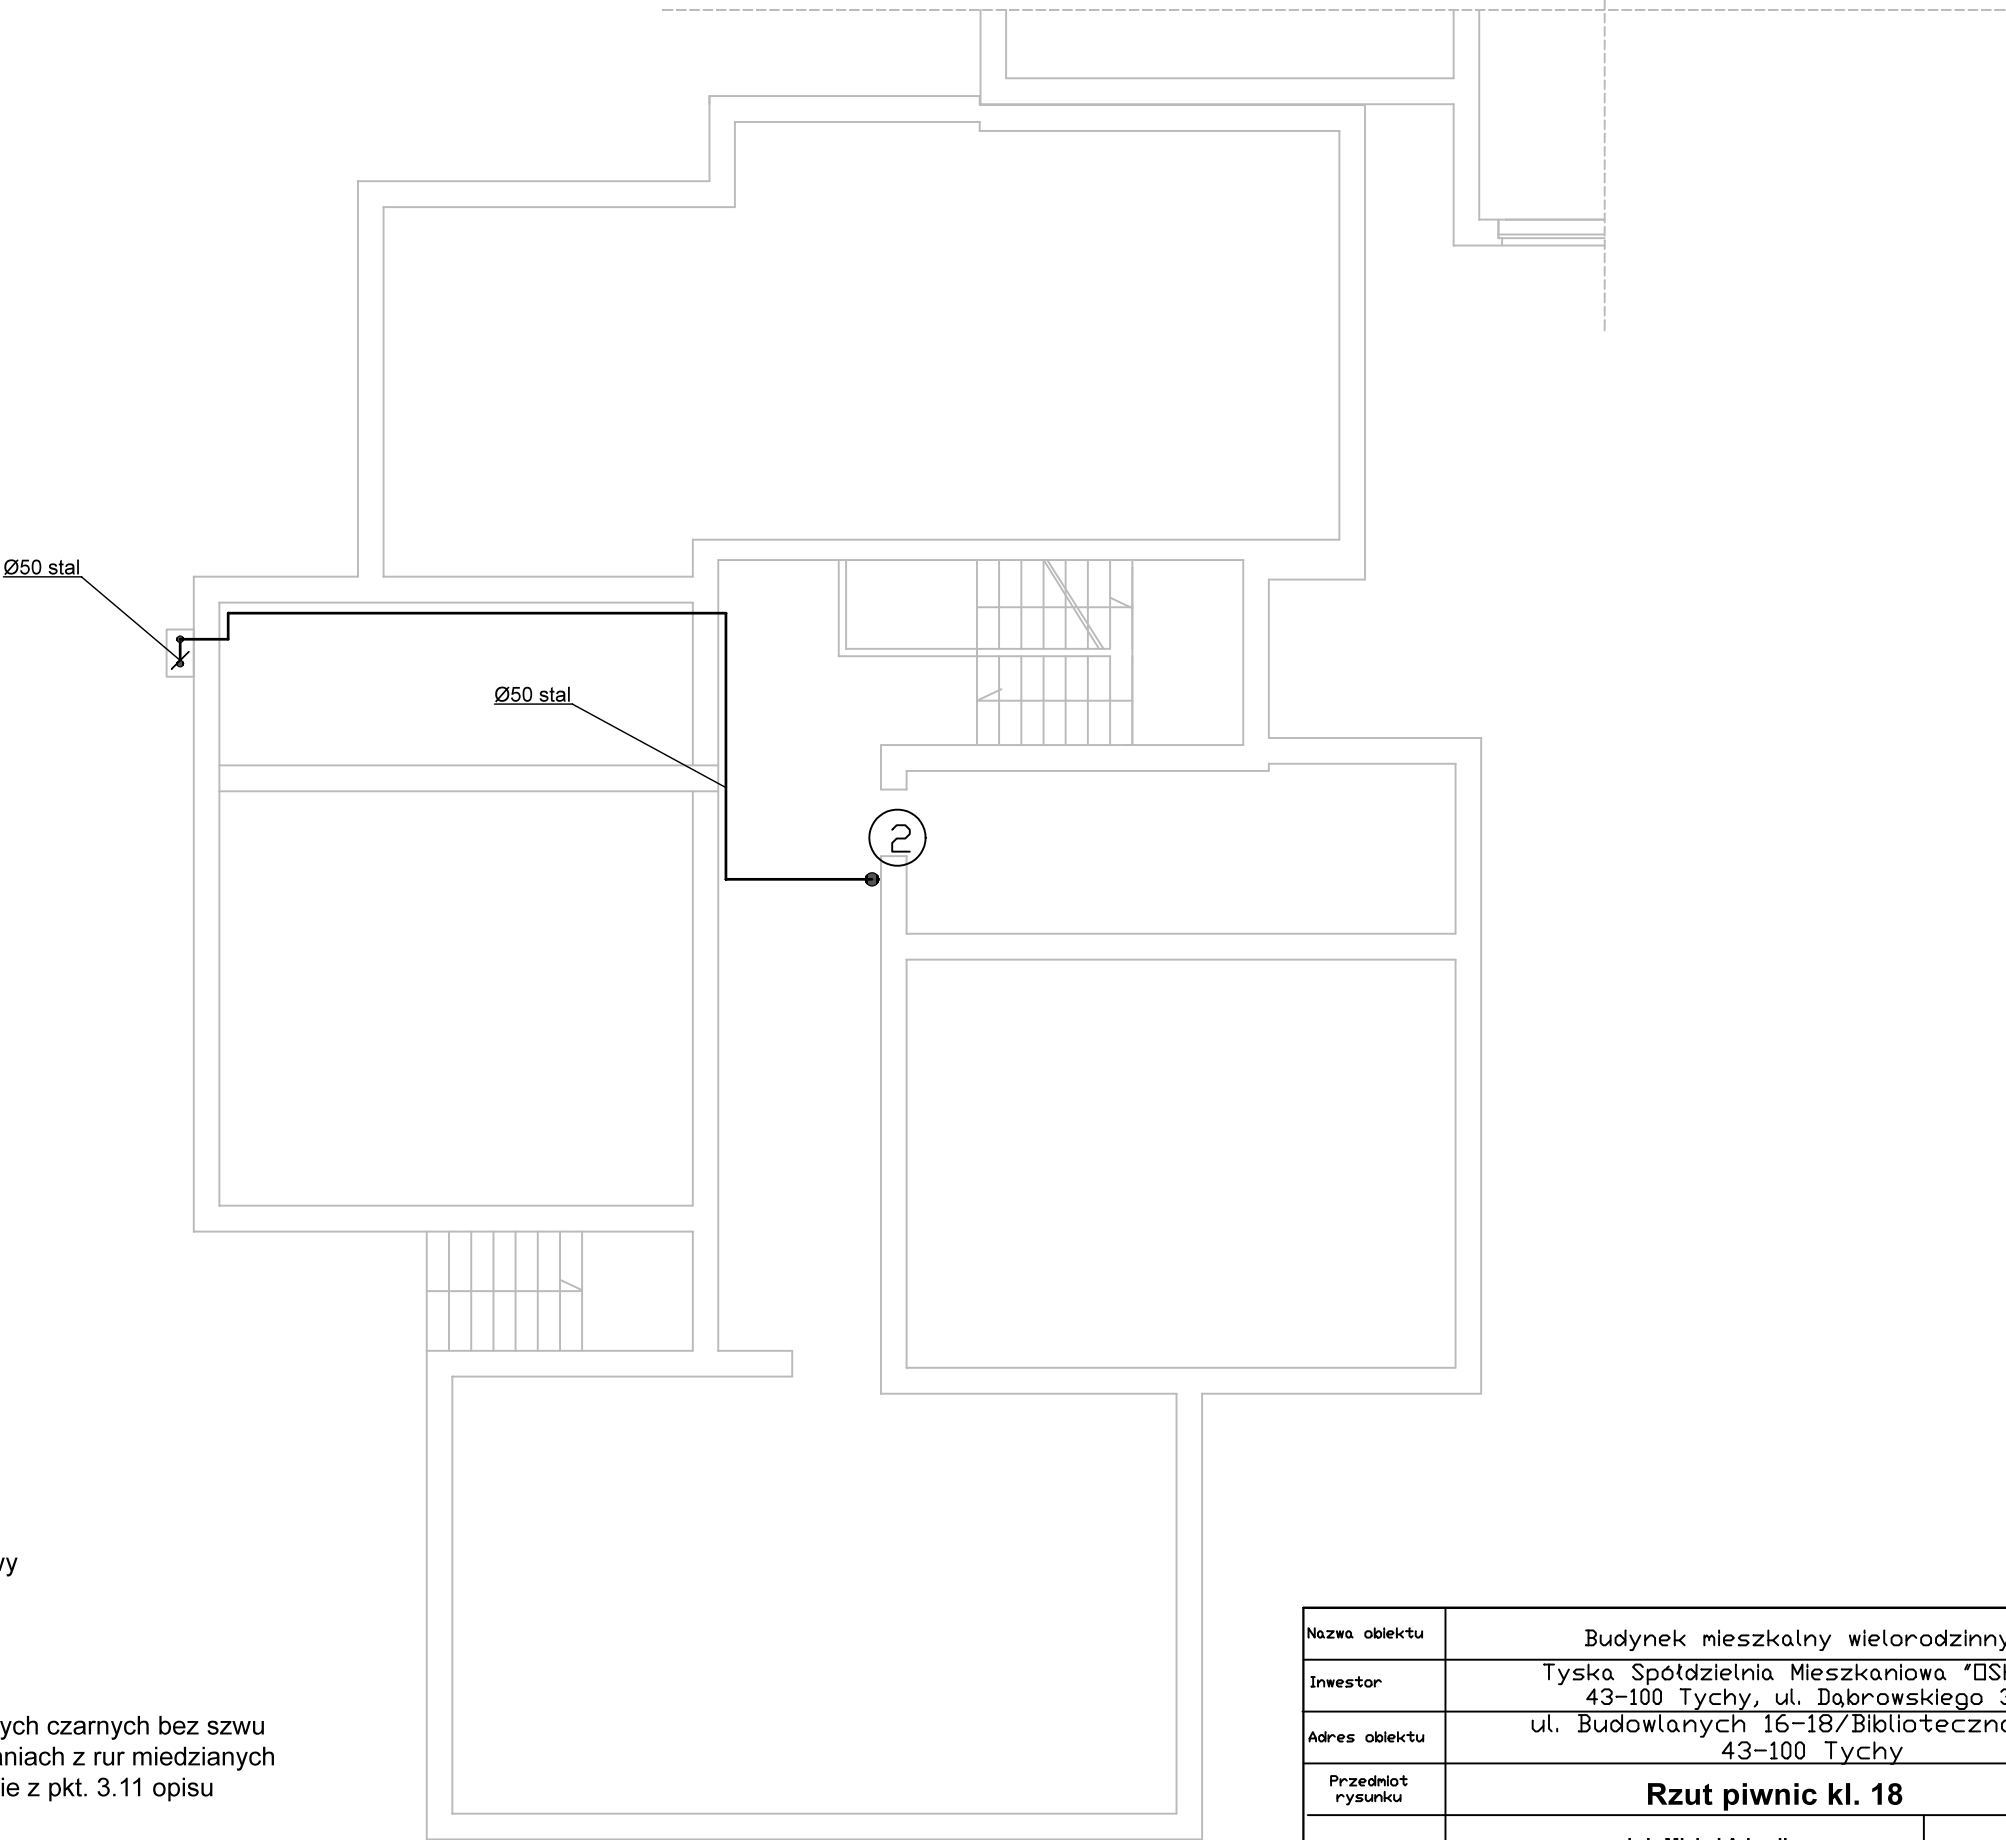

OZNACZENIA:

- projektowane przewody gazowe
- KG


- kuchnia gazowa
- GPP

- gazowy podgrzewacz przepływowy

UWAGI:

1. Instalację gazową wykonać:
- od kurka głównego do gazomierzy z rur stalowych czarnych bez szwu
- od gazomierzy do kuchni gazowych w mieszkaniach z rur miedzianych
- wentylację klatek schodowych wykonać zgodnie z pkt. 3.11 opisu technicznego

Nazwa obiektu	Budynek mieszkalny wielorodzinny W.		
Inwestor	Tyska Spółdzielnia Mieszkaniowa "OSKARD" 43-100 Tychy, ul. Dąbrowskiego 39		
Adres obiektu	ul. Budowlanych 16-18/Biblioteczna 7+11, 43-100 Tychy		
Przedmiot rysunku	Rzut piwnic kl. 18		Skala 1: 100
Projektował	mgr inż. Michał Adamik upr.bud. SLK/8959/PWBS/19		Nr rysunku IS-3
Branża	Instalacje sanitarne		luty 2026

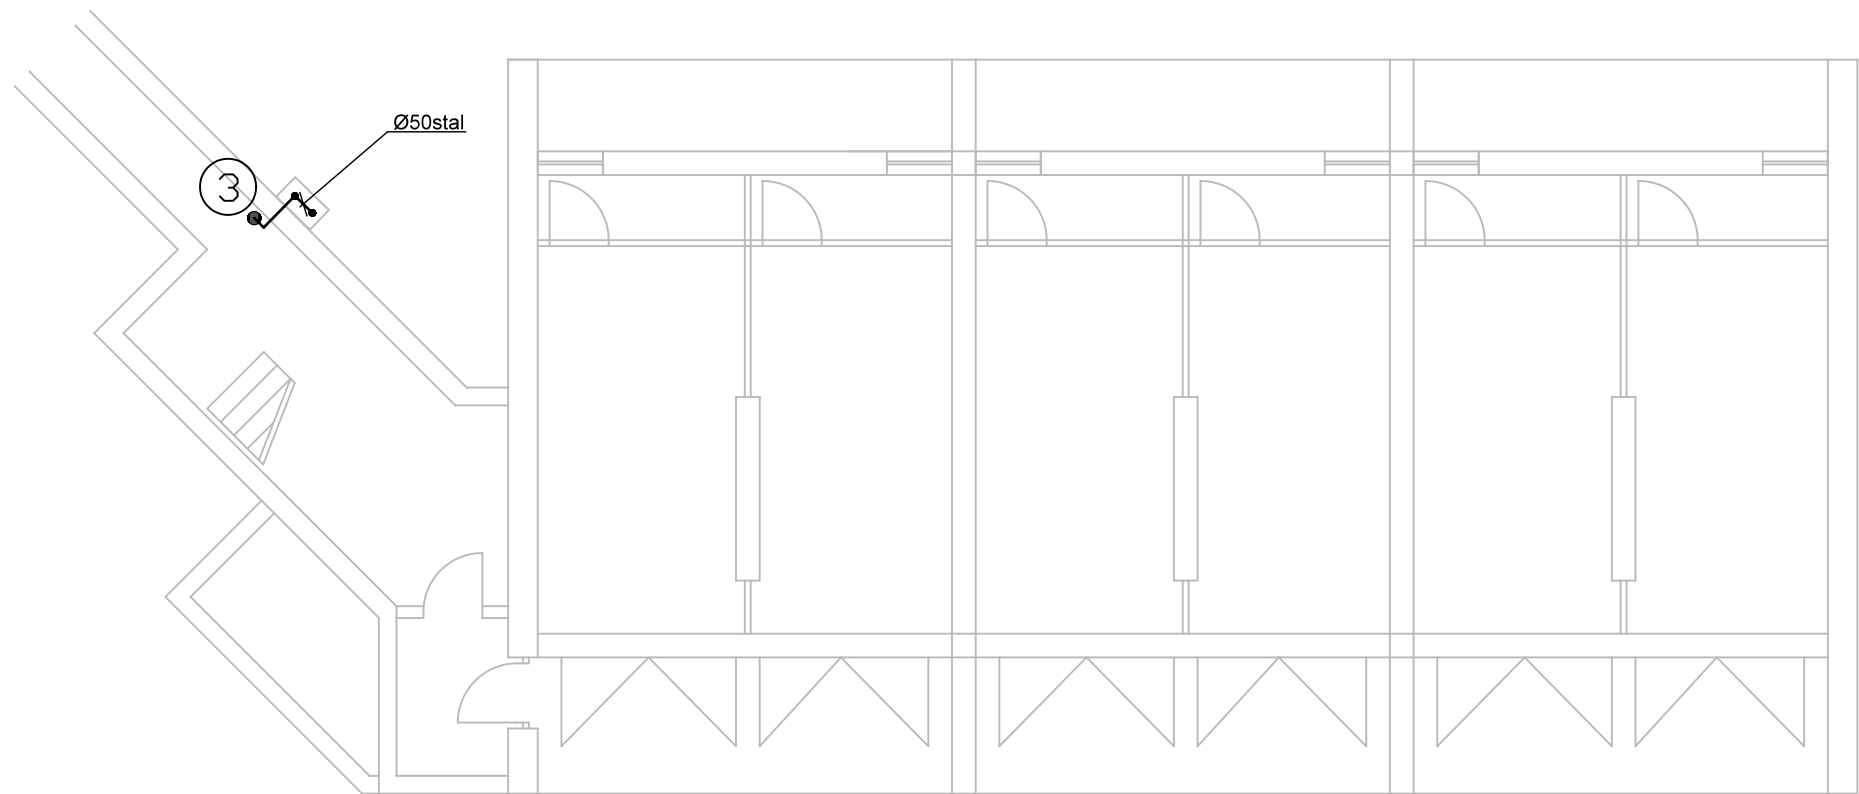


OZNACZENIA:

- - projektowane przewody gazowe
- KG - kuchnia gazowa
- GPP - gazowy podgrzewacz przepływowy

UWAGI:

1. Instalację gazową wykonać:
- od kurka głównego do gazomierzy z rur stalowych czarnych bez szwu
 - od gazomierzy do kuchni gazowych w mieszkaniach z rur miedzianych
 - wentylację klatek schodowych wykonać zgodnie z pkt. 3.11 opisu technicznego

Nazwa obiektu	Budynek mieszkalny wielorodzinny W.		
Inwestor	Tyska Spółdzielnia Mieszkaniowa "OSKARD" 43-100 Tychy, ul. Dąbrowskiego 39		
Adres obiektu	ul. Budowlanych 16-18/Biblioteczna 7-11, 43-100 Tychy		
Przedmiot rysunku	Rzut piwnic kl. 11		Skala 1: 100
Projektował	mgr inż. Michał Adamik upr.bud. SLK/8959/PWBS/19		Nr rysunku IS-4
Branża	Instalacje sanitarne		luty 2026

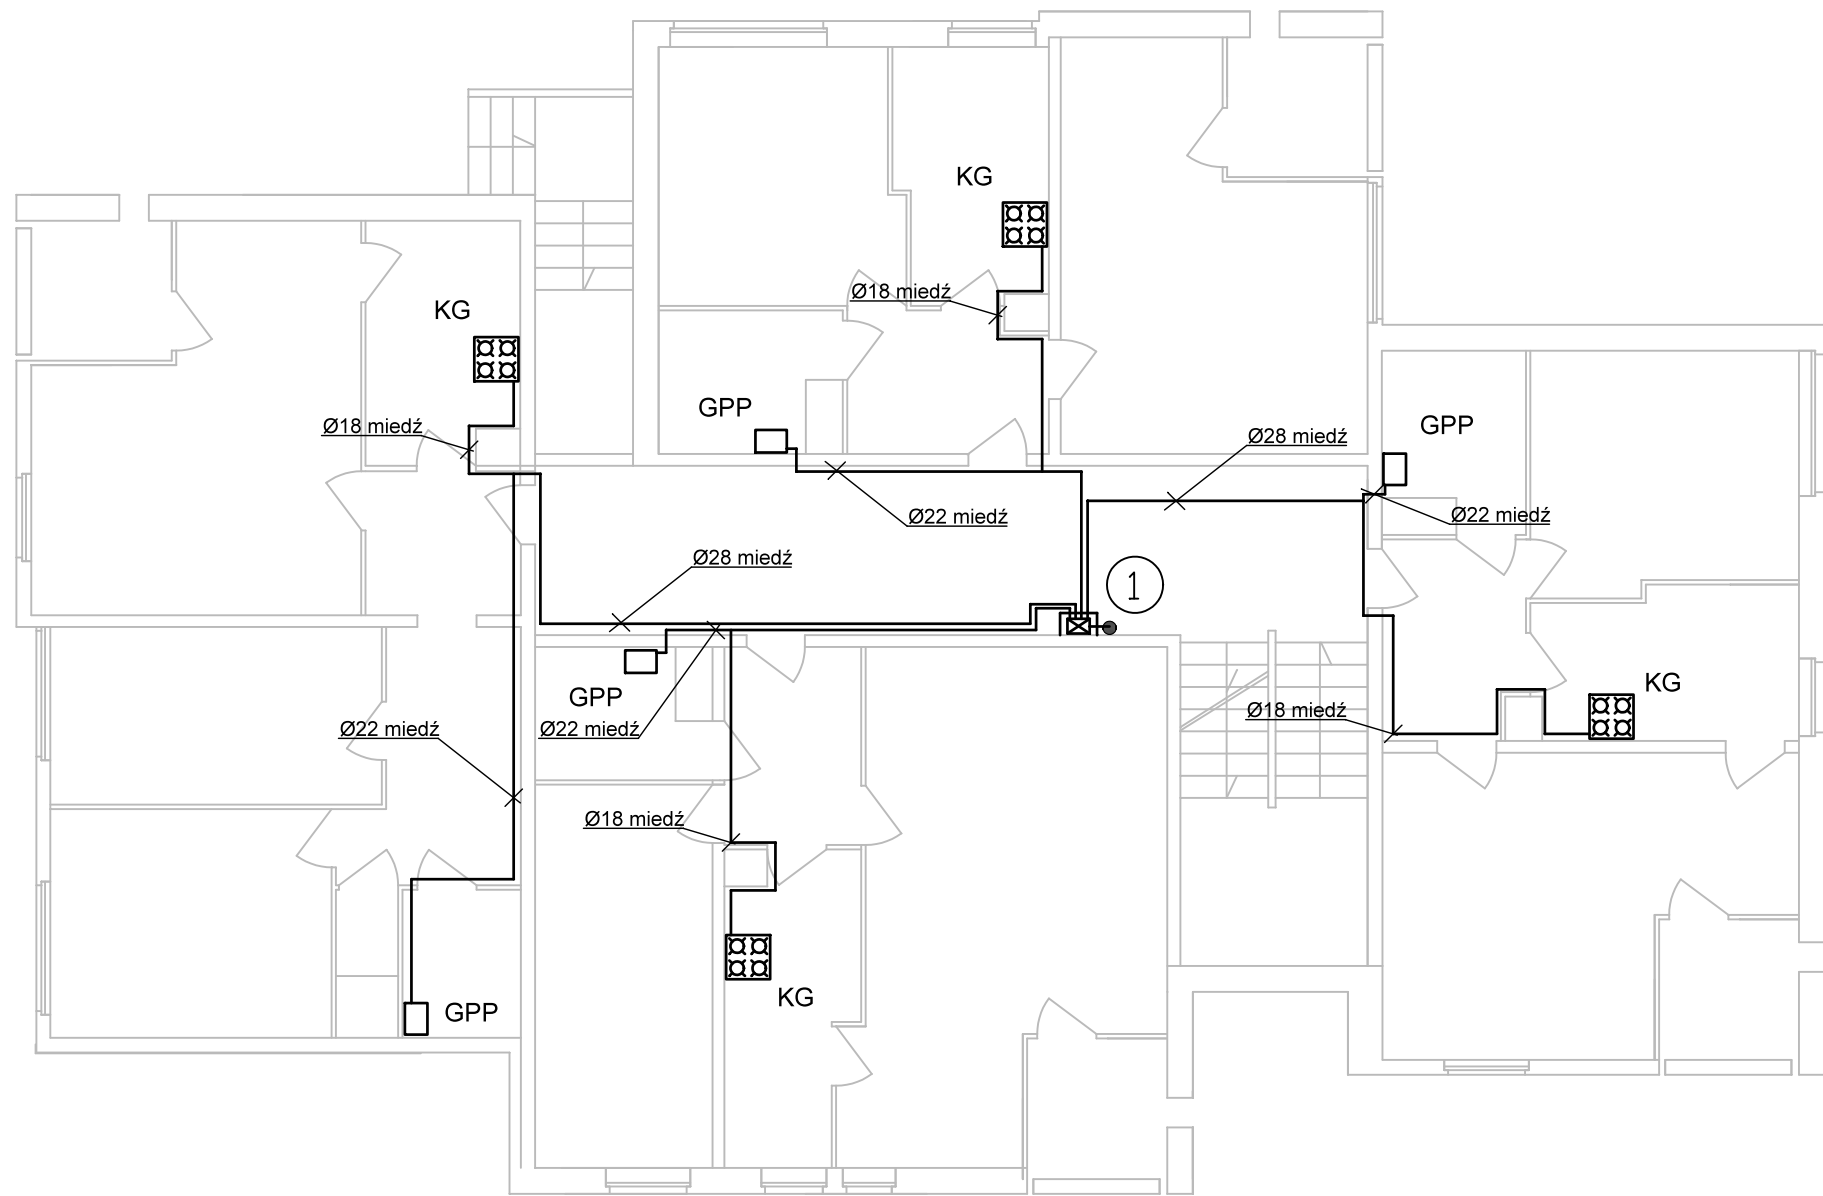


OZNACZENIA:

- - projektowane przewody gazowe
- KG - kuchnia gazowa
- GPP - gazowy podgrzewacz przepływowy

UWAGI:

1. Instalację gazową wykonać:
- od kurka głównego do gazomierzy z rur stalowych czarnych bez szwu
 - od gazomierzy do kuchni gazowych w mieszkaniach z rur miedzianych
 - wentylację klatek schodowych wykonać zgodnie z pkt. 3.11 opisu technicznego

Nazwa obiektu	Budynek mieszkalny wielorodzinny W.		
Inwestor	Tyska Spółdzielnia Mieszkaniowa "OSKARD" 43-100 Tychy, ul. Dąbrowskiego 39		
Adres obiektu	ul. Budowlanych 16-18/Biblioteczna 7-11, 43-100 Tychy		
Przedmiot rysunku	Rzut piętra typowego - kl. 16		Skala 1: 100
Projektował	mgr inż. Michał Adamik upr.bud. SLK/8959/PWBS/19		Nr rysunku IS-5
Branża	Instalacje sanitarne		luty 2026

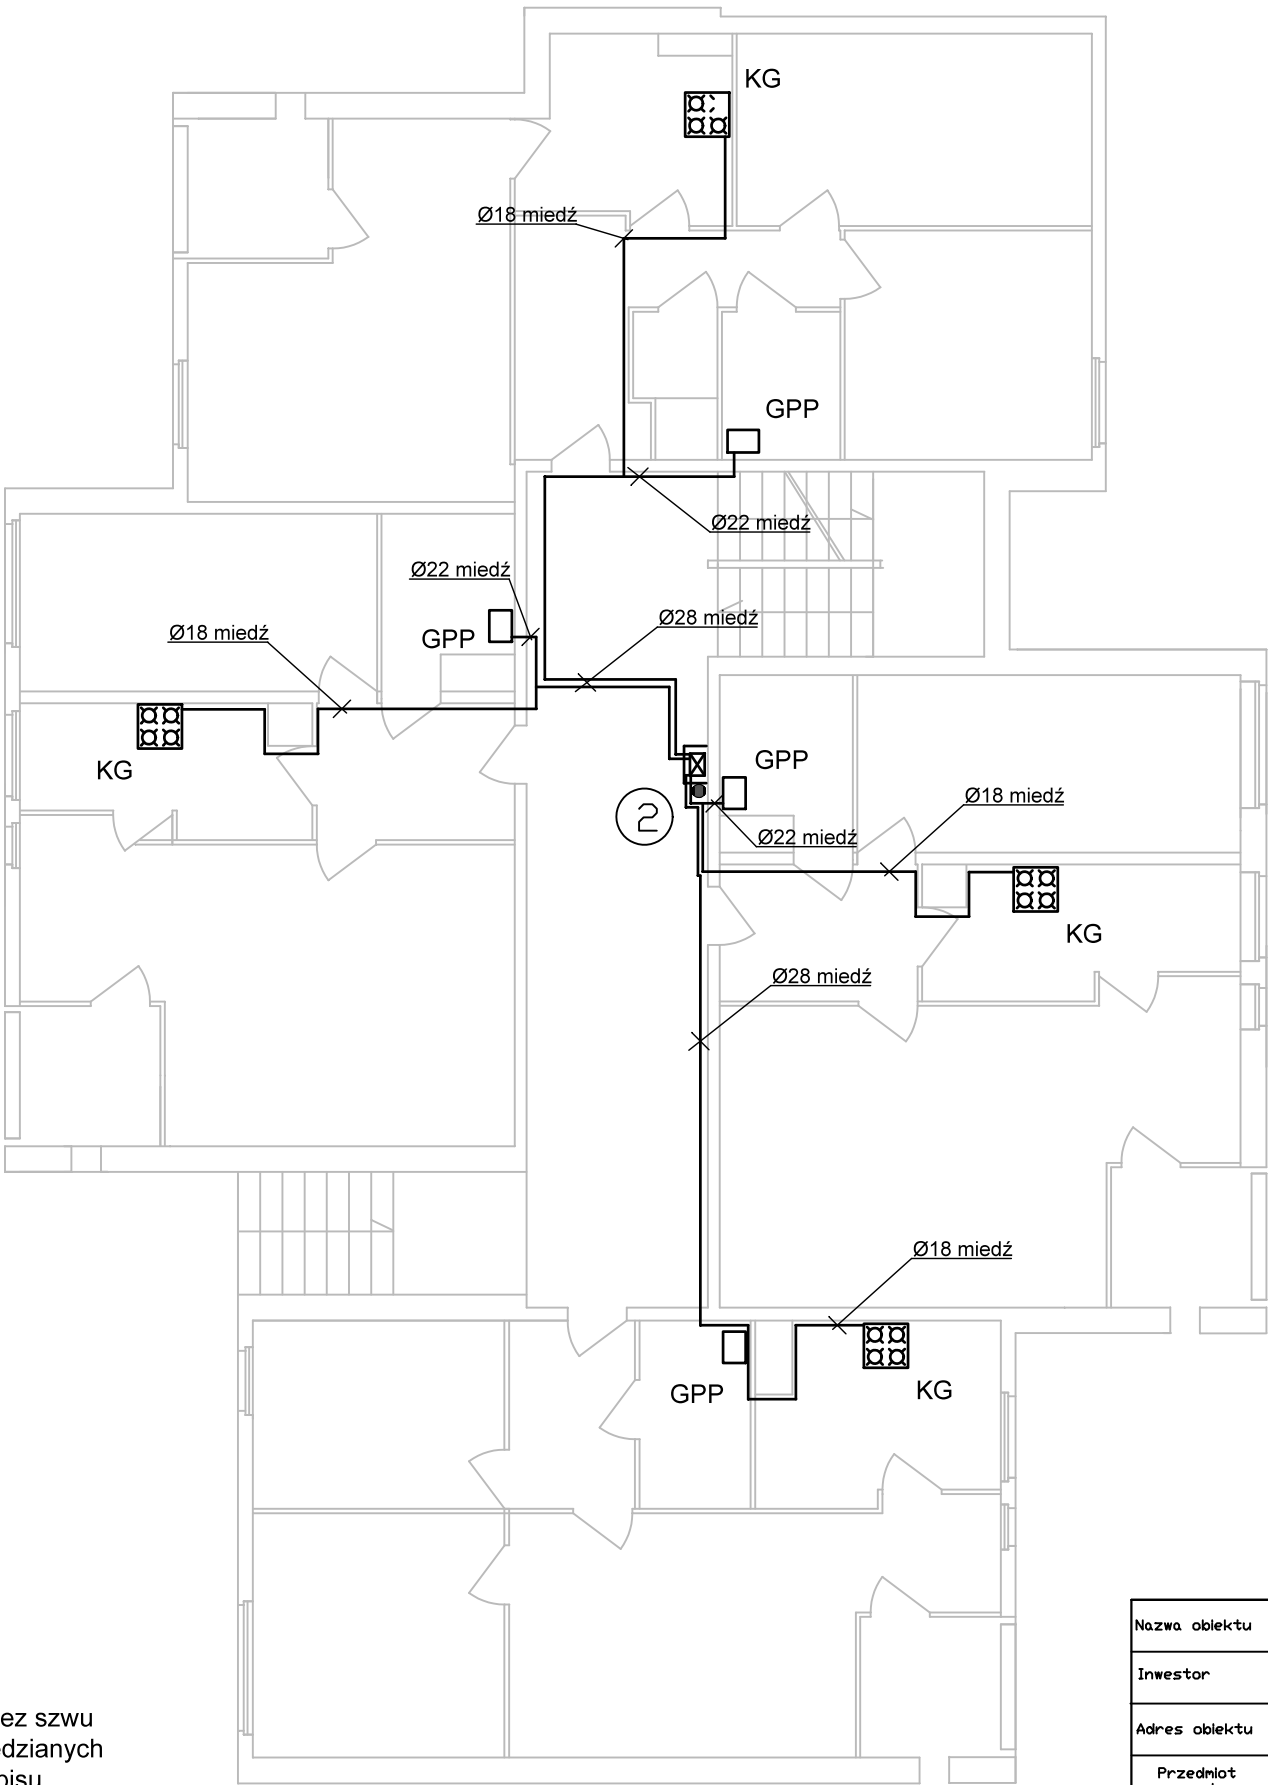

OZNACZENIA:

- projektowane przewody gazowe
- KG - kuchnia gazowa
- GPP - gazowy podgrzewacz przepływowy

UWAGI:


1. Instalację gazową wykonać:
- od kurka głównego do gazomierzy z rur stalowych czarnych bez szwu
 - od gazomierzy do kuchni gazowych w mieszkaniach z rur miedzianych
 - wentylację klatek schodowych wykonać zgodnie z pkt. 3.11 opisu technicznego

Nazwa obiektu	Budynek mieszkalny wielorodzinny W.		
Inwestor	Tyska Spółdzielnia Mieszkaniowa "OSKARD" 43-100 Tychy, ul. Dąbrowskiego 39		
Adres obiektu	ul. Budowlanych 16-18/Biblioteczna 7-11, 43-100 Tychy		
Przedmiot rysunku	Rzut piętra typowego - kl. 18		Skala 1: 100
Projektował	mgr inż. Michał Adamik upr.bud. SLK/8959/PWBS/19		Nr rysunku IS-6
Branża	Instalacje sanitarne		luty 2026


3 szafki gazowe z gazomierzami i zaworami odcin. Dn25

Przewody prowadzić w dół pod biegiem schodowym od gazomierza na spoczniku do mieszkania na niższej kondygnacji

poziom 0

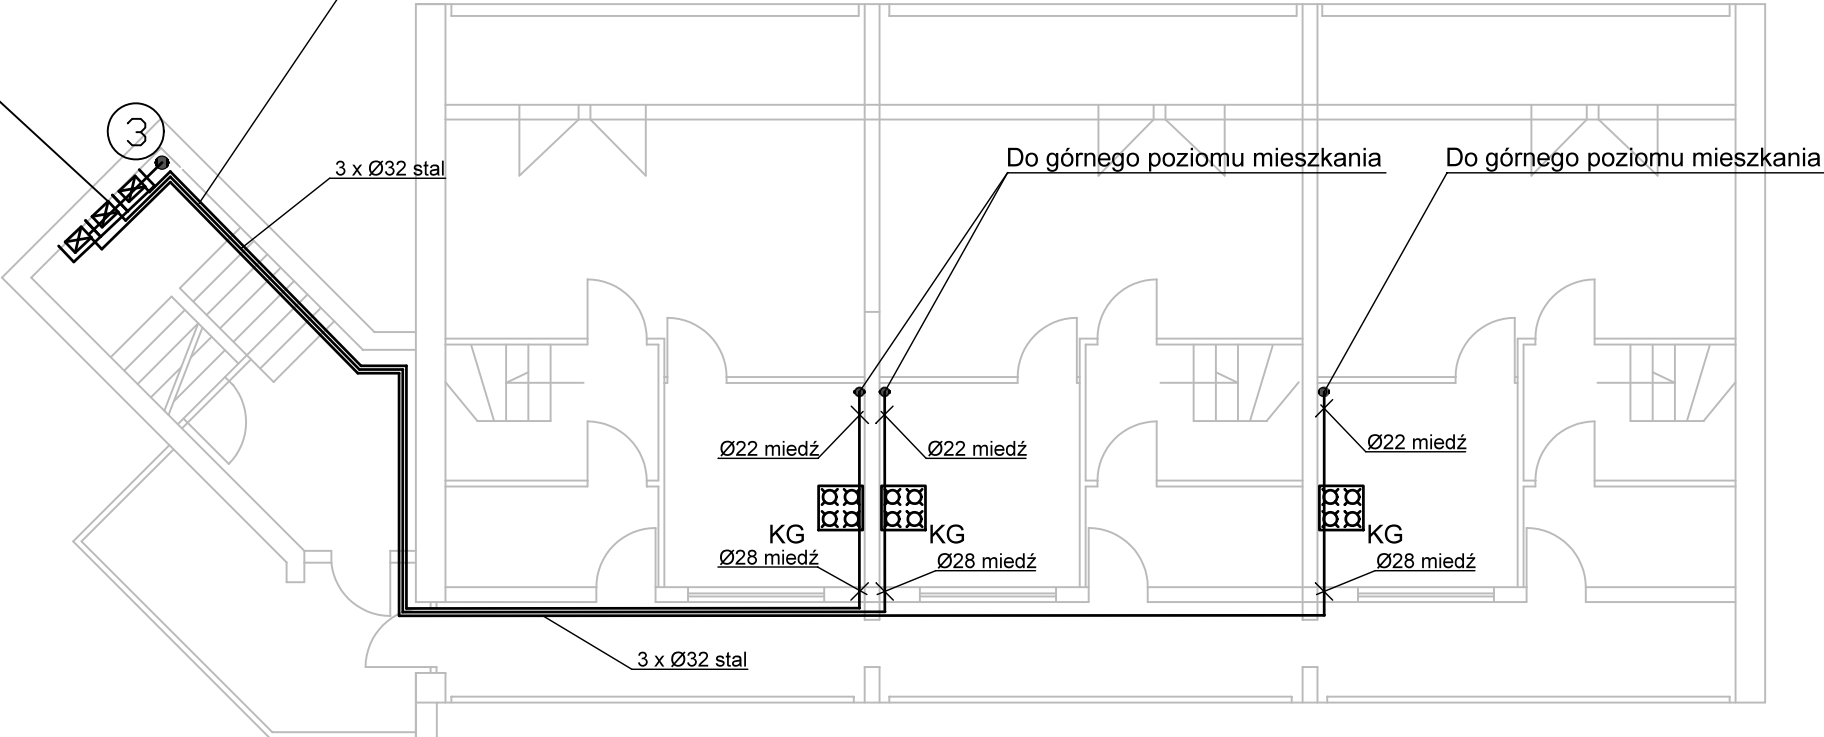

poziom 1

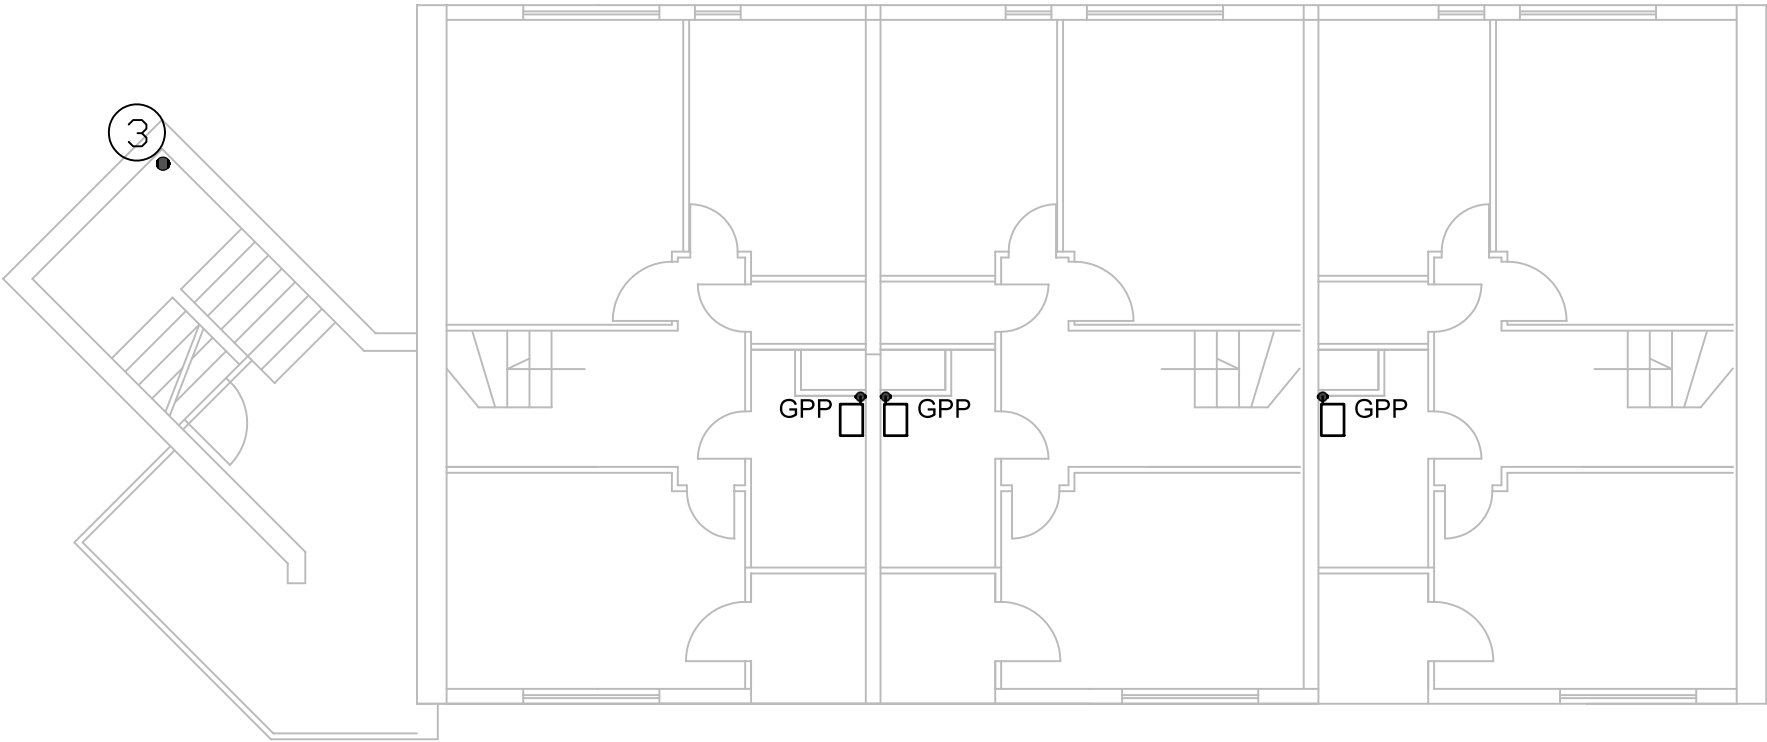

OZNACZENIA:


- - projektowane przewody gazowe
- KG - kuchnia gazowa
- GPP - gazowy podgrzewacz przepływowy

UWAGI:

- 1. Instalację gazową wykonać:
 - od kurka głównego do gazomierza z rur stalowych czarnych bez szwu
 - od gazomierza do kuchni gazowych w mieszkaniach z rur miedzianych
 - wentylację klatek schodowych wykonać zgodnie z pkt. 3.11 opisu technicznego

Nazwa obiektu	Budynek mieszkalny wielorodzinny W.		
Inwestor	Tyska Spółdzielnia Mieszkaniowa "OSKARD" 43-100 Tychy, ul. Dąbrowskiego 39		
Adres obiektu	ul. Budowlanych 16-18/Biblioteczna 7+11, 43-100 Tychy		
Przedmiot rysunku	Rzut piętra typowego - kl. Biblioteczna 11		Skala 1: 100
Projektował	mgr inż. Michał Adamik upr.bud. SLK/8959/PWBS/19		Nr rysunku IS-7
Branża	Instalacje sanitarne		luty 2026

3 szafki gazowe z
gazomierzami i zaworami odcin. Dn25

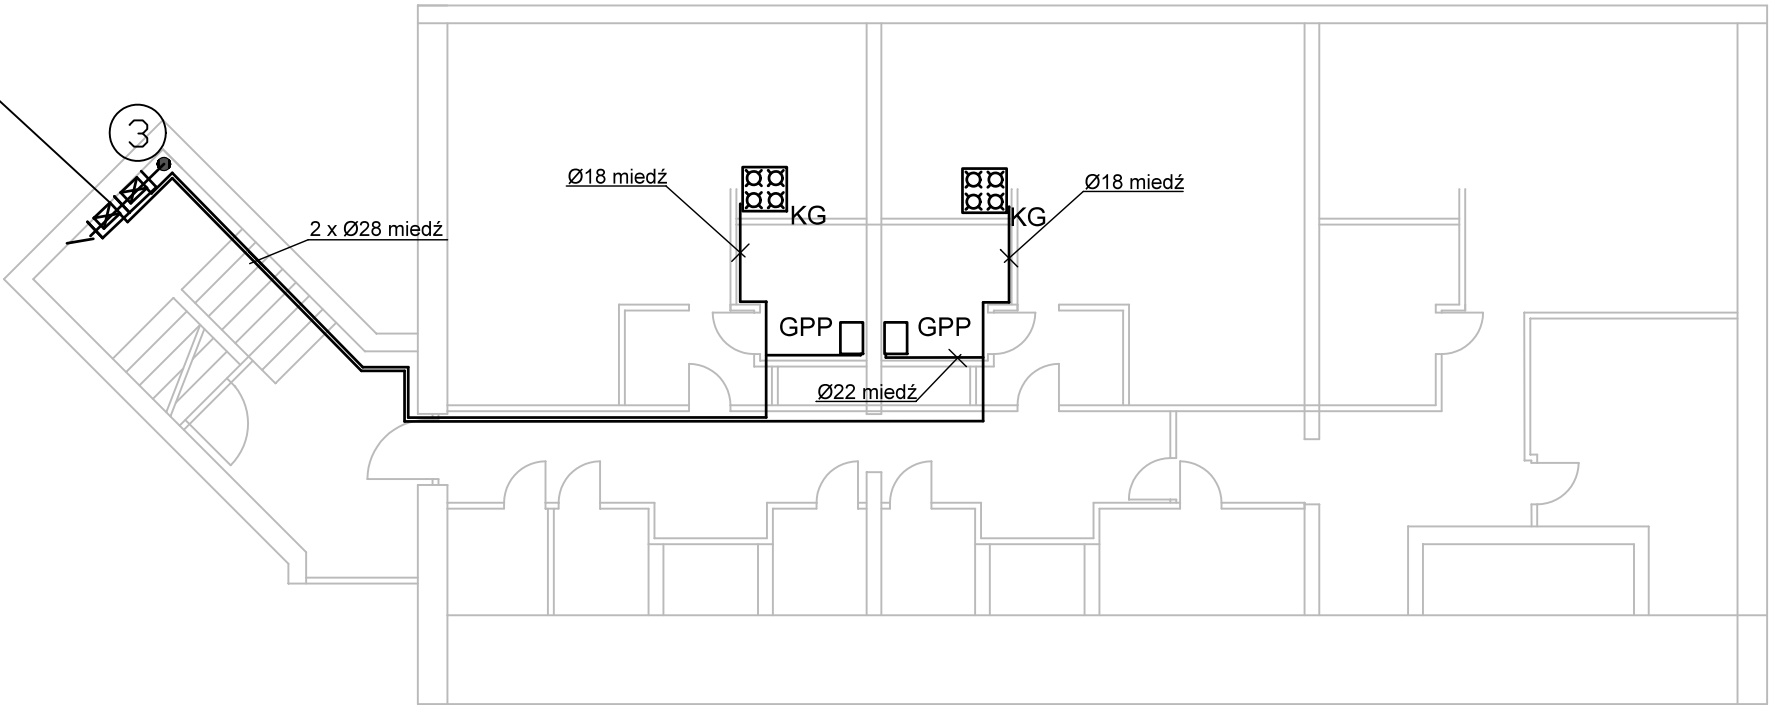

OZNACZENIA:

- - projektowane przewody gazowe
- KG - kuchnia gazowa
- GPP - gazowy podgrzewacz przepływowy


UWAGI:

1. Instalację gazową wykonać:
- od kurka głównego do gazomierzy z rur stalowych czarnych bez szwu
 - od gazomierzy do kuchni gazowych w mieszkaniach z rur miedzianych
 - wentylację klatek schodowych wykonać zgodnie z pkt. 3.11 opisu technicznego

Nazwa obiektu	Budynek mieszkalny wielorodzinny W.		
Inwestor	Tyska Spółdzielnia Mieszkaniowa "OSKARD" 43-100 Tychy, ul. Dąbrowskiego 39		
Adres obiektu	ul. Budowlanych 16-18/Biblioteczna 7+11, 43-100 Tychy		
Przedmiot rysunku	Rzut piętra ostatniego - kl. Biblioteczna 11		Skala 1: 100
Projektował	mgr inż. Michał Adamik upr.bud. SLK/8959/PWBS/19		Nr rysunku IS-8
Branża	Instalacje sanitarne		luty 2026

OZNACZENIA:

- projektowane przewody gazowe
- istniejące przewody gazowe
- KG - kuchnia gazowa
- GPP - gazowy podgrzewacz przepływowy
- G4 - gazomierz

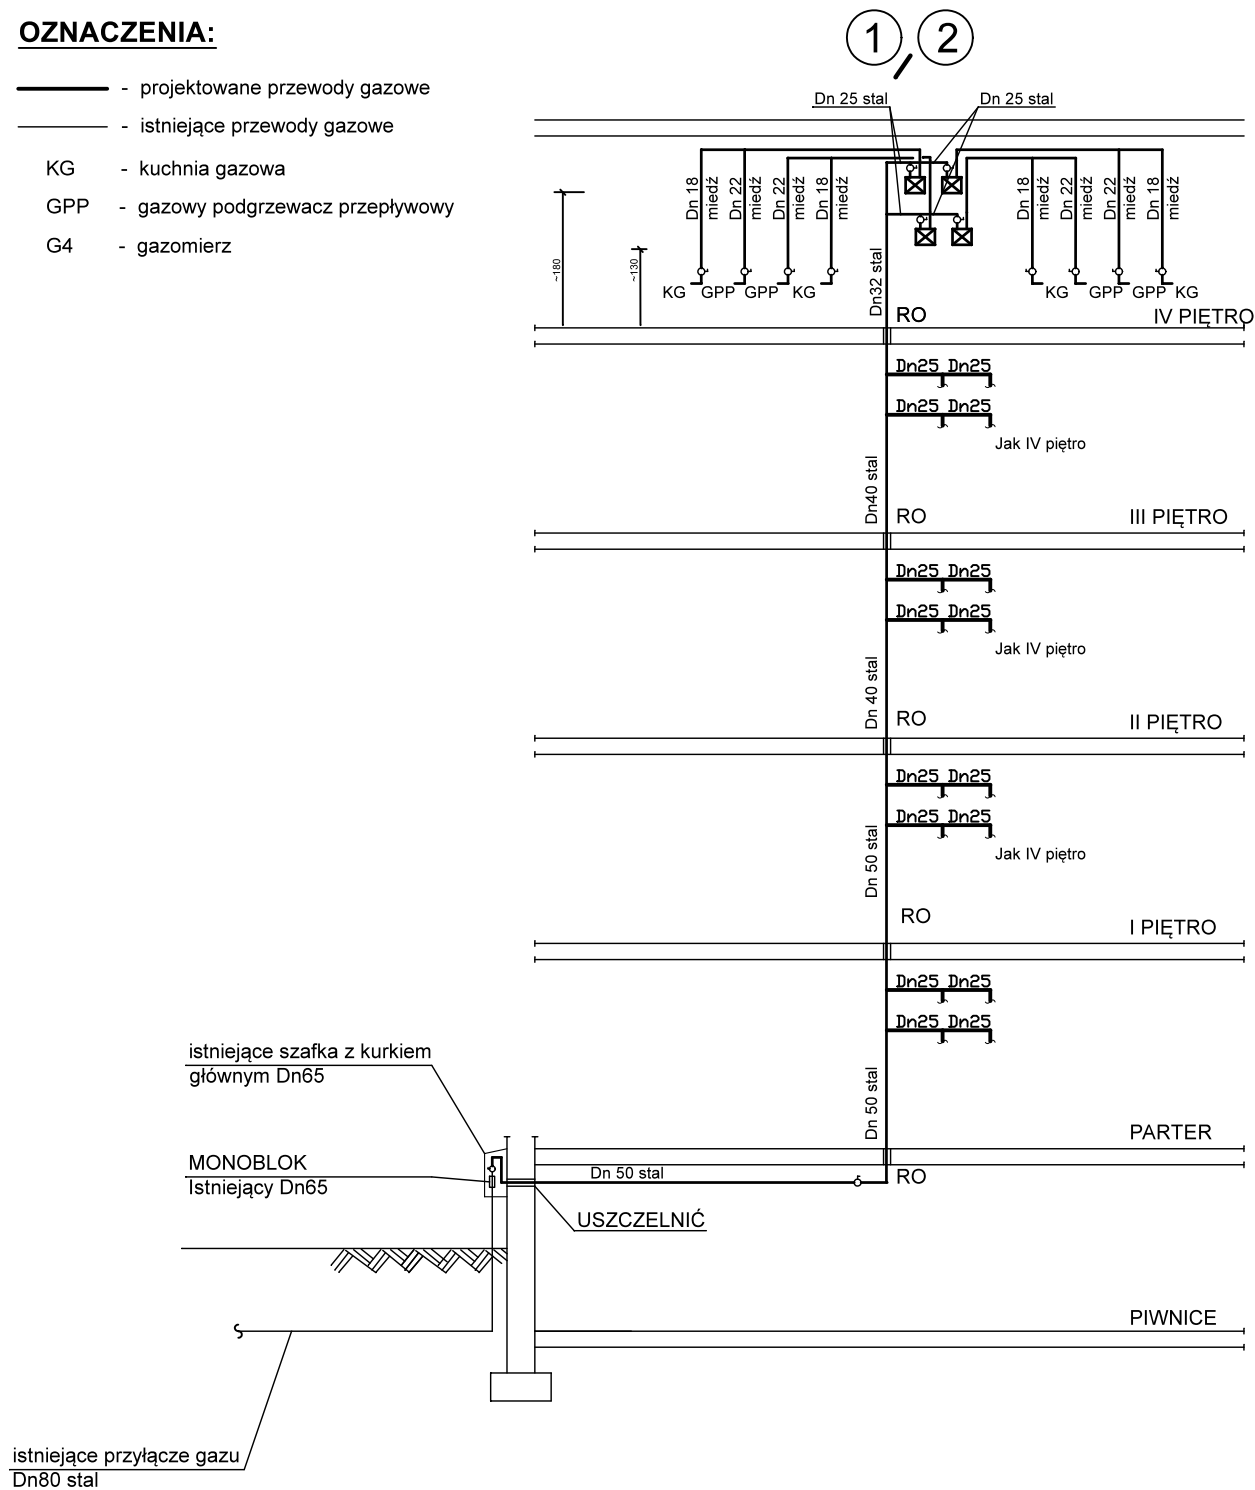


Nazwa obiektu	Budynek mieszkalny wielorodzinny		
Inwestor	Tyska Spółdzielnia Mieszkaniowa "OSKARD" 43-100 Tychy, ul. Dąbrowskiego 39		
Adres obiektu	ul. Budowlanych 16-18/Biblioteczna 7-11, 43-100 Tychy		
Przedmiot rysunku	Instalacja gazu - rozwinięcie pionu 1 i 2		Skala -1----
Projektował	mgr inż. Michał Adamik upr.bud. SLK/8959/PWBS/19		Nr rysunku IS-9
Branża	Instalacje sanitarne	Stadium	Projekt techniczny
			luty 2026

OZNACZENIA:

- - projektowane przewody gazowe
— - istniejące przewody gazowe
- KG - kuchnia gazowa
GPP - gazowy podgrzewacz przepływowy
G4 - gazomierz

3

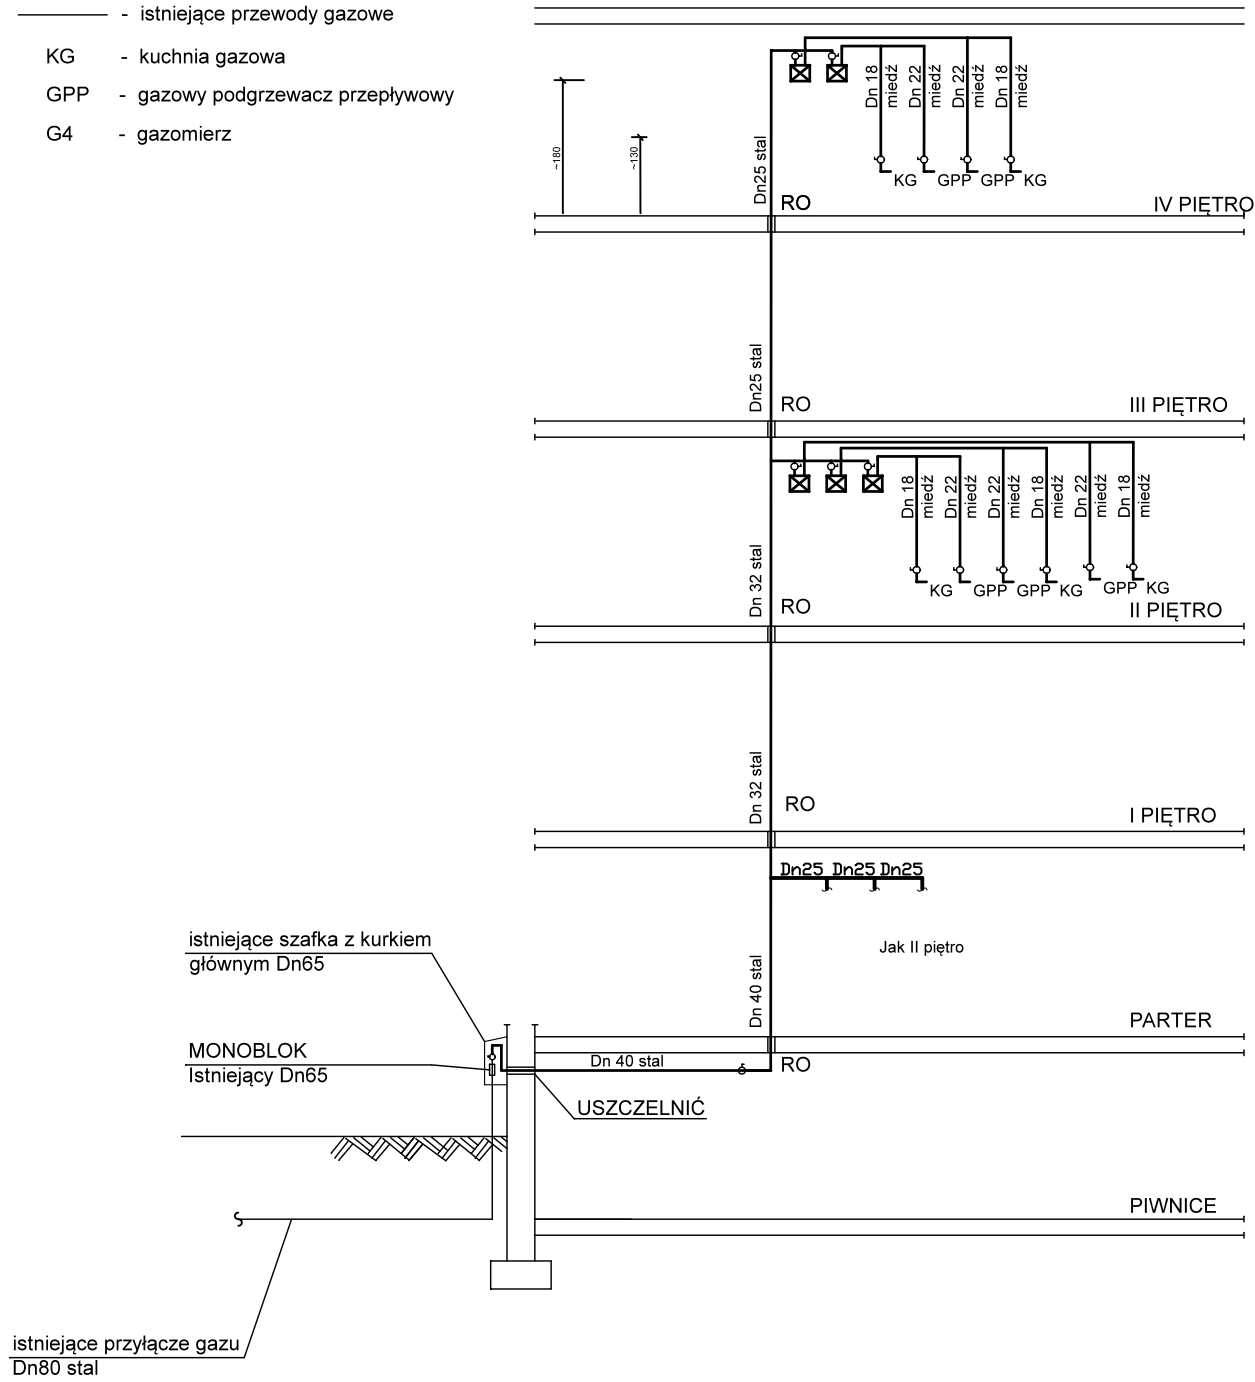

Nazwa obiektu	Budynek mieszkalny wielorodzinny			
Inwestor	Tyska Spółdzielnia Mieszkaniowa "OSKARD" 43-100 Tychy, ul. Dąbrowskiego 39			
Adres obiektu	ul. Budowlanych 16-18/Biblioteczna 7-11, 43-100 Tychy			
Przedmiot rysunku	Instalacja gazu - rozwiniecie pionu 3			Skala -1----
Projektował	mgr inż. Michał Adamik upr.bud. SLK/8959/PWBS/19			Nr rysunku IS-10
Branża	Instalacje sanitarne	Stadium	Projekt techniczny	luty 2026

Polska Spółka Gazownictwa sp. z o.o.
Oddział Zakład Gazowniczy w Zabrzu
ul. Szczęść Boże 11, 41-800 Zabrze

Dział Obsługi Klienta
ul. Szczęść Boże 11 41-800 Zabrze
tel. 22 444 33 33
e-mail: dzial.przylaczen.zabrze@psgaz.pl

**TYSKA SPÓŁDZIELNIA
MIESZKANIOWA "OSKARD"**
ul. Henryka Dąbrowskiego 39
43-100 Tychy

Nasz znak: 3100/0000001465/00001/2026/00000

Zabrze, 09.01.2026

WARUNKI PRZYŁĄCZENIA DO SIECI GAZOWEJ

*Przewidywany pobór gazu ziemnego wysokometanowego w ilości nie większej niż 10 m³/h/
gazu ziemnego zaazotowanego w ilości nie większej niż 25 m³/h.*

W odpowiedzi na wniosek z dnia 07.01.2026 r. w oparciu o Rozporządzenie Ministra Gospodarki z dnia 2 lipca 2010 r. w sprawie szczegółowych warunków funkcjonowania systemu gazowego (Dz. U. z 2018 r., poz. 1158 z późn. zm.), wydaje się następujące Warunki przyłączenia do sieci gazowej:

1. Rodzaj paliwa: gaz z rodziny gazy ziemne, wysokometanowy, symbol E
2. Miejsce przyłączenia instalacji podmiotu (Punkt wyjścia z systemu gazowego): budynek wielorodzinny, adres: Tychy, ul. Budowlanych, gmina Tychy
- Obszar Rozliczeniowy Ciepła spalania (ORCS)¹: 30006800
3. Cel wykorzystania paliwa gazowego:
Przygotowanie posiłków
Przygotowanie CWU
Ogrzewanie pomieszczeń
4. Rodzaj i ilość urządzeń gazowych, które będą podłączone do instalacji gazowej:


Urządzenie	Moc urządzenia [kW]	Liczba urządzeń [szt.]	Łączna moc urządzeń [kW]
Kocioł gazowy dwufunkcyjny (c.o./c.w.)	21	37	777
Kuchnia gazowa	7	37	259
Łączna moc [kW]			1.036

5. Dostawa i odbiór paliwa gazowego:
 - 5.1. Moc przyłączeniowa 54 [m³/h];
 - 5.2. Roczny odbiór paliwa gazowego: 40376 [m³/rok]
6. Miejsce włączenia do czynnej sieci gazowej:
 - 6.1. Przyłącze istniejące niskiego ciśnienia.
 - 6.2. Lokalizacja: Tychy, Budowlanych 16.
7. Ciśnienie paliwa gazowego:

¹ Wartość ORCS dostępna na stronie [Polskiej Spółki Gazownictwa - Mapa ORCS i jakość gazu \(psgaz.pl\)](http://Polskiej Spółki Gazownictwa - Mapa ORCS i jakość gazu (psgaz.pl))

- 7.1. w sieci dystrybucyjnej: minimalne: 1,60 [kPa] maksymalne: 2,50 [kPa]
- 7.2. w punkcie dostarczenia i odbioru: minimalne 1,60 [kPa], maksymalne 2,50 [kPa]
8. Wymagania dotyczące kontroli dostawy i odbioru paliwa gazowego:
 - 8.1. Miejsce dostawy i odbioru: budynek wielorodzinny, adres: Tychy, ul. Budowlanych
 - 8.2. Miejsce usytuowania punktu gazowego: na zewnętrznej ścianie budynku.
 - 8.3. Charakterystyka układu pomiarowego:
 - 8.3.1. Typ gazomierza: Gazomierz miechowy G4 R130 - 37 [szt.], lokalizacja: na klatce schodowej, status urządzenia: istniejące.
 - 8.4. Wymagania dotyczące redukcji: nie dotyczy.
 - 8.5. Inne wymagania:
9. Miejsce rozgraniczenia sieci gazowej PSG sp. z o.o. i instalacji odbiorcy przyłączanego stanowi: Kurek główny zlokalizowany na przyłączy na zewnętrznej ścianie budynku
Szafka jest własnością Przyłączanego i na nim spoczywa obowiązek zakupu montażu i konserwacji.
10. Koszt przyłączenia ponosi przedsiębiorstwo gazownicze.
11. Instalacja gazowa powinna być zaprojektowana i wykonana w trybie określonym Prawem budowlanym, zgodnie z wymogami Rozporządzenia Ministra Infrastruktury z dnia 12 kwietnia 2002 r. w sprawie warunków technicznych, jakim powinny odpowiadać budynki i ich usytuowanie (Dz. U. z 2022 r., poz. 1225 z późn. zm.) w oparciu o dokumentację techniczną, na którą uzyskano prawomocne pozwolenie na budowę lub zgłoszenie na roboty budowlane (w przypadku gdy pozwolenie na budowę nie jest wymagane, a wymagane jest zgłoszenie). Zgodnie z powyższymi przepisami zabrania się stosowania w jednym budynku gazu płynnego i gazu z sieci gazowej. Zaprojektowanie i wykonanie instalacji gazowej leży po stronie Klienta.
12. Przyłączane do sieci urządzenia i instalacje muszą spełniać wymagania techniczne i eksploatacyjne zapewniające:
 - 12.1. Bezpieczeństwo funkcjonowania systemu gazowego.
 - 12.2. Zabezpieczenie systemu gazowego przed uszkodzeniami spowodowanymi niewłaściwą pracą przyłączonych urządzeń.
 - 12.3. Zabezpieczenie przyłączonych urządzeń, instalacji przed uszkodzeniami w przypadku awarii lub wprowadzenia ograniczeń w poborze lub dostarczaniu paliw gazowych.
13. W przypadku zmiany parametrów odbioru paliwa gazowego należy ponownie wystąpić z Wnioskiem o określenie nowych Warunków przyłączenia do sieci gazowej.
14. Warunki przyłączenia są ważne przez okres 24 miesięcy od daty ich wydania.
15. Warunki przyłączenia sporządzono w dwóch egzemplarzach, w tym jeden dla Klienta.
16. Klauzule:
 - 16.1. W realizacji przyłączenia (w tym w opracowaniach projektowych) należy stosować rozwiązania techniczne i technologiczne przewidziane wewnętrznymi opracowaniami PSG sp. z o.o. Oddział Zakład Gazowniczy w Zabrze, których odpowiednie części tematyczne będą udostępnione projektantowi/ wykonawcy na jego zgłoszenie, wyrażone w formie pisemnej, tradycyjnej lub elektronicznej.
 - 16.2. Projekt instalacji gazowej nie podlega uzgodnieniu w PSG sp. z o.o.
 - 16.3. Niniejsze Warunki przyłączenia do sieci gazowej stanowią oświadczenie o zapewnieniu dostarczania paliwa gazowego w rozumieniu art. 7 ust 14 Ustawy Prawo energetyczne, jednak nie są zobowiązaniem do sprzedaży paliwa gazowego.
 - 16.4. Inne istotne dla realizacji przedmiotowego przyłączenia informacje:

L. p.	Numer PoD	Kod kreskowy
1.	8018590365500006362435	
	Adres: Tychy ul. Budowlanych 16 lokal nr 26	
2.	8018590365500006480351	
	Adres: Tychy ul. Budowlanych 16 lokal nr 13	
3.	8018590365500006495072	
	Adres: Tychy ul. Budowlanych 16 lokal nr 18	
4.	8018590365500006495737	
	Adres: Tychy ul. Budowlanych 16 lokal nr 9	
5.		

 - 8018590365500006499940 
Adres: Tychy ul. Budowlanych 16 lokal nr 22
6. 8018590365500006504361 
Adres: Tychy ul. Budowlanych 16 lokal nr 12
7. 8018590365500006522624 
Adres: Tychy ul. Budowlanych 16 lokal nr 21
8. 8018590365500006535938 
Adres: Tychy ul. Budowlanych 16 lokal nr 16
9. 8018590365500006555219 
Adres: Tychy ul. Budowlanych 16 lokal nr 10
10. 8018590365500006555233 
Adres: Tychy ul. Budowlanych 16 lokal nr 24
11. 8018590365500006706918 
Adres: Tychy ul. Budowlanych 16 lokal nr 11
12. 8018590365500006706956 
Adres: Tychy ul. Budowlanych 16 lokal nr 14
13. 8018590365500006718362 
Adres: Tychy ul. Budowlanych 16 lokal nr 19
14. 8018590365500006722833 
Adres: Tychy ul. Budowlanych 16 lokal nr 20
15. 8018590365500006788297 
Adres: Tychy ul. Budowlanych 16 lokal nr 15
16. 8018590365500006791242 
Adres: Tychy ul. Budowlanych 16 lokal nr 23
17. 8018590365500006930979 
Adres: Tychy ul. Budowlanych 16 lokal nr 17
18. 8018590365500006959666 
Adres: Tychy ul. Budowlanych 16 lokal nr 25
19. 8018590365500006091427 
Adres: Tychy ul. Budowlanych 18 lokal nr 33
20. 8018590365500006278903 
Adres: Tychy ul. Budowlanych 18 lokal nr 35
21. 8018590365500006281514 
Adres: Tychy ul. Budowlanych 18 lokal nr 31
22. 8018590365500006420616 
Adres: Tychy ul. Budowlanych 18 lokal nr 28

23. 8018590365500006445435 
Adres: Tychy ul. Budowlanych 18 lokal nr 36
24. 8018590365500006495775 
Adres: Tychy ul. Budowlanych 18 lokal nr 27
25. 8018590365500006535655 
Adres: Tychy ul. Budowlanych 18 lokal nr 32
26. 8018590365500006722796 
Adres: Tychy ul. Budowlanych 18 lokal nr 37
27. 8018590365500006722871 
Adres: Tychy ul. Budowlanych 18 lokal nr 43
28. 8018590365500006773729 
Adres: Tychy ul. Budowlanych 18 lokal nr 34
29. 8018590365500006852448 
Adres: Tychy ul. Budowlanych 18 lokal nr 44
30. 8018590365500006853186 
Adres: Tychy ul. Budowlanych 18 lokal nr 41
31. 8018590365500006945256 
Adres: Tychy ul. Budowlanych 18 lokal nr 38
32. 8018590365500006968781 
Adres: Tychy ul. Budowlanych 18 lokal nr 29
33. 8018590365500006969054 
Adres: Tychy ul. Budowlanych 18 lokal nr 30
34. 8018590365500006984880 
Adres: Tychy ul. Budowlanych 18 lokal nr 39
35. 8018590365500006985153 
Adres: Tychy ul. Budowlanych 18 lokal nr 40
36. 8018590365500007031255 
Adres: Tychy ul. Budowlanych 18 lokal nr 42
37. 8018590365500007053134 
Adres: Tychy ul. Budowlanych 18 lokal nr 45

POLSKA SPÓŁKA GAZOWNICTWA

Dokument został zaakceptowany przez:
WOJCIECH CICHY, Kier. Sekcji Przyłączania
ZOFIA BOJARSKA, Mł. Spec. ds. Obsługi Klienta
Wygenerowany elektronicznie.
Nie wymaga podpisu ani stempla.

Opracował/a: Zofia Bojarska

Potwierdzam odbiór niniejszych Warunków przyłączenia do sieci gazowej

.....
(miejscowość, data i czytelny podpis Klienta)

Otrzymują:

1. Klient
2. 3100